


# PROFIL PODŁUŻNY A-B

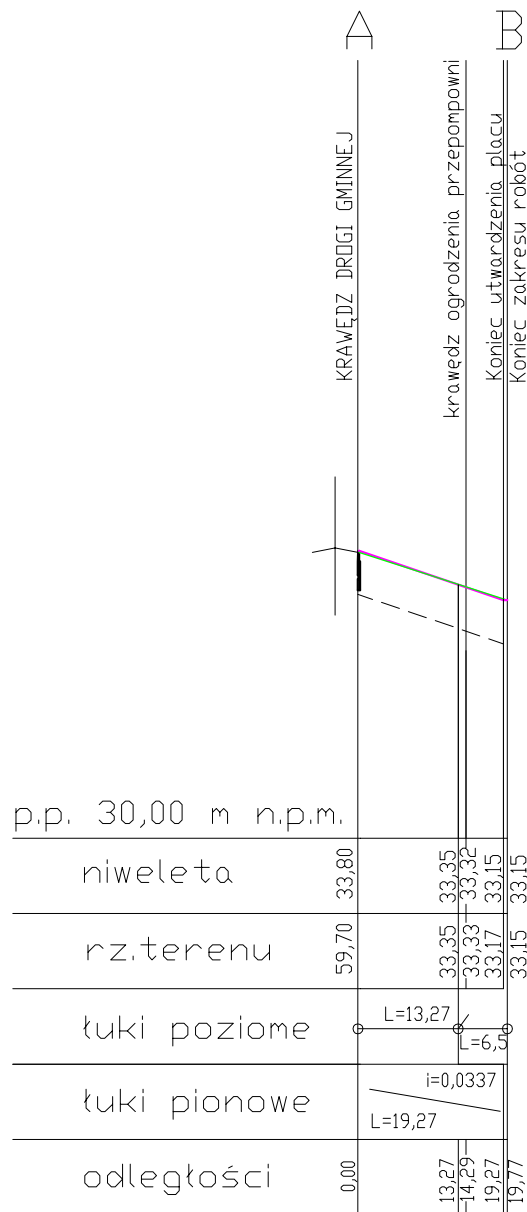

## LEGENDA

- niweleta projektowana
- niweleta istniejąca
- niweleta koryta jezdni



82-200 MALBORK Al. Wojska Polskiego 90A/b tel. (55) 272-70-81 e-mail: biuro@hydroterm.strefa.pl NIP579-113-23-72		Branża: DROGOWA		Data: Listopad 2016r.	
<b>ZADANIE:</b> KONCEPCJA ZAGOSPODAROWANIA TERENU BUDOWA SIECI KANALIZACJI SANIT. GRAW.-TŁOCZNEJ Z ODGALEZIENIAMI I PRZYŁĄCZAMI ORAZ PRZEPOMPOWNIAMI SIECIÓW		Projektant: tech. Jerzy Cieszko 1299/EL/88		Skala 1:100/1000	
		Lokalizacja: NOWA WIEŚ, GMINA SZTUM		Rys. 2	
TYTUŁ RYS. PROFIL PODŁUŻNY ZJAZDU A-B		Sprawdzający: inż. Edward Żak 1974/EL/94		Nr zlecenia 5152	