
 


# PROFIL PODŁUŻNY PS1

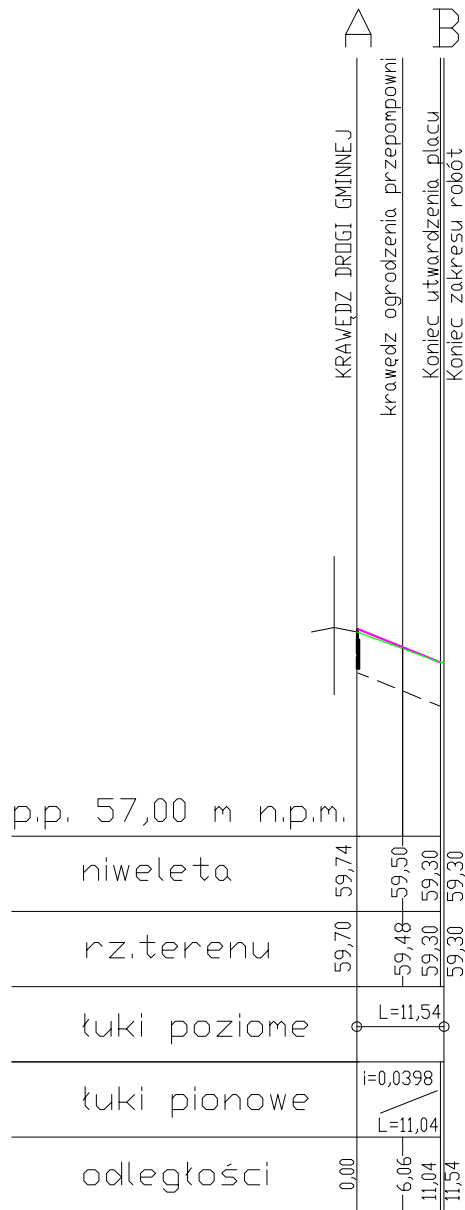

## LEGENDA

- niweleta projektowana
- niweleta istniejąca
- niweleta koryta jezdni



82-200 MALBORK AL. Wojska Polskiego 90A/b tel. (55) 272-70-81 e-mail: biuro@hydroterm.strefa.pl NIP579-113-23-72

<b>ZADANIE:</b> KONCEPCJA ZAGOSPODAROWANIA TERENU BUDOWA SIECI KANALIZACJI SANIT. GRAW.-TŁOCZNEJ Z ODGALEZIENIAMI I PRZYŁĄCZAMI ORAZ PRZEPOMPOWNIAMI ŚCIEKÓW PS1	Branża: DROGOWA	Data: Listopad 2016r.	Skala 1:100/1000
<b>LOKALIZACJA:</b> NOWA WIEŚ, GMINA SZTUM	Projektant: tech. Jerzy Cleszko 1299/EL/88 Uprawnienia budowlane w specjalności konstrukcyjno-inżynierskiej w zakresie drog.		Rys. 2
<b>TYTUŁ RYS.</b> PROFIL PODŁUŻNY ZJAZDU	Sprawdzający: inż. Edward Żak 1974/EL/94 Uprawnienia budowlane w specjalności konstrukcyjno-inżynierskiej w zakresie drog.		Nr zlecenia 5152