


PROFIL PODŁUŻNY A-B

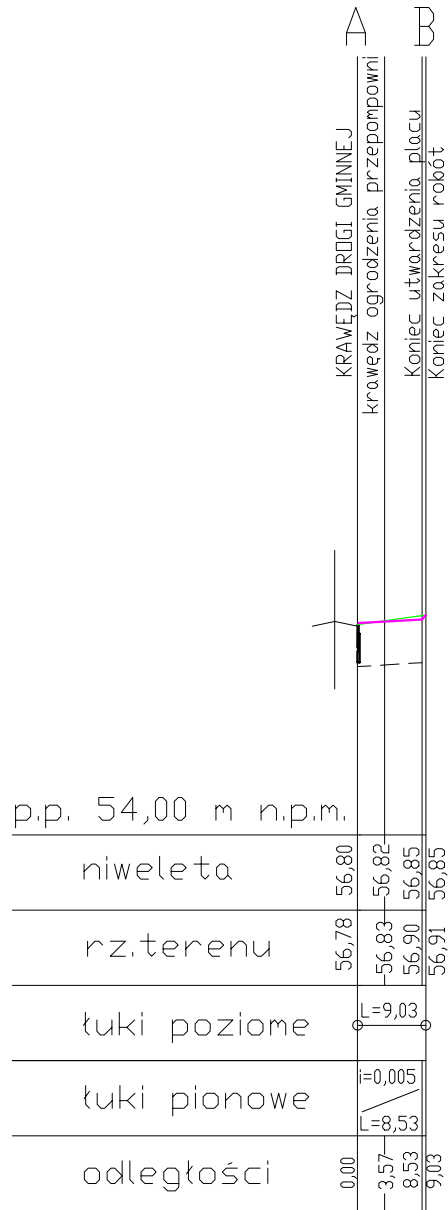

LEGENDA

- niweleta projektowana
- niweleta istniejąca
- niweleta koryta jezdni



82-200 MALBORK Al. Wojska Polskiego 90A/b tel. (55) 272-70-81 e-mail: biuro@hydroterm.strefa.pl NIP579-113-23-72		Branża: DROGOWA	Data: Listopad 2016r.
ZADANIE: KONCEPCJA ZAGOSPODAROWANIA TERENU BUDOWA SIECI KANALIZACJI SANIT. GRAW.-TŁOCZNEJ Z ODGAŁĘZIENIAMI I PRZYŁĄCZAMI ORAZ PRZEPOMPOWNIAMI SCIEKÓW	Projektant: tech. Jerzy Cieszko 1299/EL/88 Uprawnienia budowlane w specjalności konstrukcyjno-technicznej w zakresie drog.		Skala 1:100/1000
LOKALIZACJA: ZAJEZDZIE , GMINA SZTUM	Sprawdzający: Inż. Edward Żak 1974/EL/94 Uprawnienia budowlane w specjalności konstrukcyjno-technicznej w zakresie drog.		Rys. 2
TYTUŁ RYS. PROFIL PODŁUŻNY ZJAZDU			Nr zlecenia 5152