


Mapa nr 3


PROFIL PODŁUŻNY SIECI KANALIZACJI SANITARNEJ NOWA WIEŚ - GMINA SZTUM Skala 1:100/100 odcinek: S200 - S201

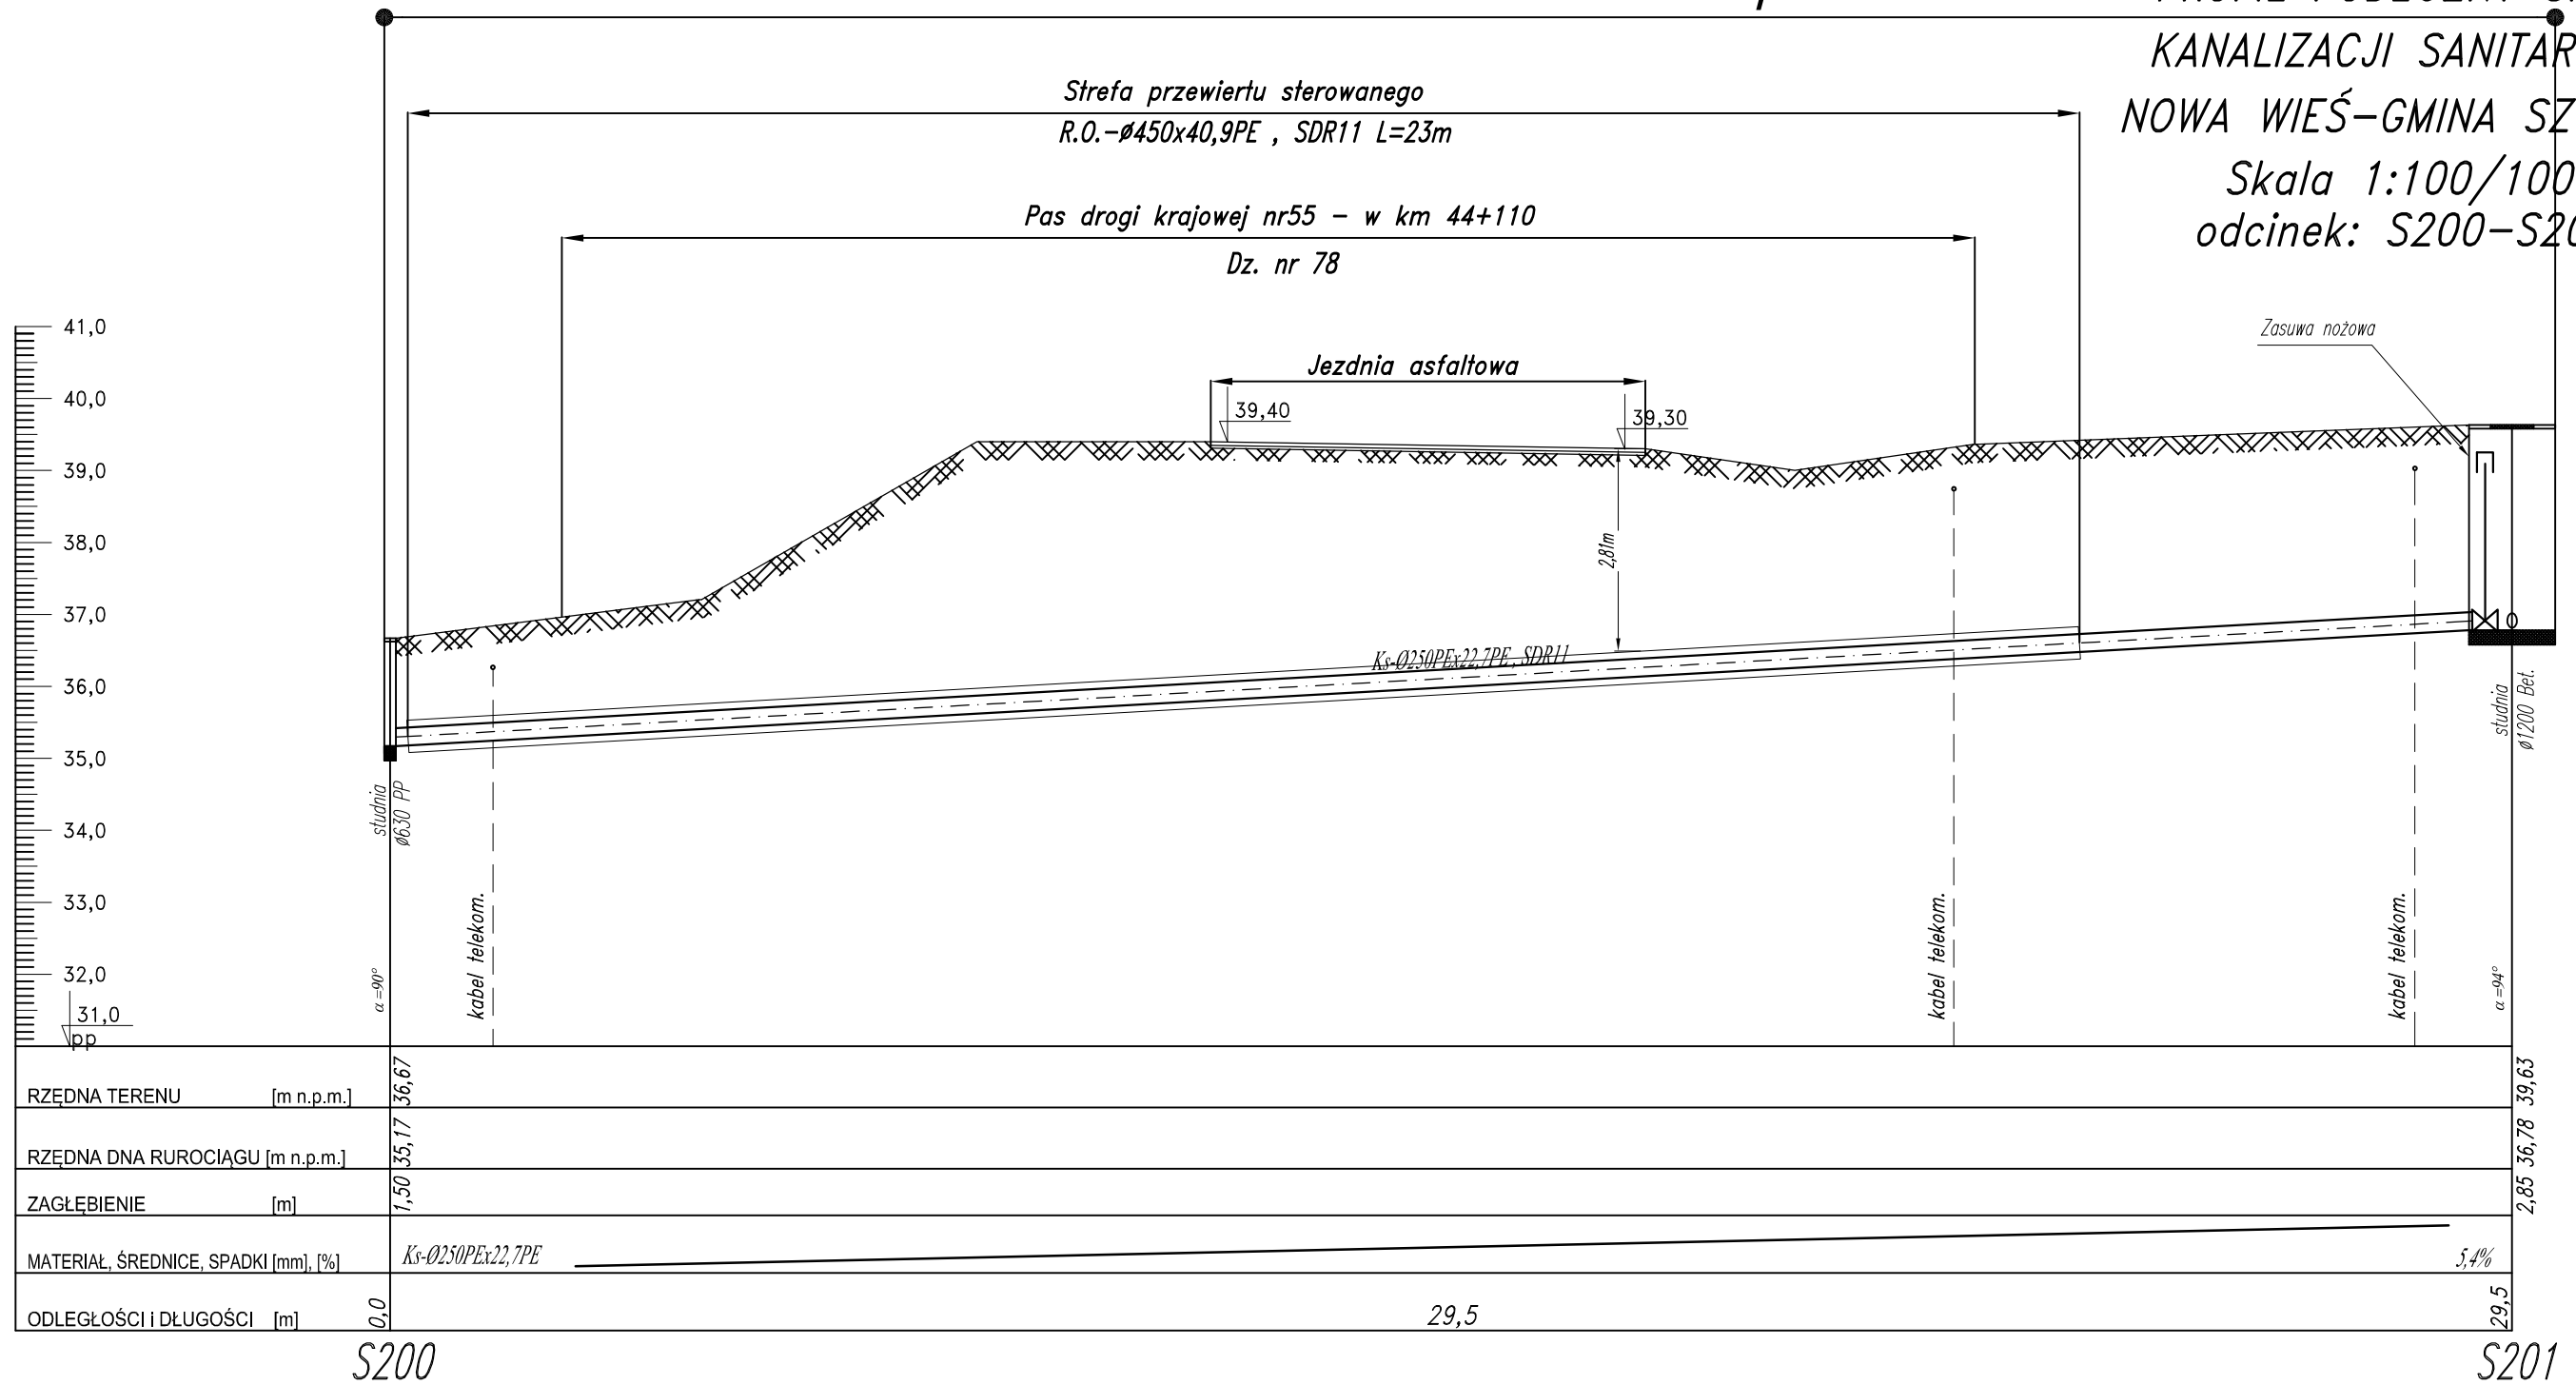

OZNACZENIA:

B - Blok oporowy

1. Łącznik żeliwny ciśnieniowy kołnierzowy typ FW DN200
2. Zasuwa żel. ciśn. kołnie. nożowa DN200
3. Łącznik rurowy PVC dwukielichowy R-R Ø200

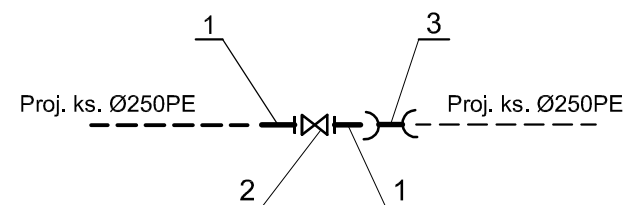

82-200 MALBORK Al. Wojska Polskiego 90A/b tel. (0-55) 272-70-81 e-mail: biuro@hydroterm.strefa.pl NIP579-113-23-72

ZADANIE: PROJEKT ZAGOSPODAROWANIA TERENU BUDOWA SIECI KANALIZACJI SANITARNEJ W OBRĘBIE MIEJSCOWOŚCI SZTUMSKA WIEŚ NOWA WIEŚ I ZAJEZIERZE ETAP II	Branża: SANITARNA Projektant: mgr inż. Adam Papaj 1529/EL/90 Uprawnienia budowlane w specjalności instalacyjno-inżynierskiej	Data: GRUDZIEŃ 2016r.	Skala 1:100/100
LOKALIZACJA: NOWA WIEŚ - GMINA SZTUM	POM/IS/3649/01 Asystent: tech. K. Zelman		Rys. 15
TYTUŁ RYS. PROFIL SIECI KANALIZACJI SANITARNEJ ODCINEK : S200 - S201	Sprawdzający: mgr inż. Jacek Popławski POM/0139/POOOS/04 Uprawnienia budowlane bez ograniczeń w specjalności instalacyjnej		Nr zlecenia 5152