


PROJEKT ZAGOSPODAROWANIA TERENU  
BUDOWA SIECI KANALIZACJI SANITARNEJ GRAWIACYJNO-TŁOCZNEJ  
Z ODGAŁĘZIENIAMI I PRZYŁĄCZAMI ORAZ PRZEPOMPOWNIAMI ŚCIEKÓW  
NOWA WIEŚ, GMINA SZTUM  
SKALA 1:500

# ETAP II

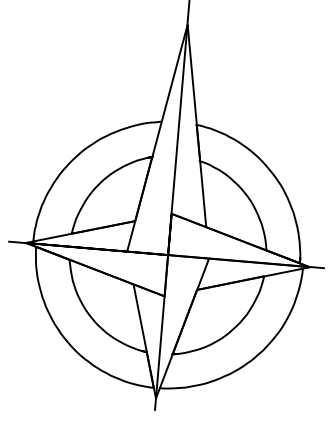

### LEGENDA:


**URZĄDZENIA ISTNIEJĄCE**  
- Sieć wodociągowa  
- Sieć elektroenergetyczna  
- Sieć telekomunikacyjna  
- Kanalizacja sanitarna

**URZĄDZENIA PROJEKTOWANE**  
- Kanalizacja sanitarna - grawitacyjna  
- Kanalizacja sanitarna - tłoczna  
- Kabel elektroenergetyczny

**URZĄDZENIA PROJEKTOWANE RÓWNOLEGLE - ETAP I**  
- Kanalizacja sanitarna - grawitacyjna

MAPA DO CELÓW PROJEKTOWYCH	
ARKUSZ 4	
SKALA 1:500	
Wykonawca:	
Woj. Pomorskie Gm. Sztum Nowa Wieś Obszar - obszar wsi KSi. 106.0.4.79/2016 Lp. 654.0.4.79/2016 Sekcja mapy 6:10.29.15.4	
L. 1. Główna pozycja - Arkusz 2016 strona 6 2. Główna pozycja - Arkusz 2016 strona 6 3. Główna pozycja - Arkusz 2016 strona 6 4. Główna pozycja - Arkusz 2016 strona 6 5. Główna pozycja - Arkusz 2016 strona 6 6. Główna pozycja - Arkusz 2016 strona 6 7. Główna pozycja - Arkusz 2016 strona 6 8. Główna pozycja - Arkusz 2016 strona 6 9. Główna pozycja - Arkusz 2016 strona 6 10. Główna pozycja - Arkusz 2016 strona 6	
Sztum, dnia 23.11.2016 r.	

Podział arkuszy

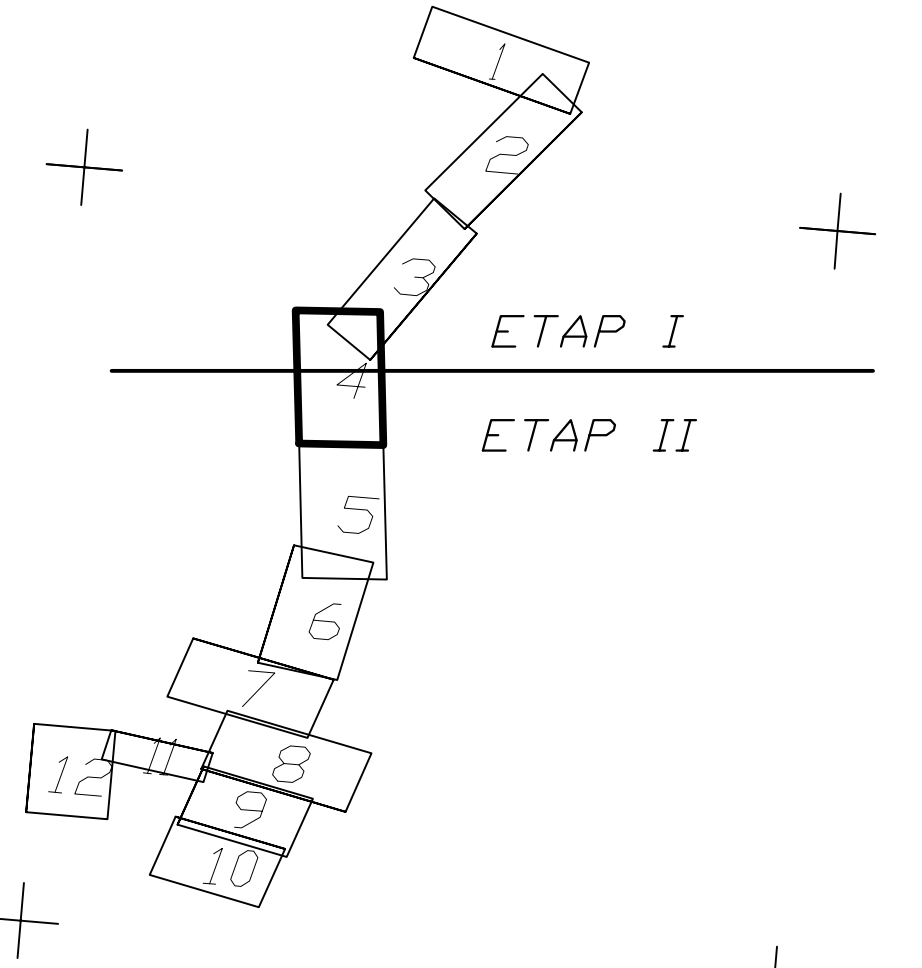

Mapa elektroniczna zgodna z mapą do celów projektowych  
wpisaną do zasobów ośrodka geodezyjnego dnia  
pod numerem

<b>HYDROTERM</b> BIURO PROJEKTOWO-INWESTYCYJNE	
63-200 MALBORK Al. Wolności 90A/B tel. (52) 720-811 e-mail: biuro@hydroterm.pl, ul. NPi 97/113-23-72	
ZADANIE: PROJEKT ZAGOSPODAROWANIA TERENU BUDOWA SIECI KANALIZACJI SANITARNEJ GRAWIACYJNO-TŁOCZNEJ Z ODGAŁĘZIENIAMI I PRZYŁĄCZAMI ORAZ PRZEPOMPOWNIAMI ŚCIEKÓW ETAP II	
LOKALIZACJA: NOWA WIEŚ, GMINA SZTUM	
Wzrost: 1500	
Rys. 1	
Tytuł rys. PLAN ZAGOSPODAROWANIA TERENU	
Skala: 1:500	
Data: Luty 2017r.	
Projektant: mgr inż. Adam Pająk	
Wykonawca: mgr inż. Adam Pająk	
Sprawdził: mgr inż. Adam Pająk	
Data: 23.11.2016 r.	