


Mapa nr 9

PROFIL PODŁUŻNY SIECI
KANALIZACJI SANITARNEJ
NOWA WIEŚ-GMINA SZTUM
Skala 1:100/200
odcinek: S88-S92

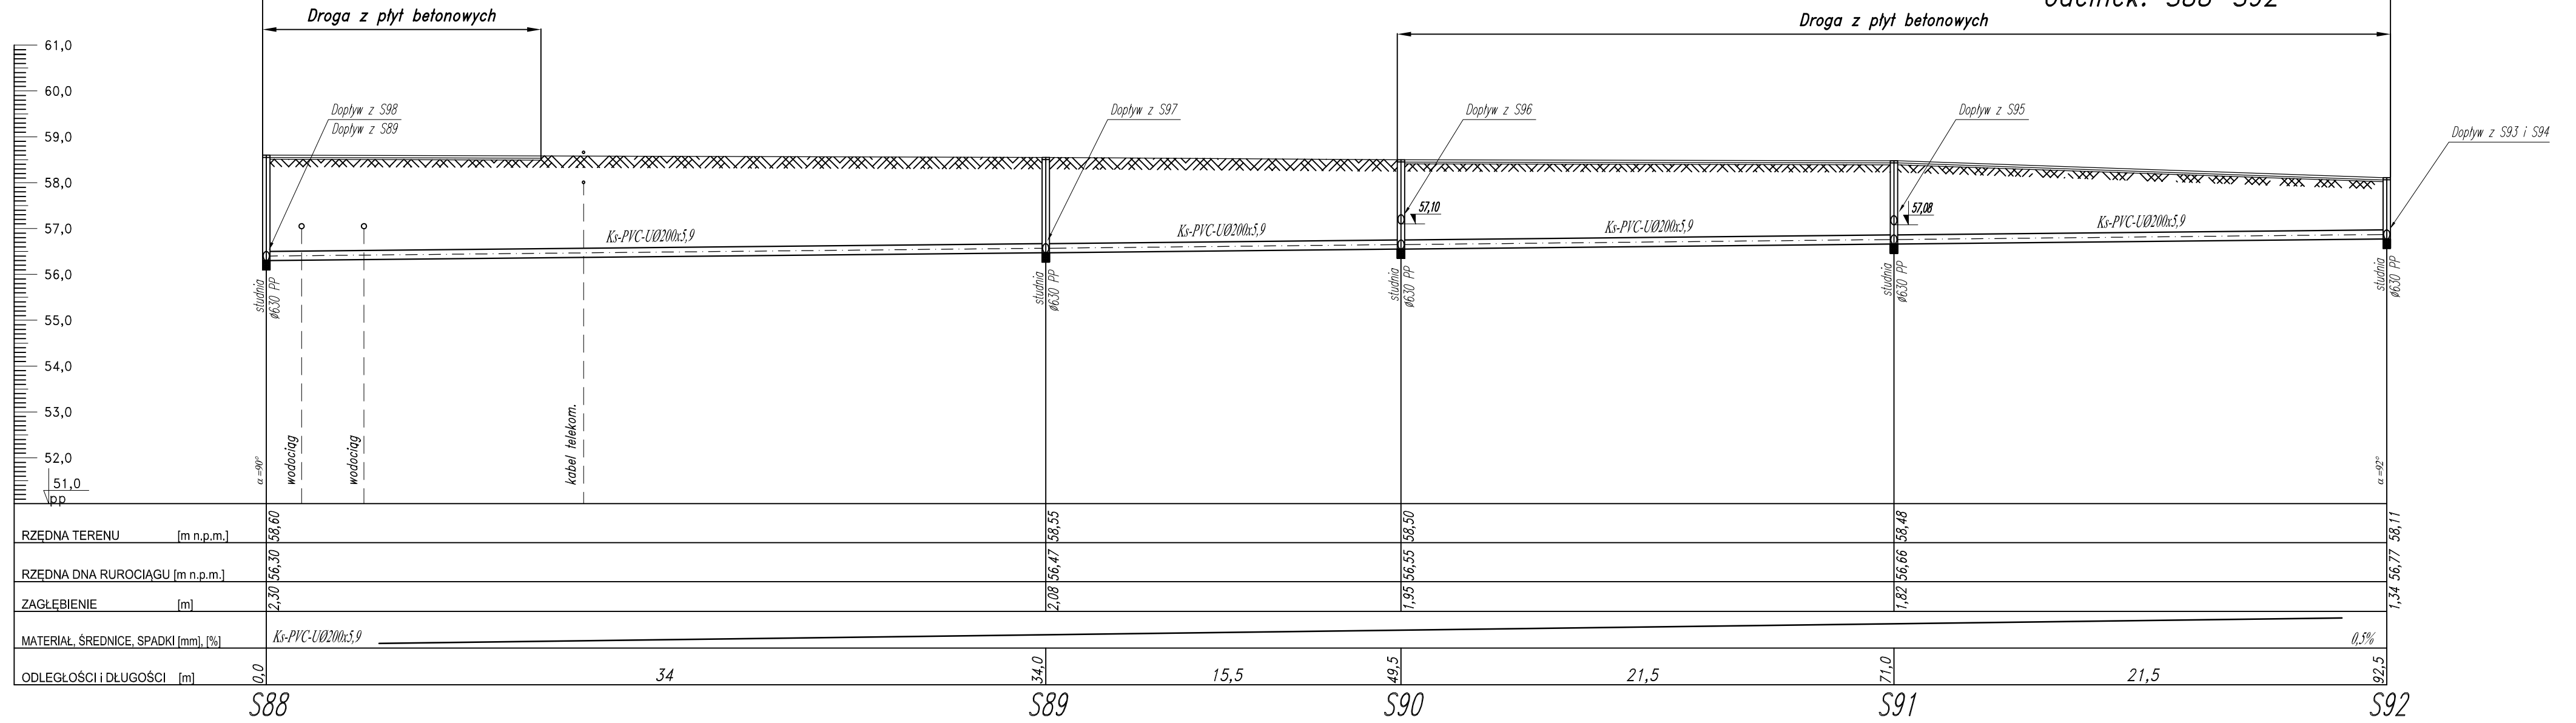

RZĘDNA TERENU [m n.p.m.]	58,60	58,55	58,50	58,48	58,11
RZĘDNA DNA RUROCIĄGU [m n.p.m.]	56,30	56,47	56,55	56,66	56,77
ZAGŁĘBIENIE [m]	2,30	2,08	1,95	1,82	1,34
MATERIAŁ, ŚREDNICE, SPADKI [mm], [%]	Ks-PVC-U Ø200x5,9				0,5%
ODLEGŁOŚCI I DŁUGOŚCI [m]	0,0	34,0	49,5	71,0	92,5



82-200 MALBORK Al. Wojska Polskiego 90A/b tel. (0-55) 272-70-81 e-mail: biuro@hydroterm.strefa.pl NIP579-113-23-72			
ZADANIE: PROJEKT ZAGOSPODAROWANIA TERENU BUDOWA SIECI KANALIZACJI SANITARNEJ W OBRĘBIE MIEJSCOWOŚCI SZTUMSKA WIEŚ NOWA WIEŚ I ZAJEZIERZE ETAP II		Branża: SANITARNA Projektant: mgr inż. Adam Papaj 1529/EL/90 Uprawnienia budowlane w specjalności instalacyjno-inżynierskiej POM/IS/3649/01	Data: GRUDZIEŃ 2016r.
LOKALIZACJA: NOWA WIEŚ - GMINA SZTUM		Asystent: tech. K. Zelman	Skala 1:100/200 Rys. 11
TYTUŁ RYS. PROFIL SIECI KANALIZACJI SANITARNEJ ODCINEK : S88 - S92		Sprawdzający: mgr inż. Jacek Popławski POM/0139/POODS/04 Uprawnienia budowlane bez ograniczeń w specjalności instalacyjnej POM/IS/0213/05	Nr zlecenia 5152