


Mapa nr 3

PROFIL PODŁUŻNY SIECI KANALIZACJI SANITARNEJ NOWA WIEŚ – GMINA SZTUM

Skala 1:100/500
odcinek: S201 – S204

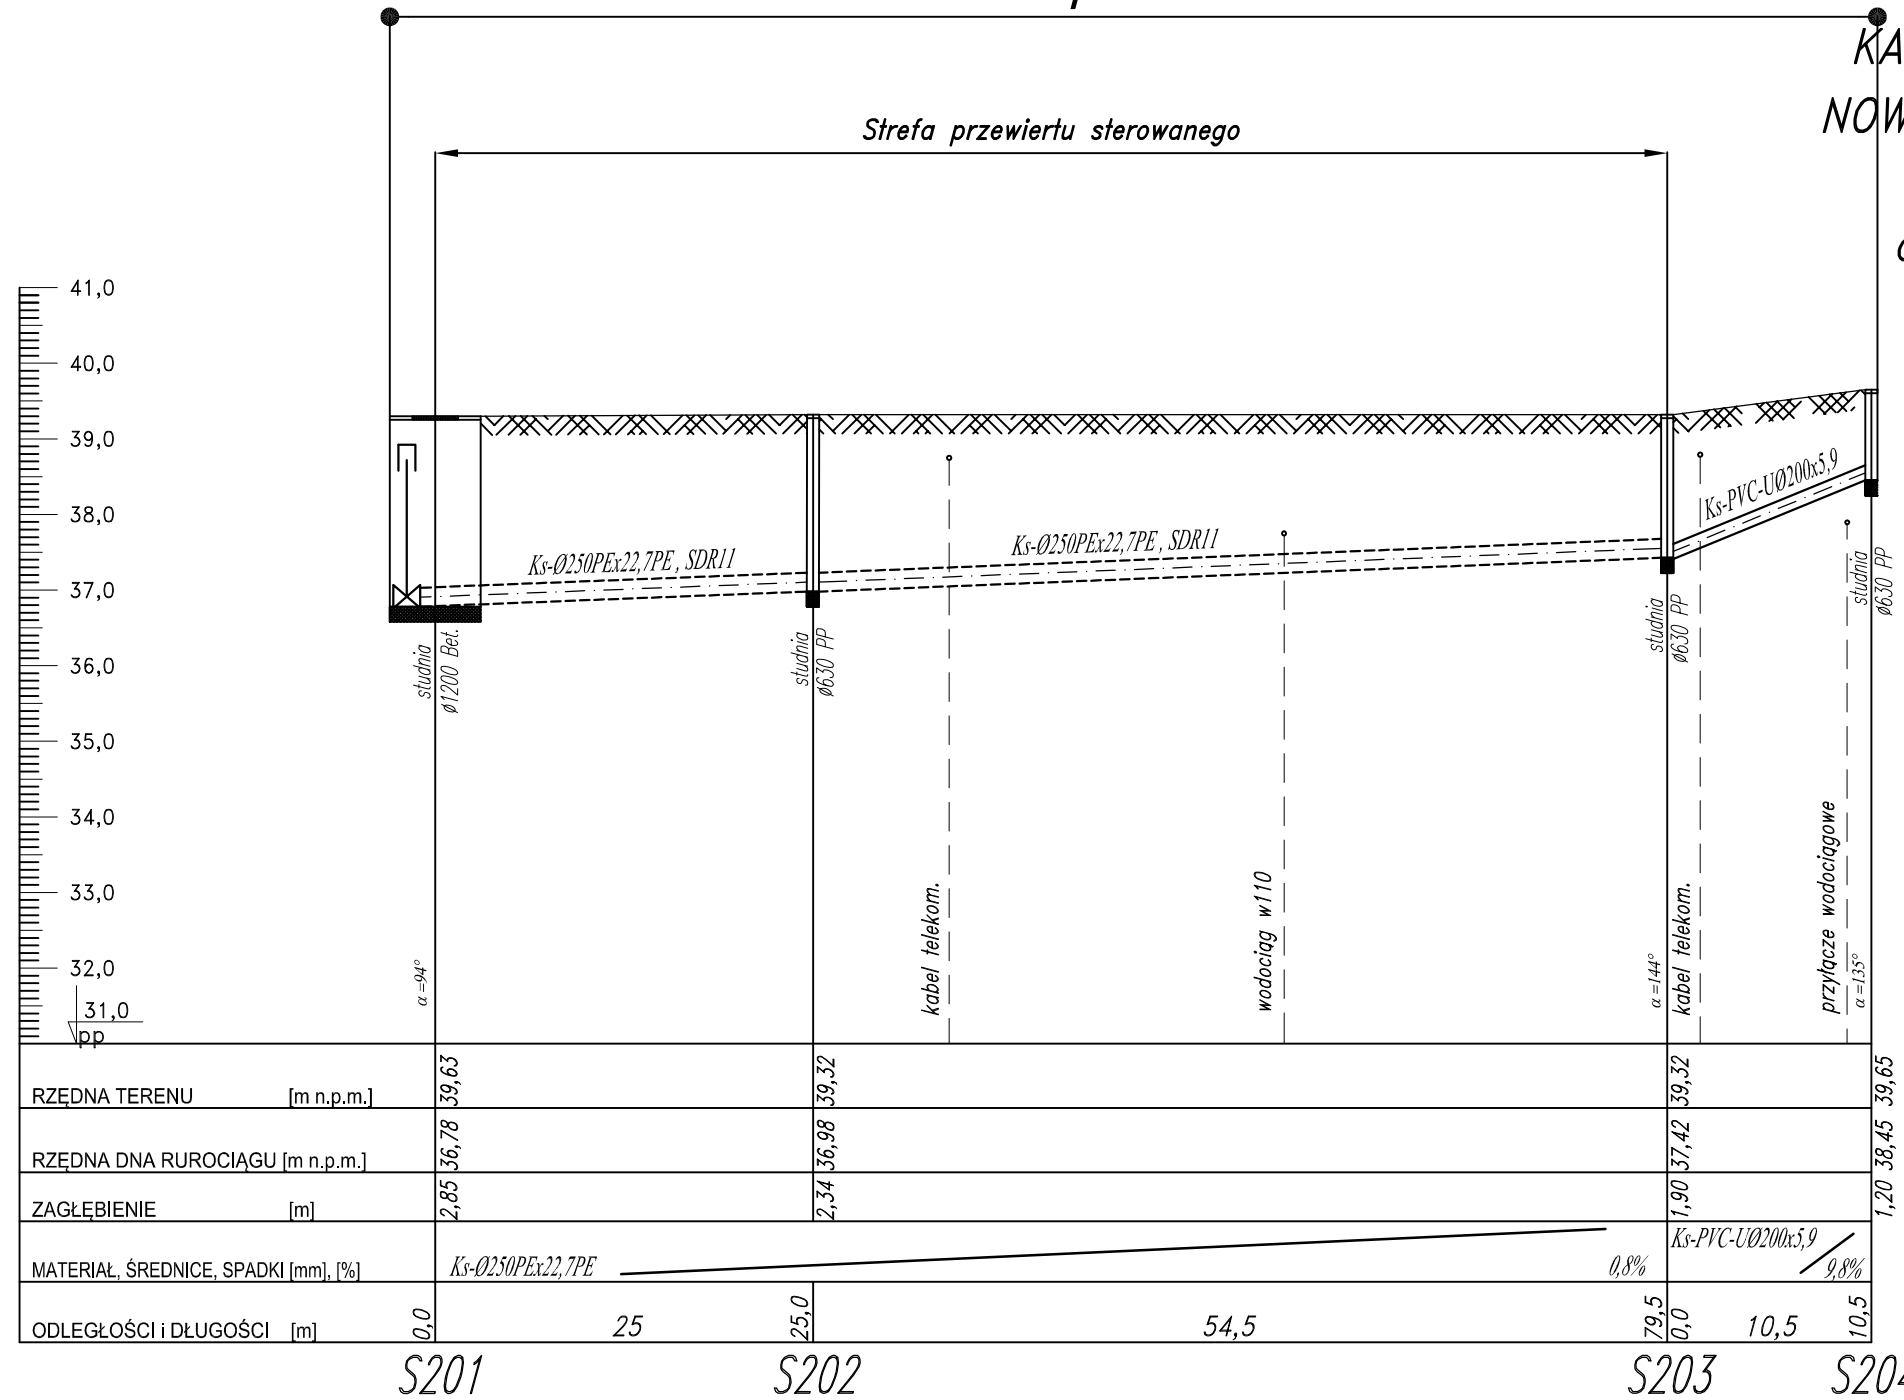

82-200 MALBORK Al. Wojska Polskiego 90A/b tel. (0-55) 272-70-81 e-mail: biuro@hydroterm.strefa.pl NIP579-113-23-72

ZADANIE: PROJEKT ZAGOSPODAROWANIA TERENU BUDOWA SIECI KANALIZACJI SANITARNEJ W OBRĘBIE MIEJSCOWOŚCI SZTUMSKA WIEŚ NOWA WIEŚ I ZAJEZIERZE ETAP II LOKALIZACJA: NOWA WIEŚ - GMINA SZTUM TYTUŁ RYS. PROFIL SIECI KANALIZACJI SANITARNEJ ODCINEK : S201 - S204	Branża: SANITARNA Projektant: mgr inż. Adam Papaj 1529/EL/90 Uprawnienia budowlane w specjalności Instalacyjno-inżynierskiej POM/IS/3649/01	Data: GRUDZIEŃ 2016r. Skala 1:100/500 Rys. 16 Nr zlecenia 5152
	Asystent: tech. K. Zelman Sprawdzający: mgr inż. Jacek Popławski POM/0139/POOOS/04 Uprawnienia budowlane bez ograniczeń w specjalności Instalacyjnej POM/IS/0213/05	