


# Mapa nr 4

PROFIL PODŁUŻNY SIECI  
KANALIZACJI SANITARNEJ  
NOWA WIEŚ – GMINA SZTUM  
Skala 1:100/500  
odcinek: S1 – S4

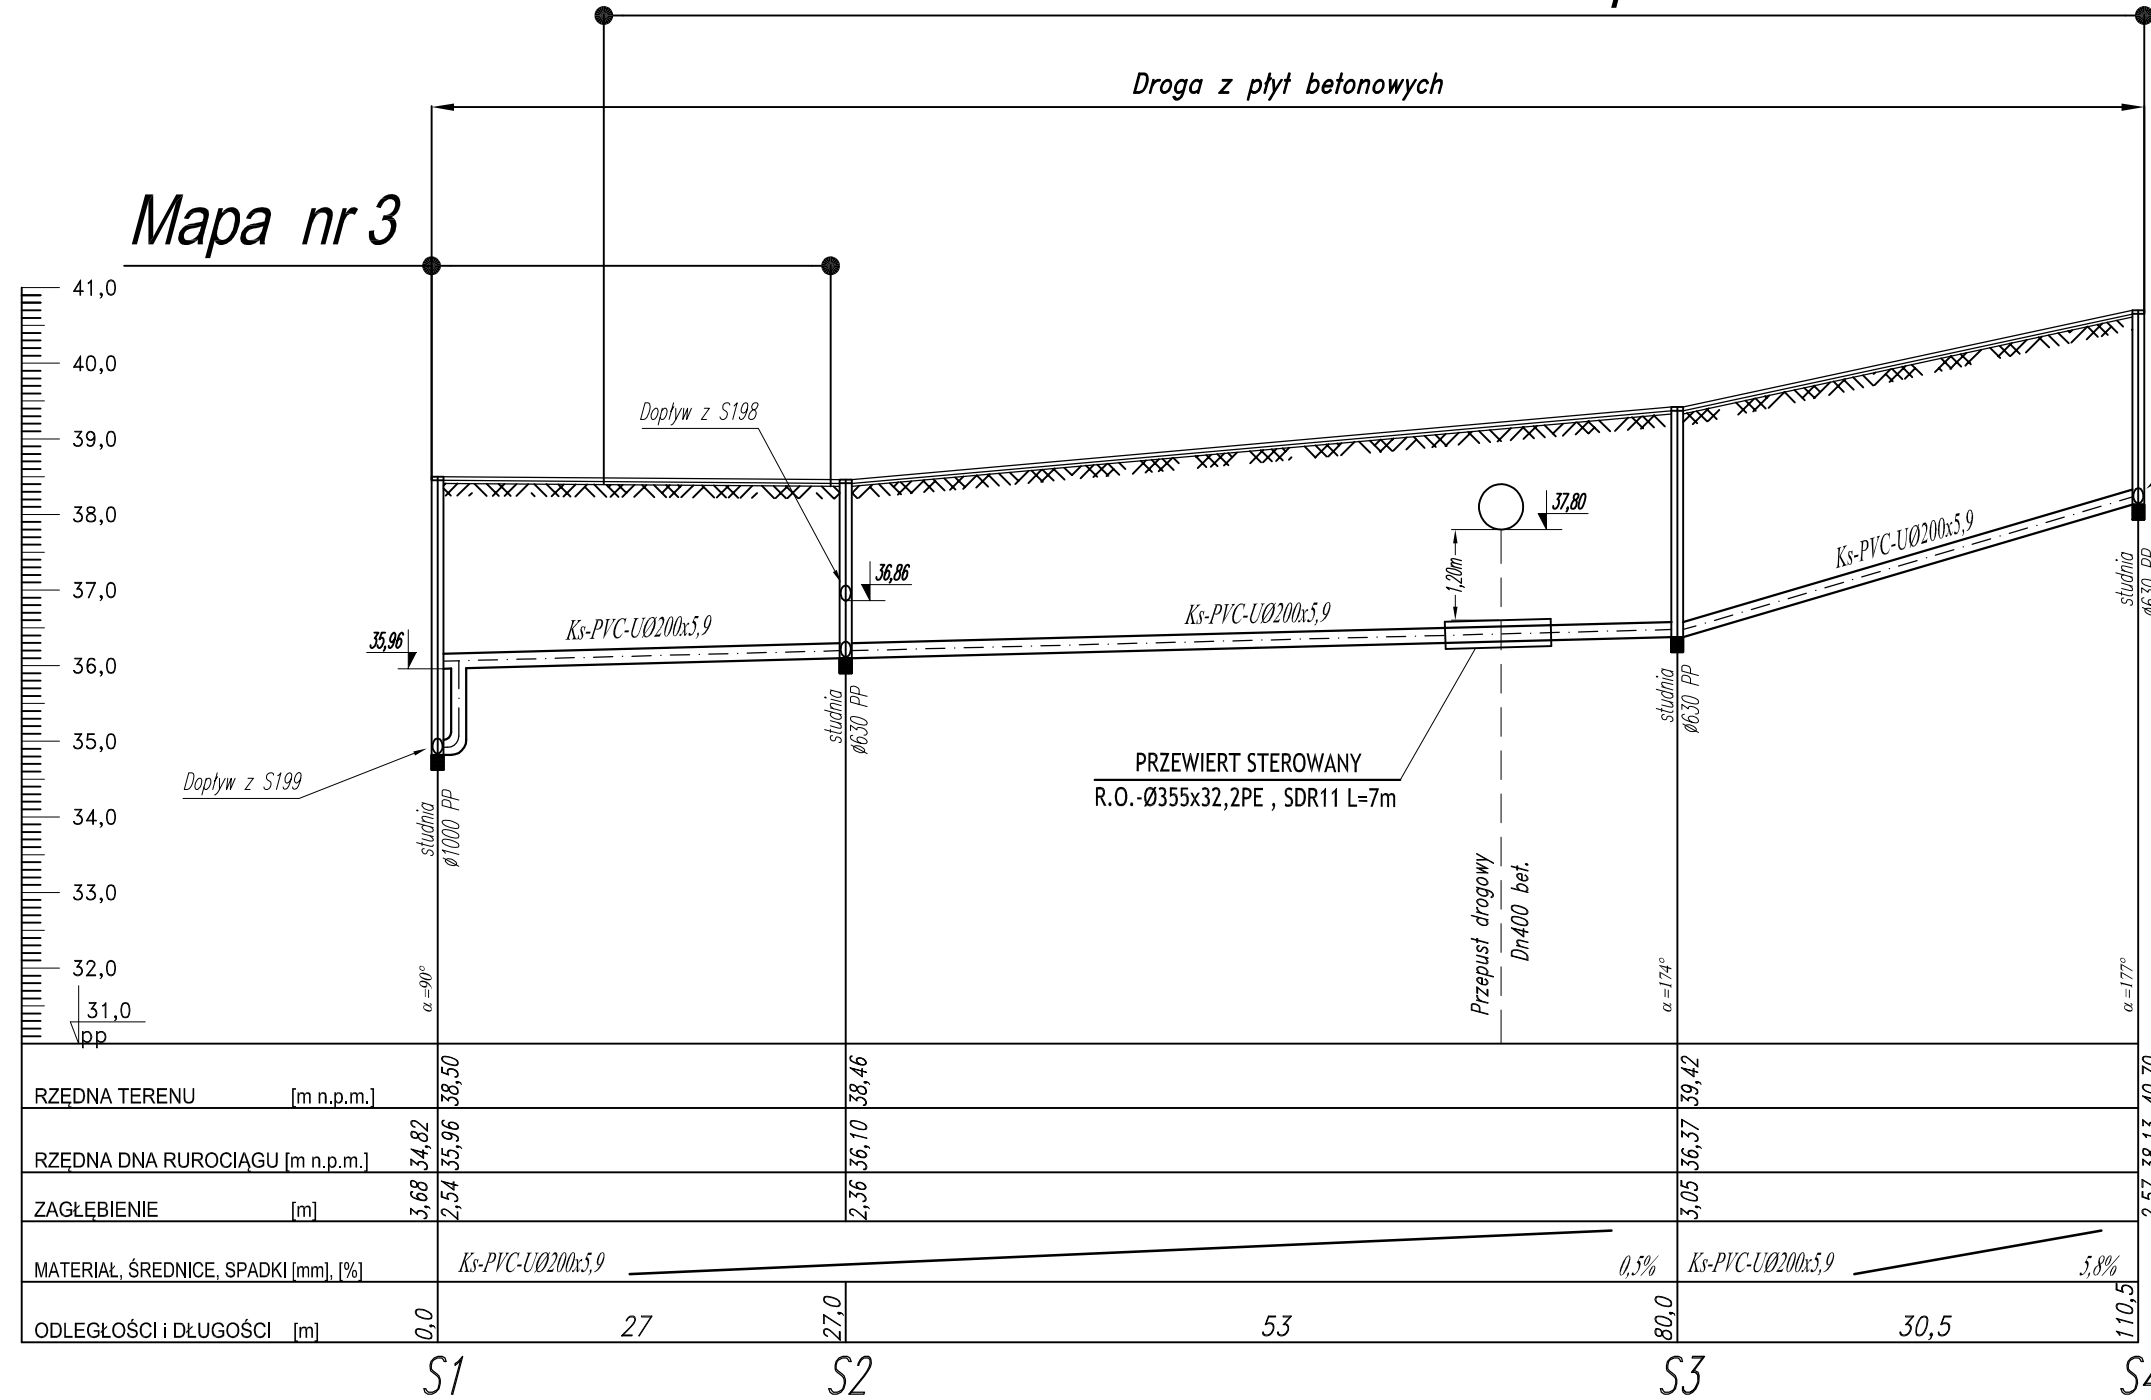

RZĘDNA TERENU [m n.p.m.]		38,50	38,46	39,42	40,70
RZĘDNA DNA RUROCIĄGU [m n.p.m.]		34,82	36,10	36,37	38,13
ZAGŁĘBIENIE [m]		3,68	2,36	3,05	2,57
MATERIAŁ, ŚREDNICE, SPADKI [mm], [%]		Ks-PVC-U Ø200x5,9		0,5%	Ks-PVC-U Ø200x5,9 5,8%
ODLEGŁOŚCI I DŁUGOŚCI [m]	0,0	27	53	80,0	110,5



82-200 MALBORK Al. Wojska Polskiego 90A/b tel. (0-55) 272-70-81 e-mail: biuro@hydroterm.strefa.pl NIP579-113-23-72

<b>ZADANIE:</b> PROJEKT ZAGOSPODAROWANIA TERENU BUDOWA SIECI KANALIZACJI SANITARNEJ W OBRĘBIE MIEJSCOWOŚCI SZTUMSKA WIEŚ NOWA WIEŚ I ZAJEZIERZE ETAP II	Branża: SANITARNA Projektant: mgr inż. Adam Papaj 1529/EL/90 Uprawnienia budowlane w specjalności Instalacyjno-inżynierskiej	Data: GRUDZIEŃ 2016r.	Skala 1:100/500
<b>LOKALIZACJA:</b> NOWA WIEŚ - GMINA SZTUM	POM/IS/3649/01 Asystent: tech. K. Zelman		Rys. 17
<b>TYTUŁ RYS.</b> PROFIL SIECI KANALIZACJI SANITARNEJ ODCINEK : S1 - S4	Sprawdzający: mgr inż. Jacek Popławski POM/0139/POOOS/04 Uprawnienia budowlane bez ograniczeń w specjalności instalacyjnej		Nr zlecenia 5152