


PROFIL PODŁUŻNY SIECI
KANALIZACJI SANITARNEJ
NOWA WIEŚ-GMINA SZTUM
Skala 1:100/500
odcinek: S4-S10

Mapa nr 4

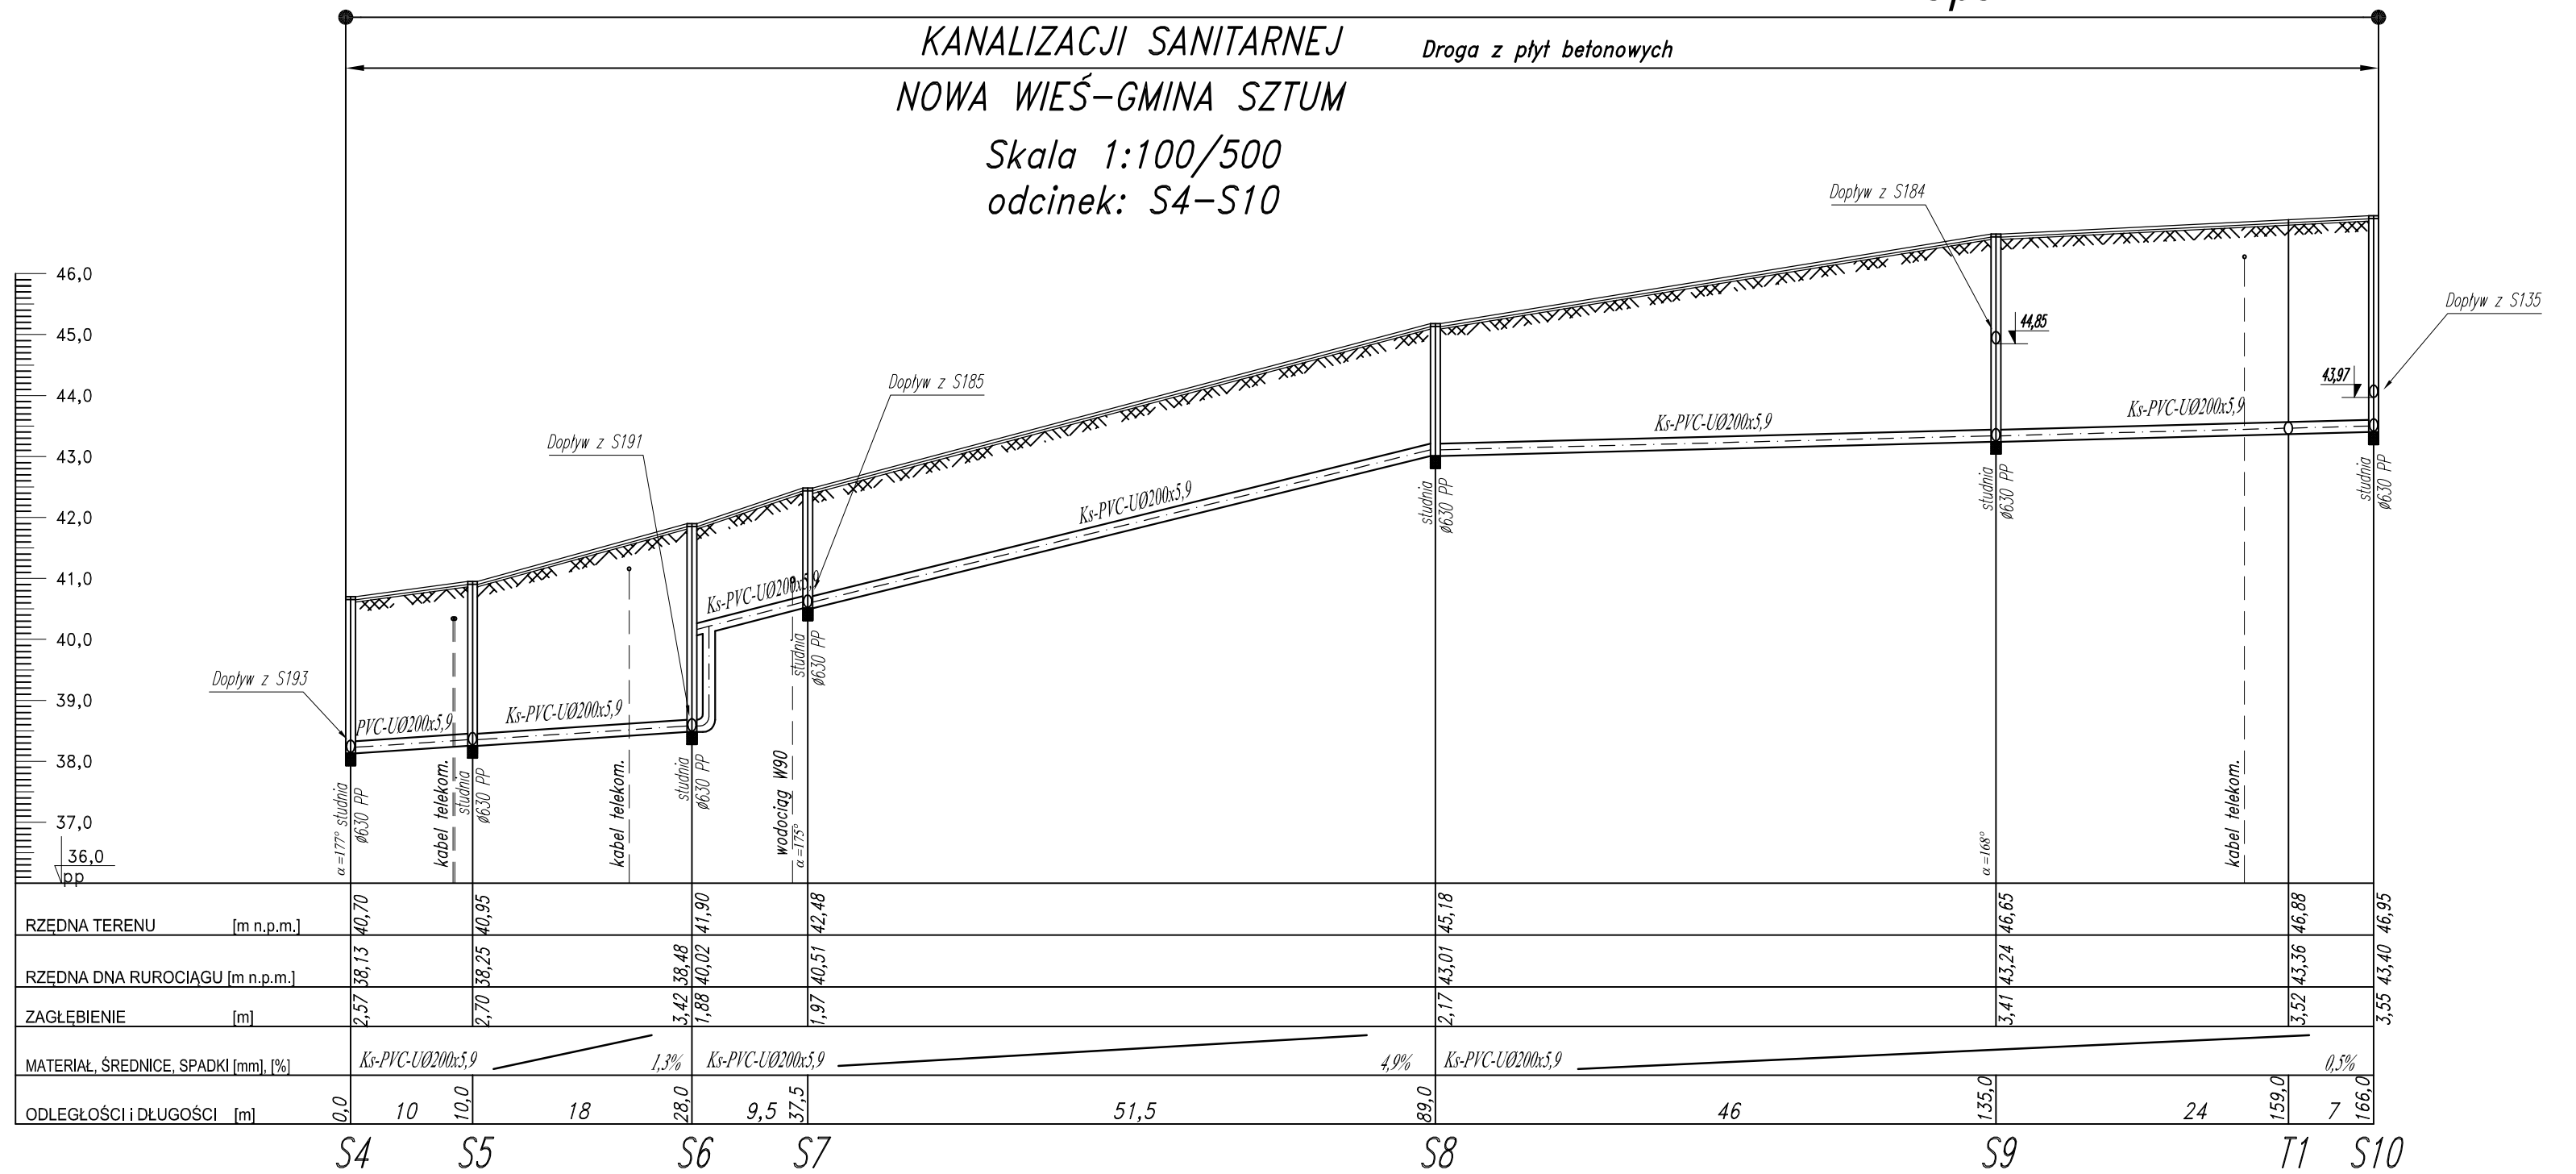



HYDRO-TERM

BIURO PROJEKTOWO-INWESTYCYJNE

82-200 MALBORK Al. Wojska Polskiego 90A/b tel. (0-55) 272-70-81 e-mail: biuro@hydroterm.strefa.pl NIP579-113-23-72

| | | |
|--|--|-----------------------|
| ZADANIE: PROJEKT ZAGOSPODAROWANIA TERENU BUDOWA SIECI KANALIZACJI SANITARNEJ W OBRĘBIE MIEJSCOWOŚCI SZTUMSKA WIEŚ NOWA WIEŚ I ZAJEZIERZE ETAP II | Branża: SANITARNA | Data: GRUDZIEŃ 2016r. |
| LOKALIZACJA: NOWA WIEŚ - GMINA SZTUM | Projektant: mgr inż. Adam Papaj 1529/EL/90 Uprawnienia budowlane w specjalności instalacyjno-inżynierskiej POM/IS/3649/01 | Skala 1:100/500 |
| TYTUŁ RYS. PROFIL SIECI KANALIZACJI SANITARNEJ ODCINEK : S4 - S10 | Asystent: tech. K. Zelman | Rys. 18 |
| | Sprawdzający: mgr inż. Jacek Popławski POM/0139/POOOS/04 Uprawnienia budowlane bez ograniczeń w specjalności instalacyjnej POM/IS/0213/05 | Nr zlecenia 5152 |