


Mapa nr 4

Mapa nr 5

PROFIL PODŁUŻNY SIECI  
KANALIZACJI SANITARNEJ  
NOWA WIEŚ-GMINA SZTUM

Skala 1:100/500  
odcinek: S10-S18

Droga z płyt betonowych

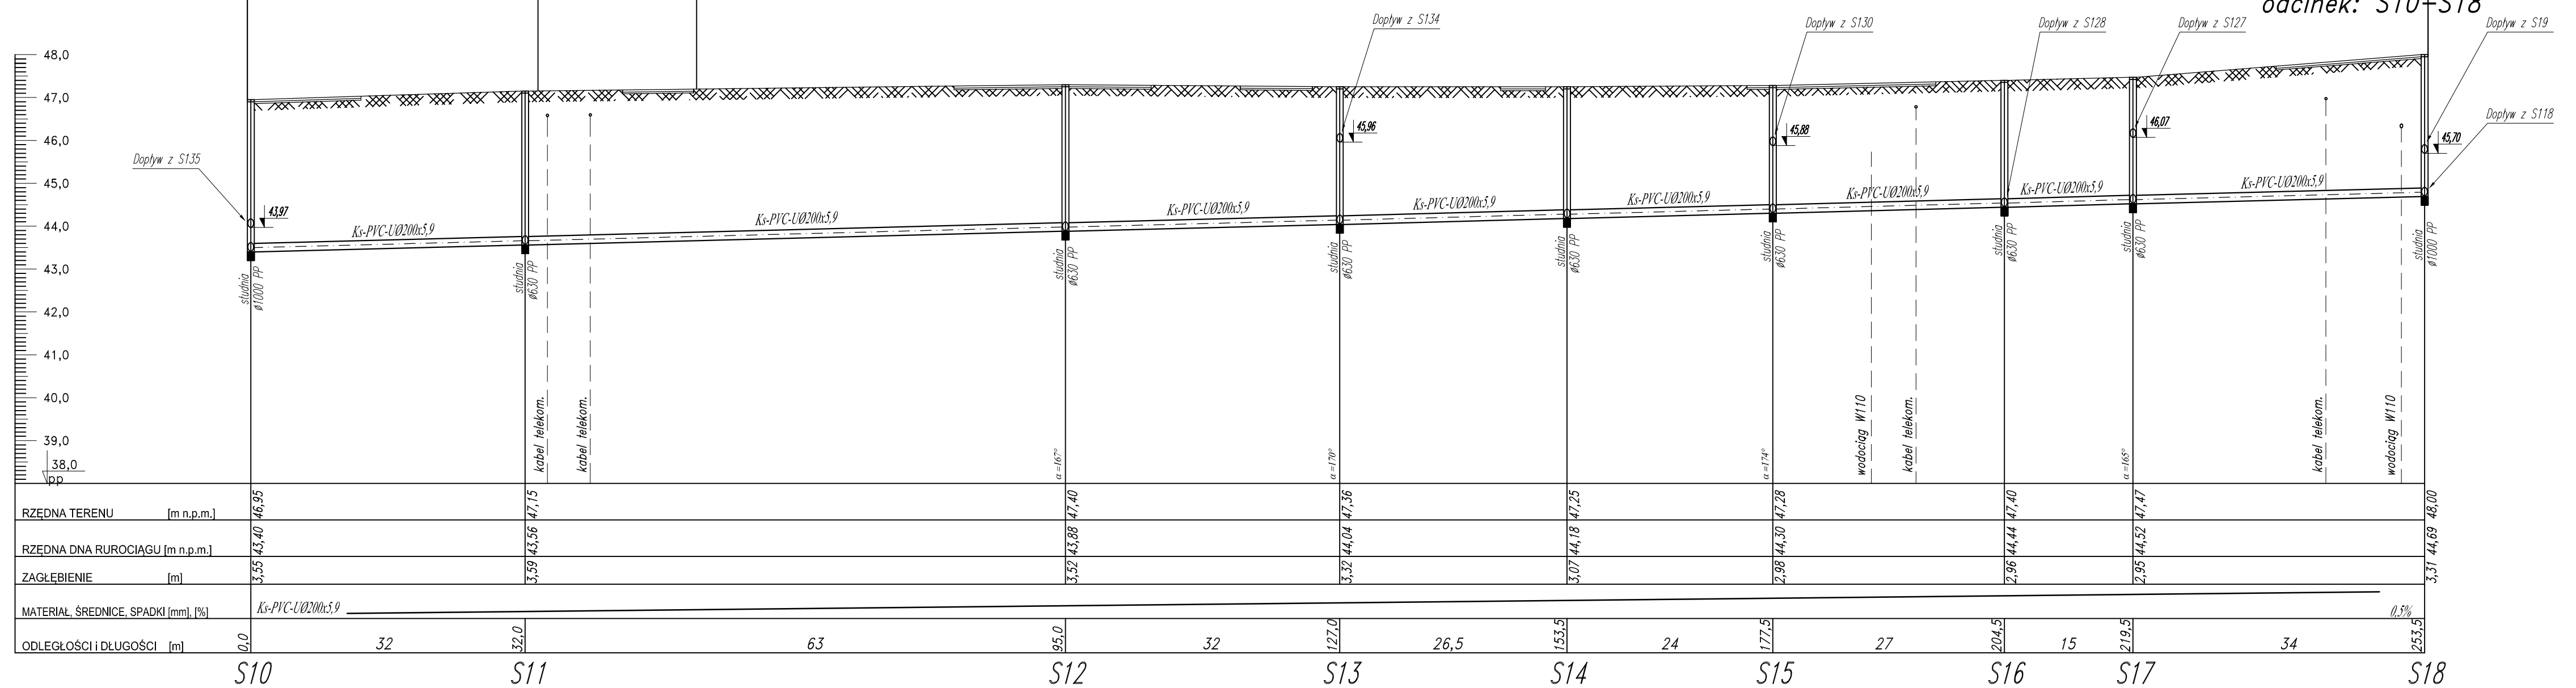

82-200 MALBORK Al. Wojska Polskiego 90A/b tel. (0-55) 272-70-81 e-mail: biuro@hydroterm.strefa.pl NIP579-113-23-72		Data: GRUDZIEŃ 2016r.	
<b>ZADANIE:</b> PROJEKT ZAGOSPODAROWANIA TERENU BUDOWA SIECI KANALIZACJI SANITARNEJ W OBRĘBIE MIEJSCOWOŚCI SZTUMSKA WIEŚ ETAP II		Branta: SANITARNA	
<b>LOKALIZACJA:</b> NOWA WIEŚ - GMINA SZTUM		Projektant: mgr inż. Adam Papaj 1529/EL/90 Uprawnienia budowlane w specjalności instalacyjno-inżynierskiej	
TYTUŁ RYS. PROFIL SIECI KANALIZACJI SANITARNEJ ODCINEK : S10 - S18		Asystent: tech. K. Zelman	
		Sprawdzający: mgr inż. Jacek Popławski POM/0139/POOS/04 Uprawnienia budowlane bez ograniczeń w specjalności instalacyjnej	
		Skala 1:100/500	
		Rys. 19	
		Nr zlecenia 5152	