


Mapa nr 5

PROFIL PODŁUŻNY SIECI
KANALIZACJI SANITARNEJ
NOWA WIEŚ-GMINA SZTUM
Skala 1:100/500
odcinek: S18-S26

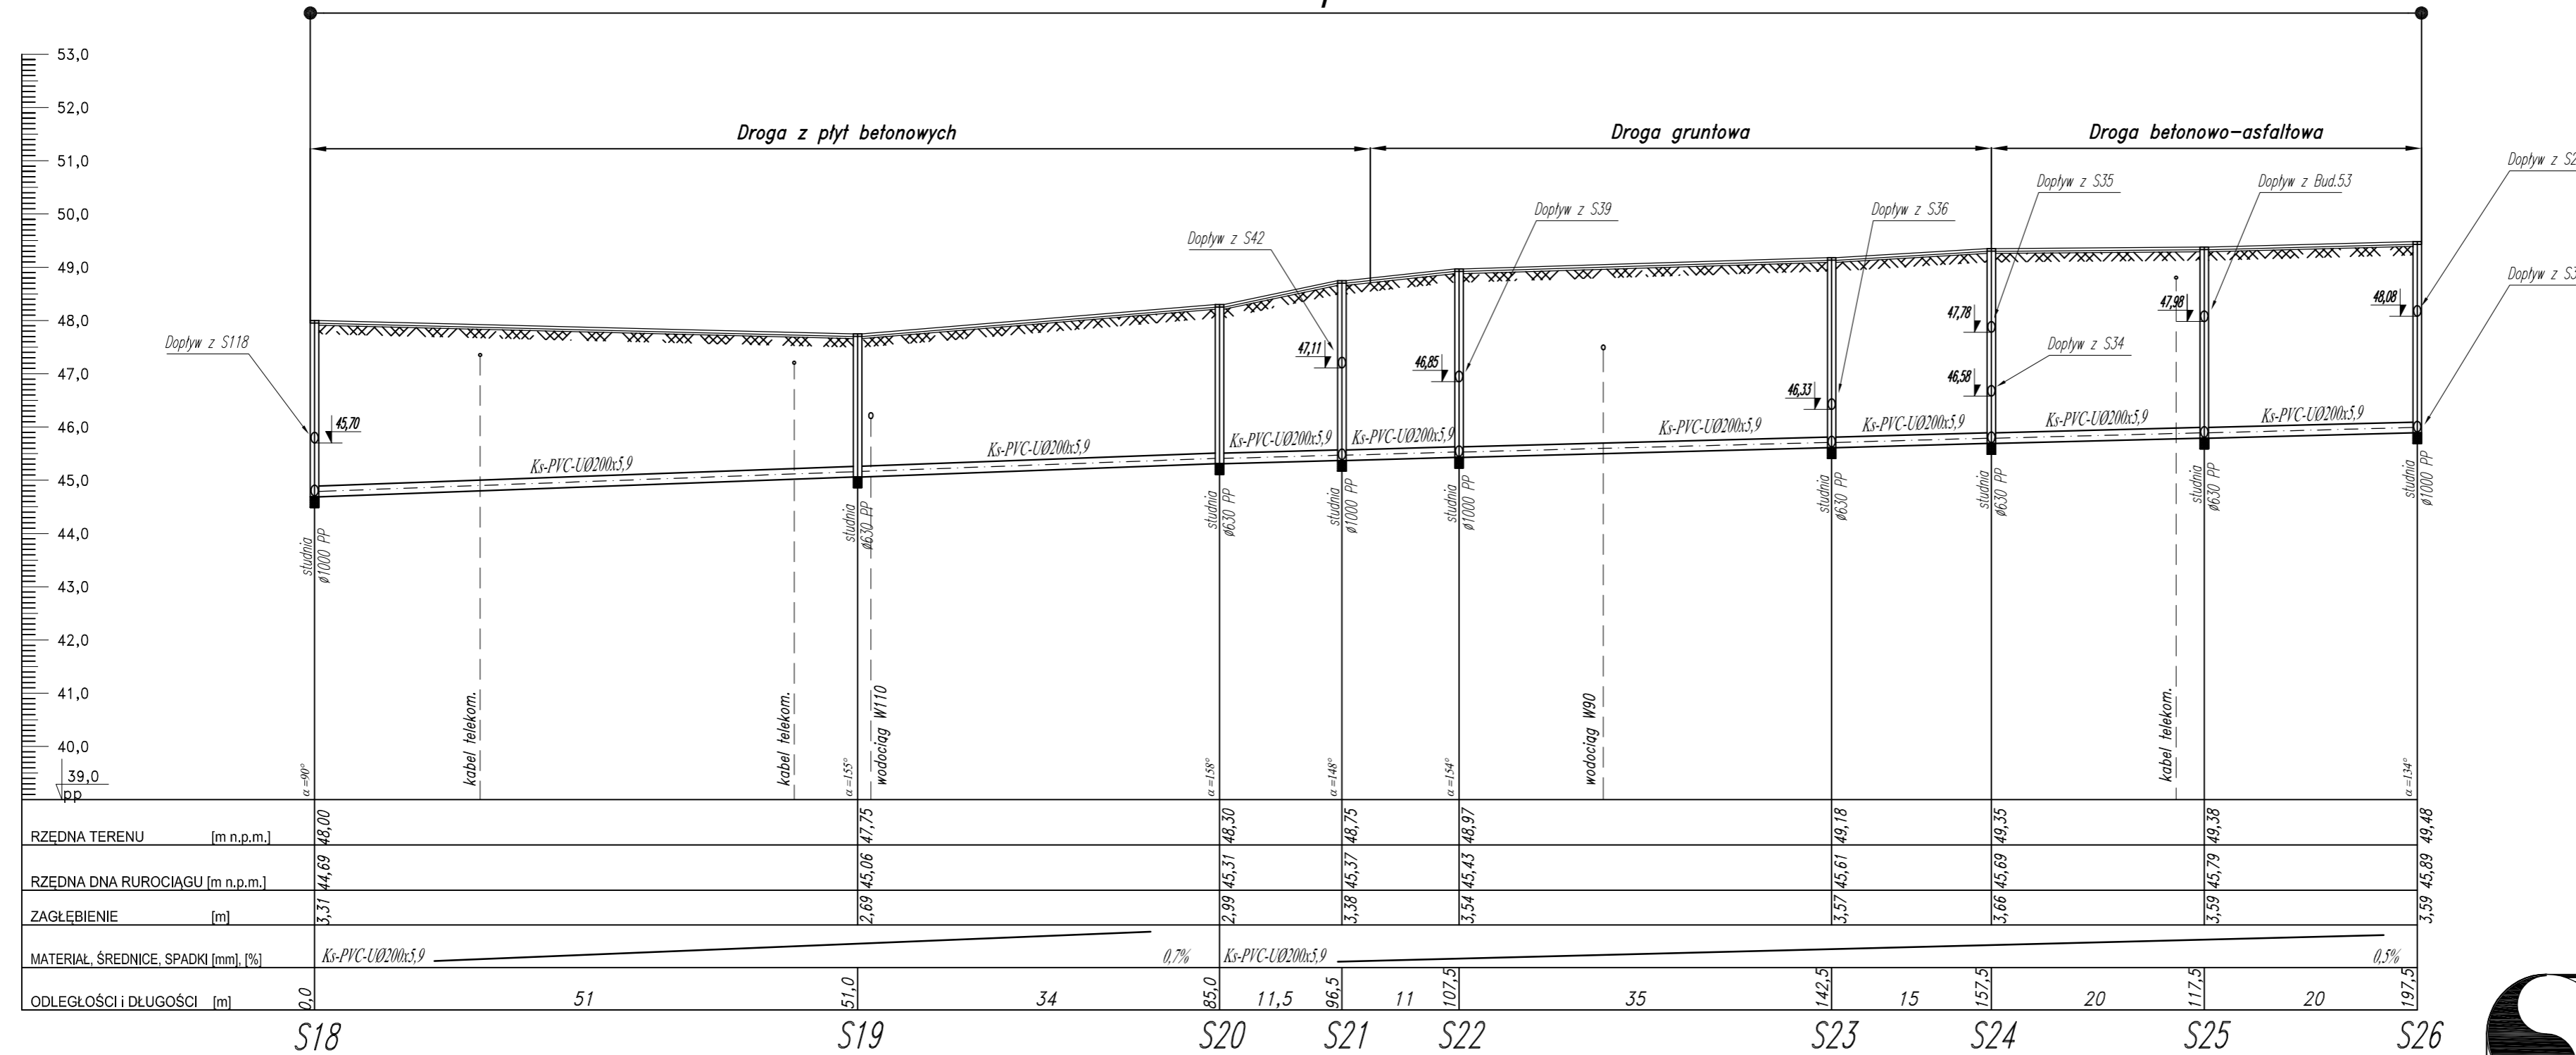

82-200 MALBORK Al. Wojska Polskiego 90A/b tel. (0-55) 272-70-81 e-mail: biuro@hydroterm.strefa.pl NIP579-113-23-72		Data: GRUDZIEŃ 2016r.	
ZADANIE: PROJEKT ZAGOSPODAROWANIA TERENU BUDOWA SIECI KANALIZACJI SANITARNEJ W OBRĘBIE MIEJSCOWOŚCI SZTUMSKA WIEŚ NOWA WIEŚ I ZAJEZDZIE ETAP II		Branża: SANITARNA	
LOKALIZACJA: NOWA WIEŚ - GMINA SZTUM		Projektant: mgr inż. Adam Papaj 1529/EL/90 Uprawnienia budowlane w specjalności instalacyjno-inżynierskiej POM/IS/3649/01	
TYTUŁ RYS. PROFIL SIECI KANALIZACJI SANITARNEJ ODCINEK : S18 - S26		Asystent: tech. K. Zelman Sprawdzający: mgr inż. Jacek Popławski POM/0139/POOS/04 Uprawnienia budowlane bez ograniczeń w specjalności instalacyjnej POM/IS/0213/05	
		Skala 1:100/500	
		Rys. 20	
		Nr zlecenia 5152	