


Mapa nr 5

Mapa nr 6

PROFIL PODŁUŻNY SIECI  
KANALIZACJI SANITARNEJ  
NOWA WIEŚ-GMINA SZTUM  
Skala 1:100/500  
odcinek: S21-S44

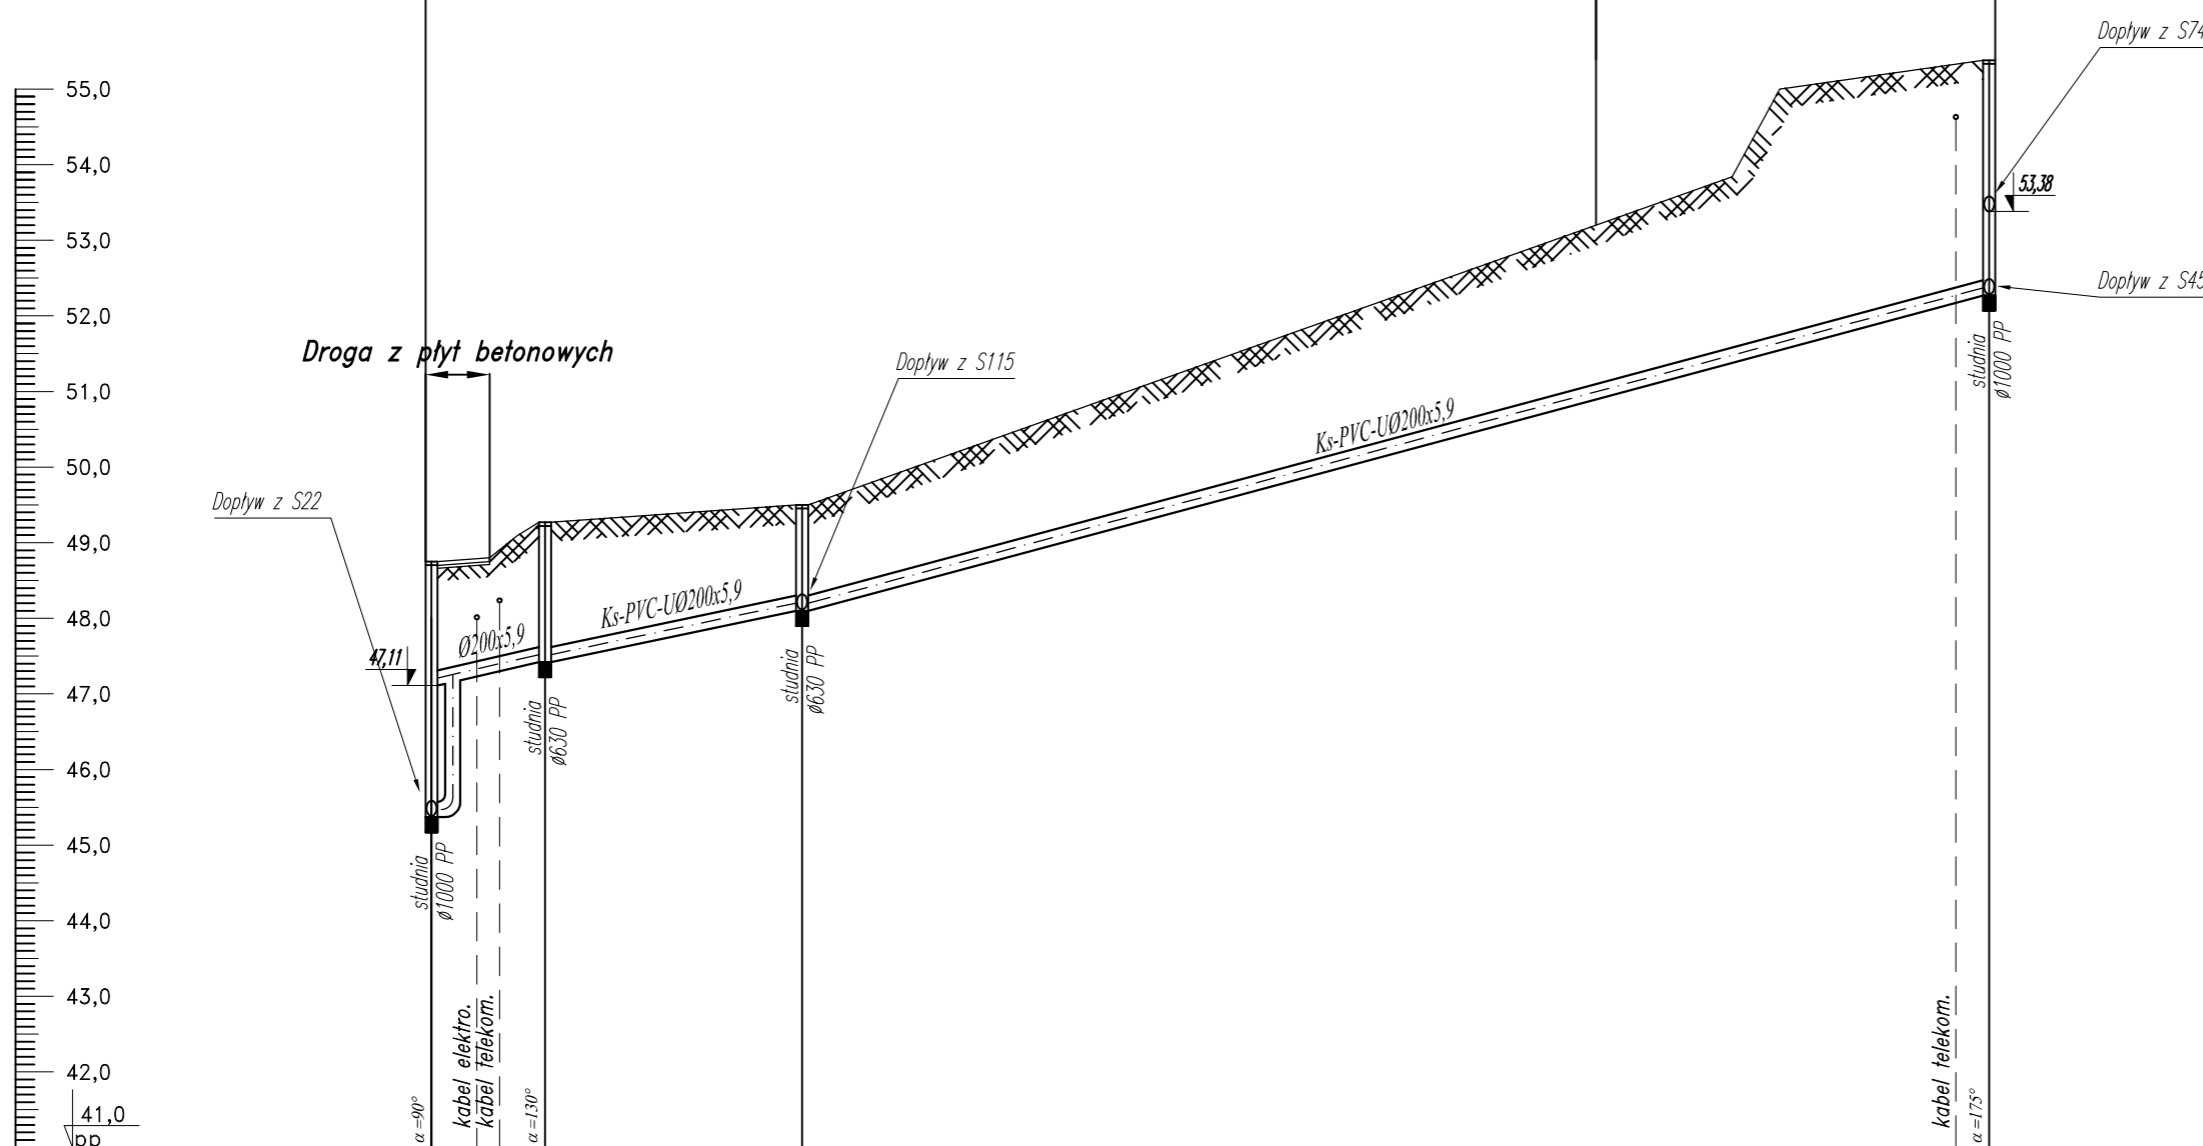

RZĘDNA TERENU [m n.p.m.]		48,75	49,27	49,50	55,38
RZĘDNA DNA RUROCIĄGU [m n.p.m.]		45,37	47,42	48,10	52,27
ZAGŁĘBIENIE [m]		3,38	1,85	1,40	3,11
MATERIAŁ, ŚREDNICE, SPADKI [mm], [%]		Ks-PVC-U Ø200x5,9 4%		Ks-PVC-U Ø200x5,9 5,3%	
ODLEGŁOŚCI I DŁUGOŚCI [m]		0,0	7,5	14,5	22,0
					78,5
					100,5

S21 S42

S43

S44



82-200 MALBORK Al. Wojska Polskiego 90A/b tel. (0-55) 272-70-81 e-mail: biuro@hydroterm.strefa.pl NIP579-113-23-72

<b>ZADANIE:</b> PROJEKT ZAGOSPODAROWANIA TERENU BUDOWA SIECI KANALIZACJI SANITARNEJ W OBRĘBIE MIEJSCOWOŚCI SZTUMSKA WIEŚ NOWA WIEŚ I ZAJEZIERZE ETAP II	Branża: SANITARNA Projektant: mgr inż. Adam Papaj 1529/EL/90 Uprawnienia budowlane w specjalności instalacyjno-inżynieryjnej	Data: GRUDZIEŃ 2016r.
<b>LOKALIZACJA:</b> NOWA WIEŚ - GMINA SZTUM	POM/IS/3649/01	Skala 1:100/500
<b>TYTUŁ RYS.</b> PROFIL SIECI KANALIZACJI SANITARNEJ ODCINEK : S21 - S44	Asystent: tech. K. Zelman Sprawdzający: mgr inż. Jacek Popławski POM/0139/POOOS/04 Uprawnienia budowlane bez ograniczeń w specjalności instalacyjnej	Rys. 22 Nr zlecenia 5152