


# Mapa nr 6


PROFIL PODŁUŻNY SIECI  
KANALIZACJI SANITARNEJ  
NOWA WIEŚ-GMINA SZTUM  
Skala 1:100/100  
odcinek: S48-S49

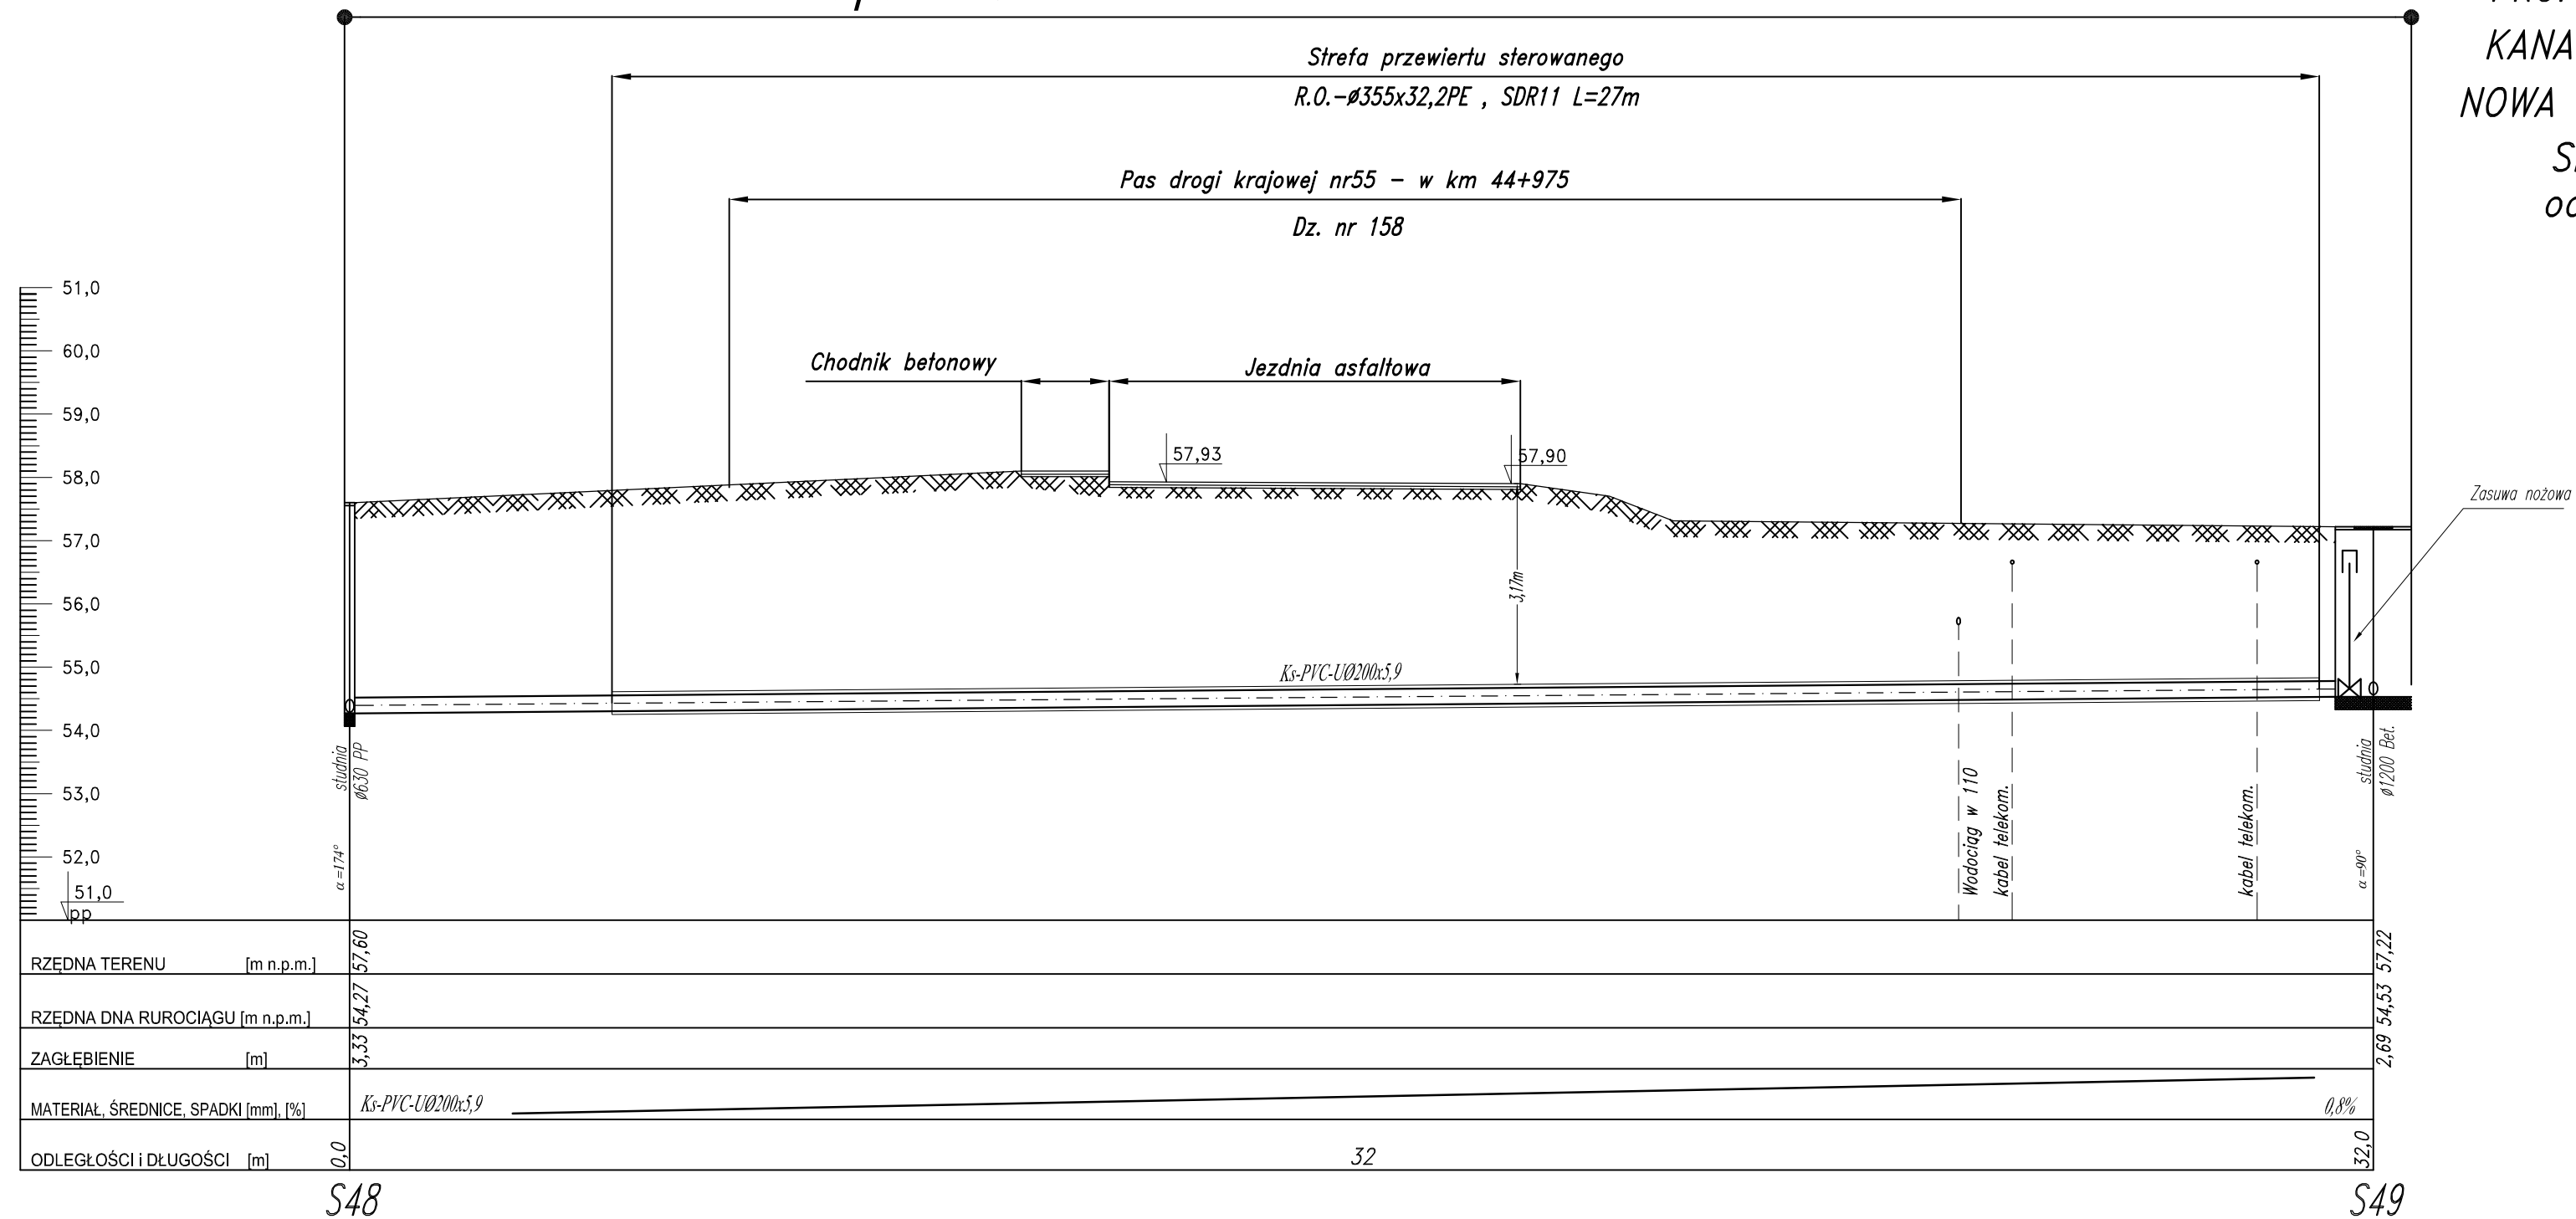

### OZNACZENIA:

B - Blok oporowy

1. Łącznik żeliwny ciśnieniowy kolnierzowy typ FW DN200
2. Zasuwa żel. ciśnie. kolnie. nożowa DN200
3. Łącznik rurowy PVC dwukielichowy R-R Ø200

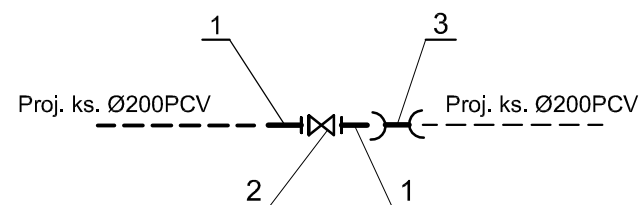

82-200 MALBORK Al. Wojska Polskiego 90A/b tel. (0-55) 272-70-81 e-mail: biuro@hydroterm.strefa.pl NIP579-113-23-72	
<b>ZADANIE:</b> PROJEKT ZAGOSPODAROWANIA TERENU BUDOWA SIECI KANALIZACJI SANITARNEJ W OBRĘBIE MIEJSCOWOŚCI SZTUMSKA WIEŚ NOWA WIEŚ I ZAJEZIERZE ETAP II	Branża: SANITARNA Projektant: mgr inż. Adam Papaj 1529/EL/90 Uprawnienia budowlane w specjalności Instalacyjno-Inżynierskiej
<b>LOKALIZACJA:</b> NOWA WIEŚ - GMINA SZTUM	POM/IS/3649/01 Asystent: tech. K. Zelman
<b>TYTUŁ RYS.</b> PROFIL SIECI KANALIZACJI SANITARNEJ ODCINEK : S48 - S49	Sprawdzający: mgr inż. Jacek Popławski POM/0139/POOS/04 Uprawnienia budowlane bez ograniczeń w specjalności Instalacyjnej
	Data: GRUDZIEŃ 2016r. Skala 1:100/100 Rys. 24 Nr zlecenia 5152