


Mapa nr 7

PROFIL PODŁUŻNY SIECI KANALIZACJI SANITARNEJ NOWA WIEŚ-GMINA SZTUM

Skala 1:100/500
odcinek: S53-S58

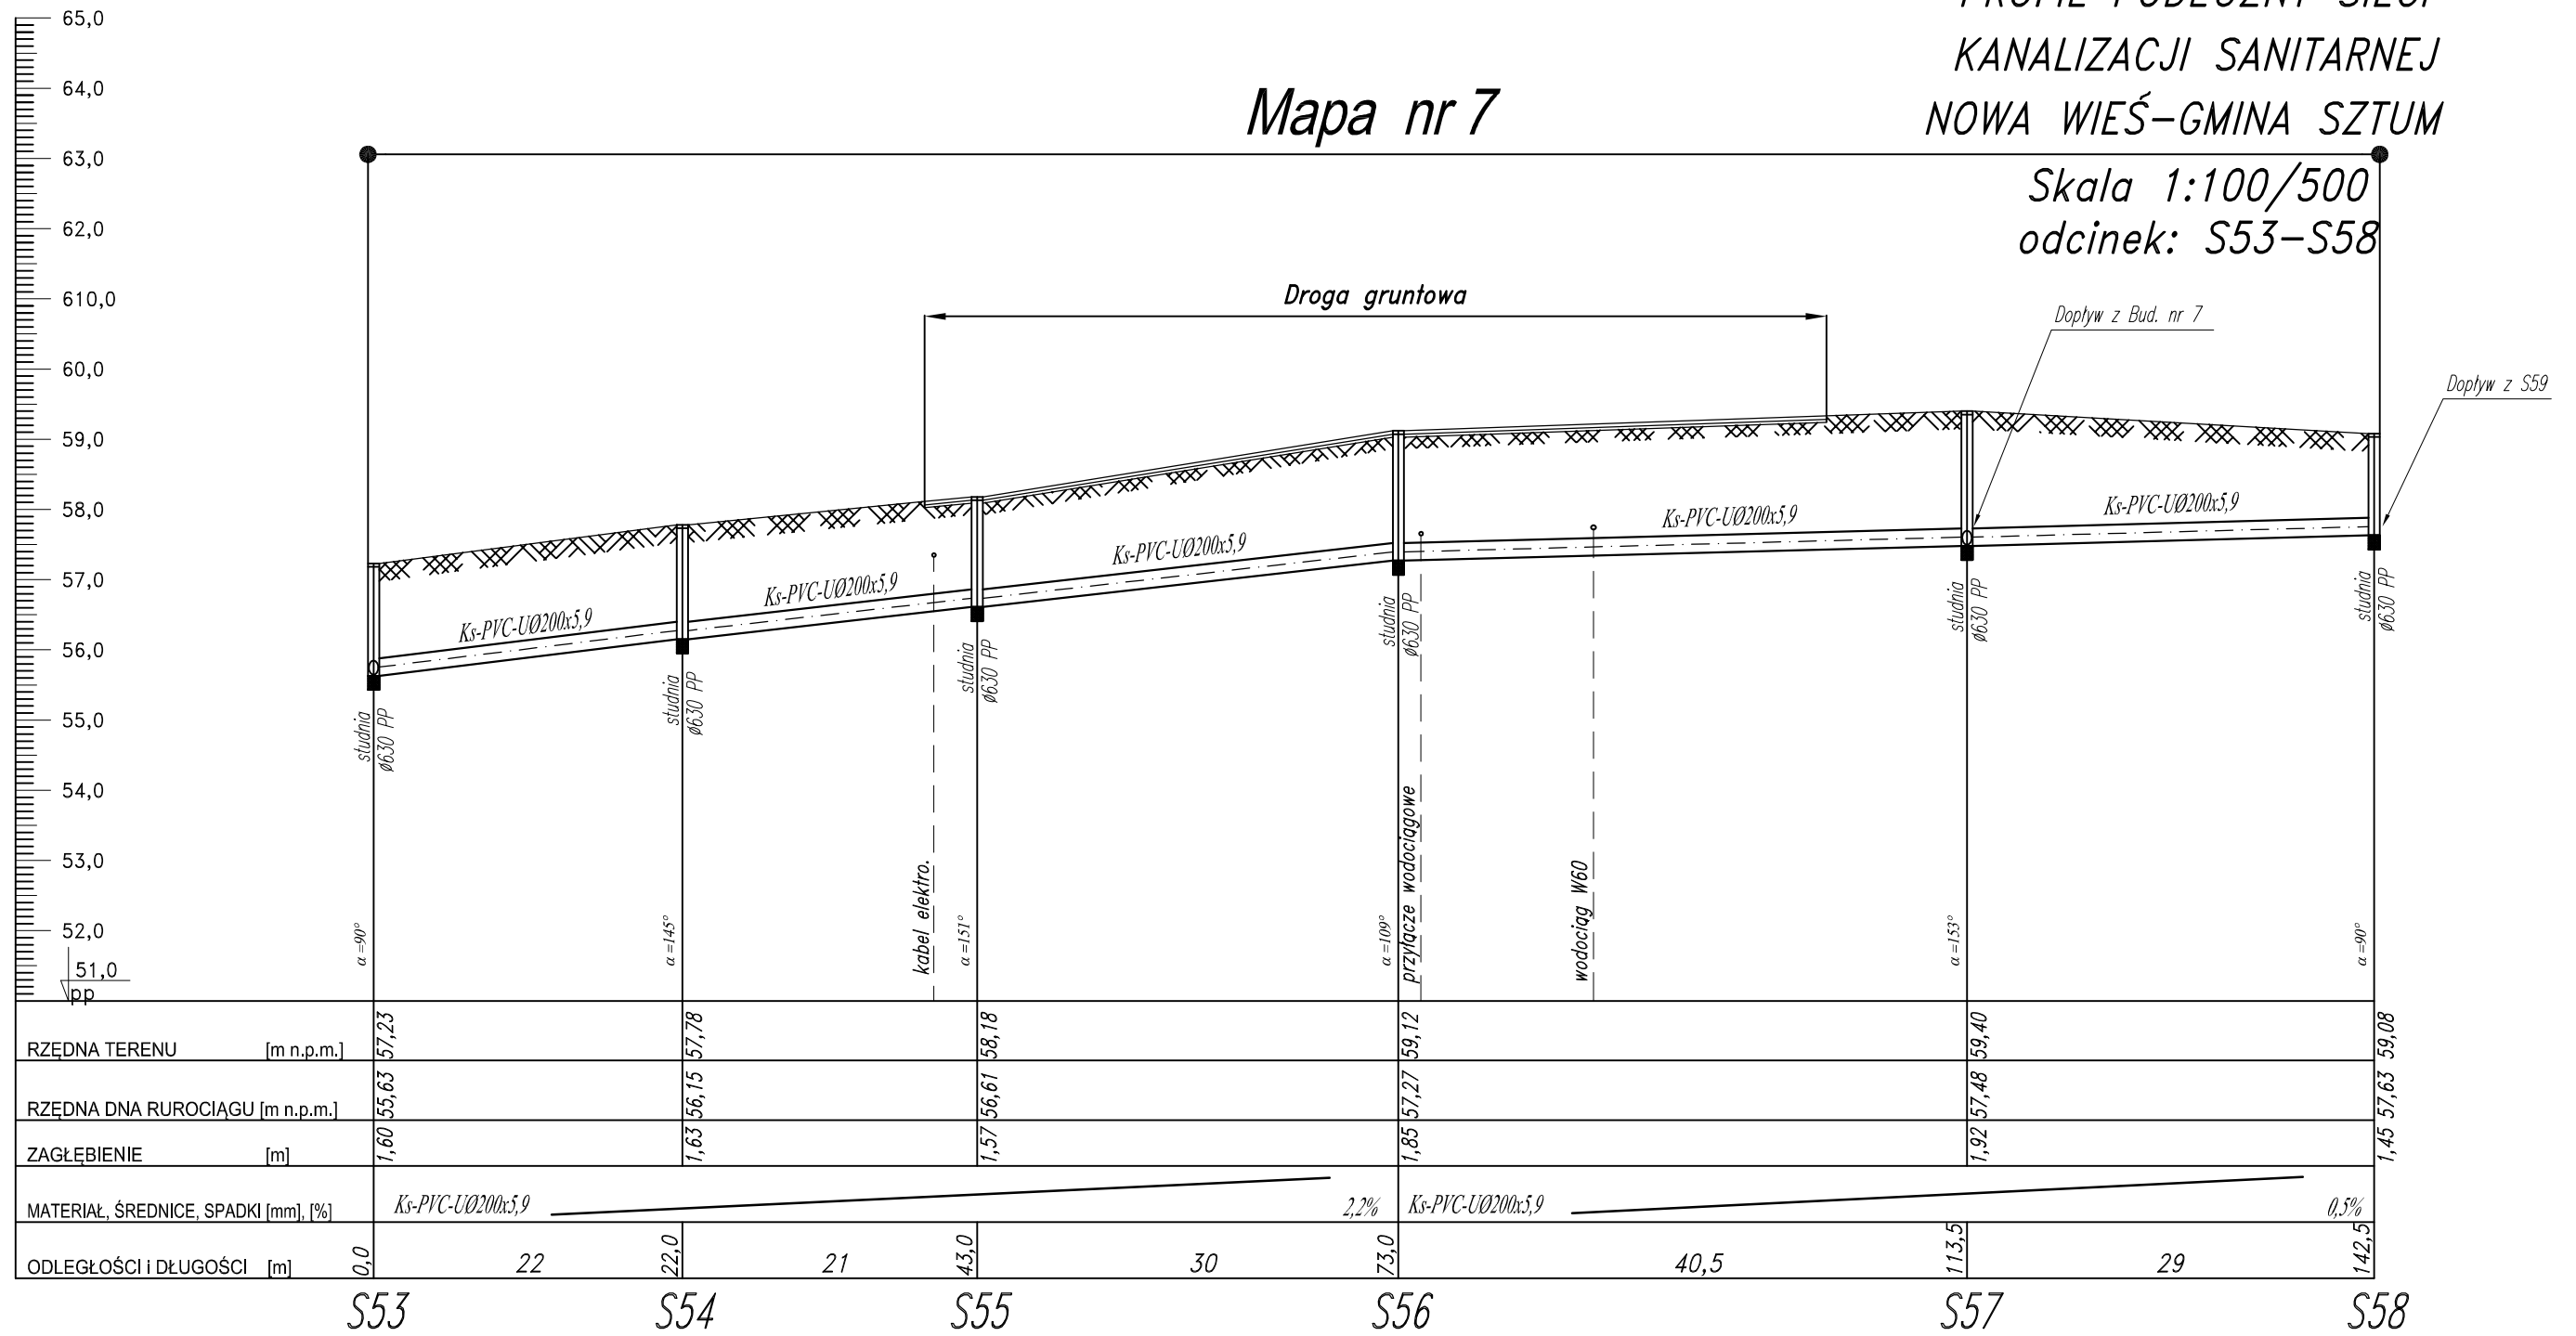

82-200 MALBORK Al. Wojska Polskiego 90A/b tel. (0-55) 272-70-81 e-mail: biuro@hydroterm.strefa.pl NIP579-113-23-72

| | | | |
|--|---|-----------------------|---------------------|
| ZADANIE: PROJEKT ZAGOSPODAROWANIA TERENU BUDOWA SIECI KANALIZACJI SANITARNEJ W OBRĘBIE MIEJSCOWOŚCI SZTUMSKA WIEŚ NOWA WIEŚ I ZAJEZIERZE ETAP II | Branża: SANITARNA Projektant: mgr inż. Adam Papaj 1529/EL/90 Uprawnienia budowlane w specjalności Instalacyjno-inżynierskiej | Data: GRUDZIEŃ 2016r. | Skala 1:100/500 |
| LOKALIZACJA: NOWA WIEŚ - GMINA SZTUM | POM/IS/3649/01 Asystent: tech. K. Zelman | | Rys. 26 |
| TYTUŁ RYS. PROFIL SIECI KANALIZACJI SANITARNEJ ODCINEK : S53 - S58 | Sprawdzający: mgr inż. Jacek Popławski POM/0139/POOOS/04 Uprawnienia budowlane bez ograniczeń w specjalności instalacyjnej | | Nr zlecenia 5152 |