


# Mapa nr 4

PROFIL PODŁUŻNY SIECI  
KANALIZACJI SANITARNEJ  
NOWA WIEŚ – GMINA SZTUM  
Skala 1:100/500  
odcinek: S10 – S139

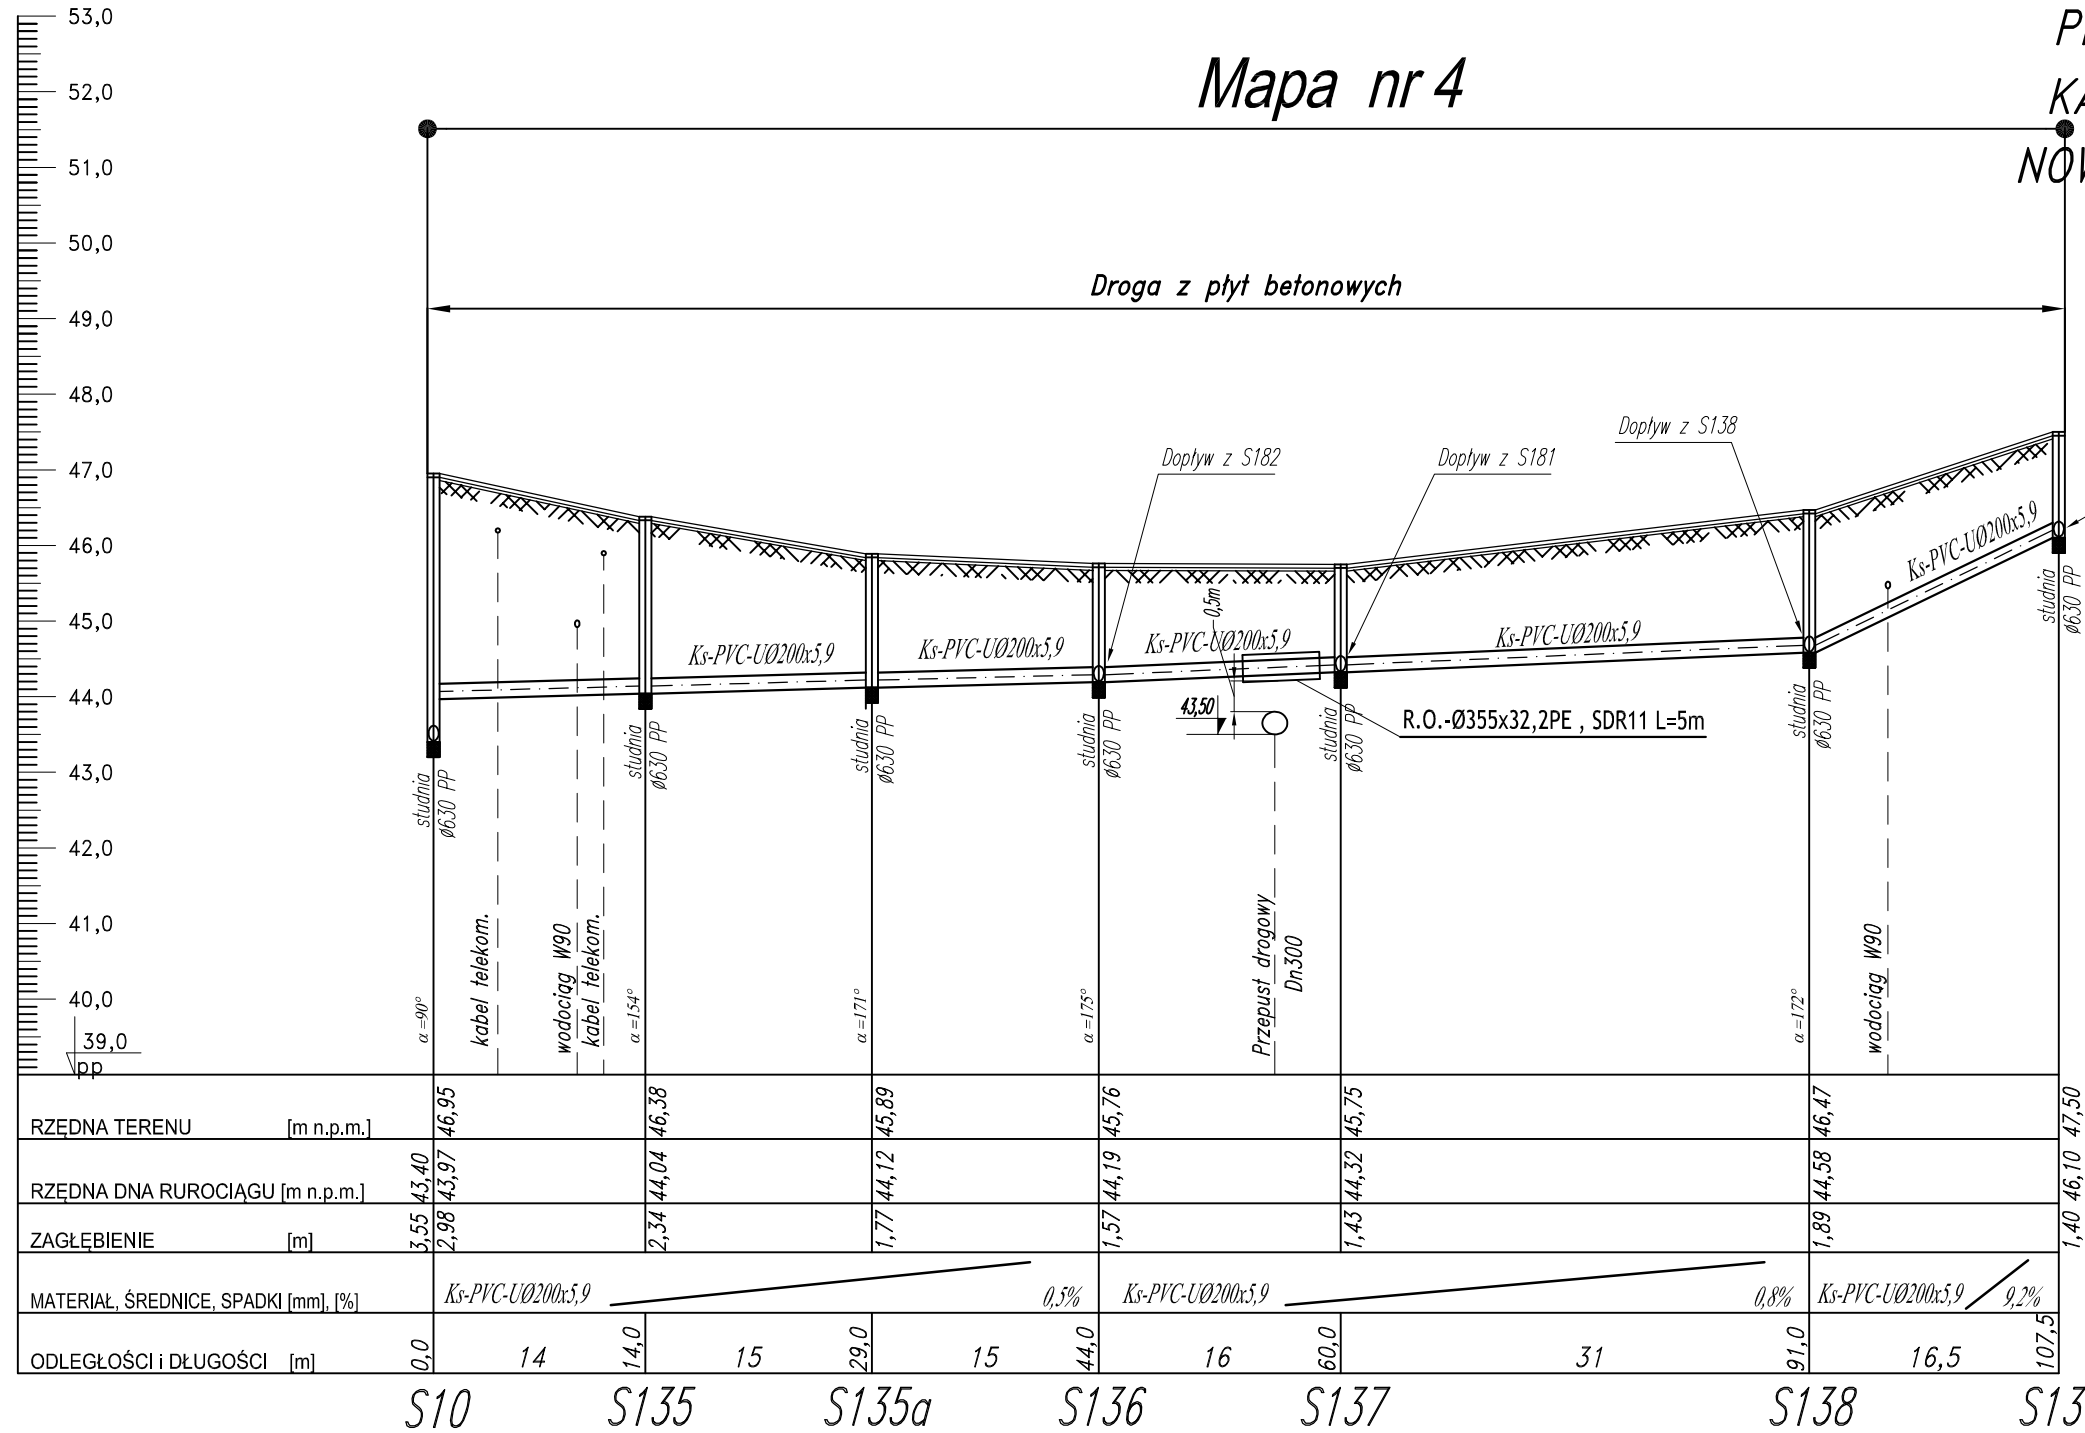

82-200 MALBORK Al. Wojska Polskiego 90A/b tel. (0-55) 272-70-81 e-mail: biuro@hydroterm.strefa.pl NIP579-113-23-72

<b>ZADANIE:</b> PROJEKT ZAGOSPODAROWANIA TERENU BUDOWA SIECI KANALIZACJI SANITARNEJ W OBRĘBIE MIEJSCOWOŚCI SZTUMSKA WIEŚ NOWA WIEŚ I ZAJEZIERZE ETAP II	Branża: SANITARNA Projektant: mgr inż. Adam Papaj 1529/EL/90 Uprawnienia budowlane w specjalności Instalacyjno-inżynierskiej	Data: GRUDZIEŃ 2016r.	Skala 1:100/500
<b>LOKALIZACJA:</b> NOWA WIEŚ - GMINA SZTUM	POM/IS/3649/01 Asystent: tech. K. Zelman		Rys. 31
<b>TYTUŁ RYS.</b> PROFIL SIECI KANALIZACJI SANITARNEJ ODCINEK : S10 - S139	Sprawdzający: mgr inż. Jacek Popławski POM/0139/POOOS/04 Uprawnienia budowlane bez ograniczeń w specjalności Instalacyjnej		Nr zlecenia 5152