


Mapa nr 4

PROFIL PODŁUŻNY SIECI
KANALIZACJI SANITARNEJ
NOWA WIEŚ - GMINA SZTUM
Skala 1:100/100
odcinek: S139-S140

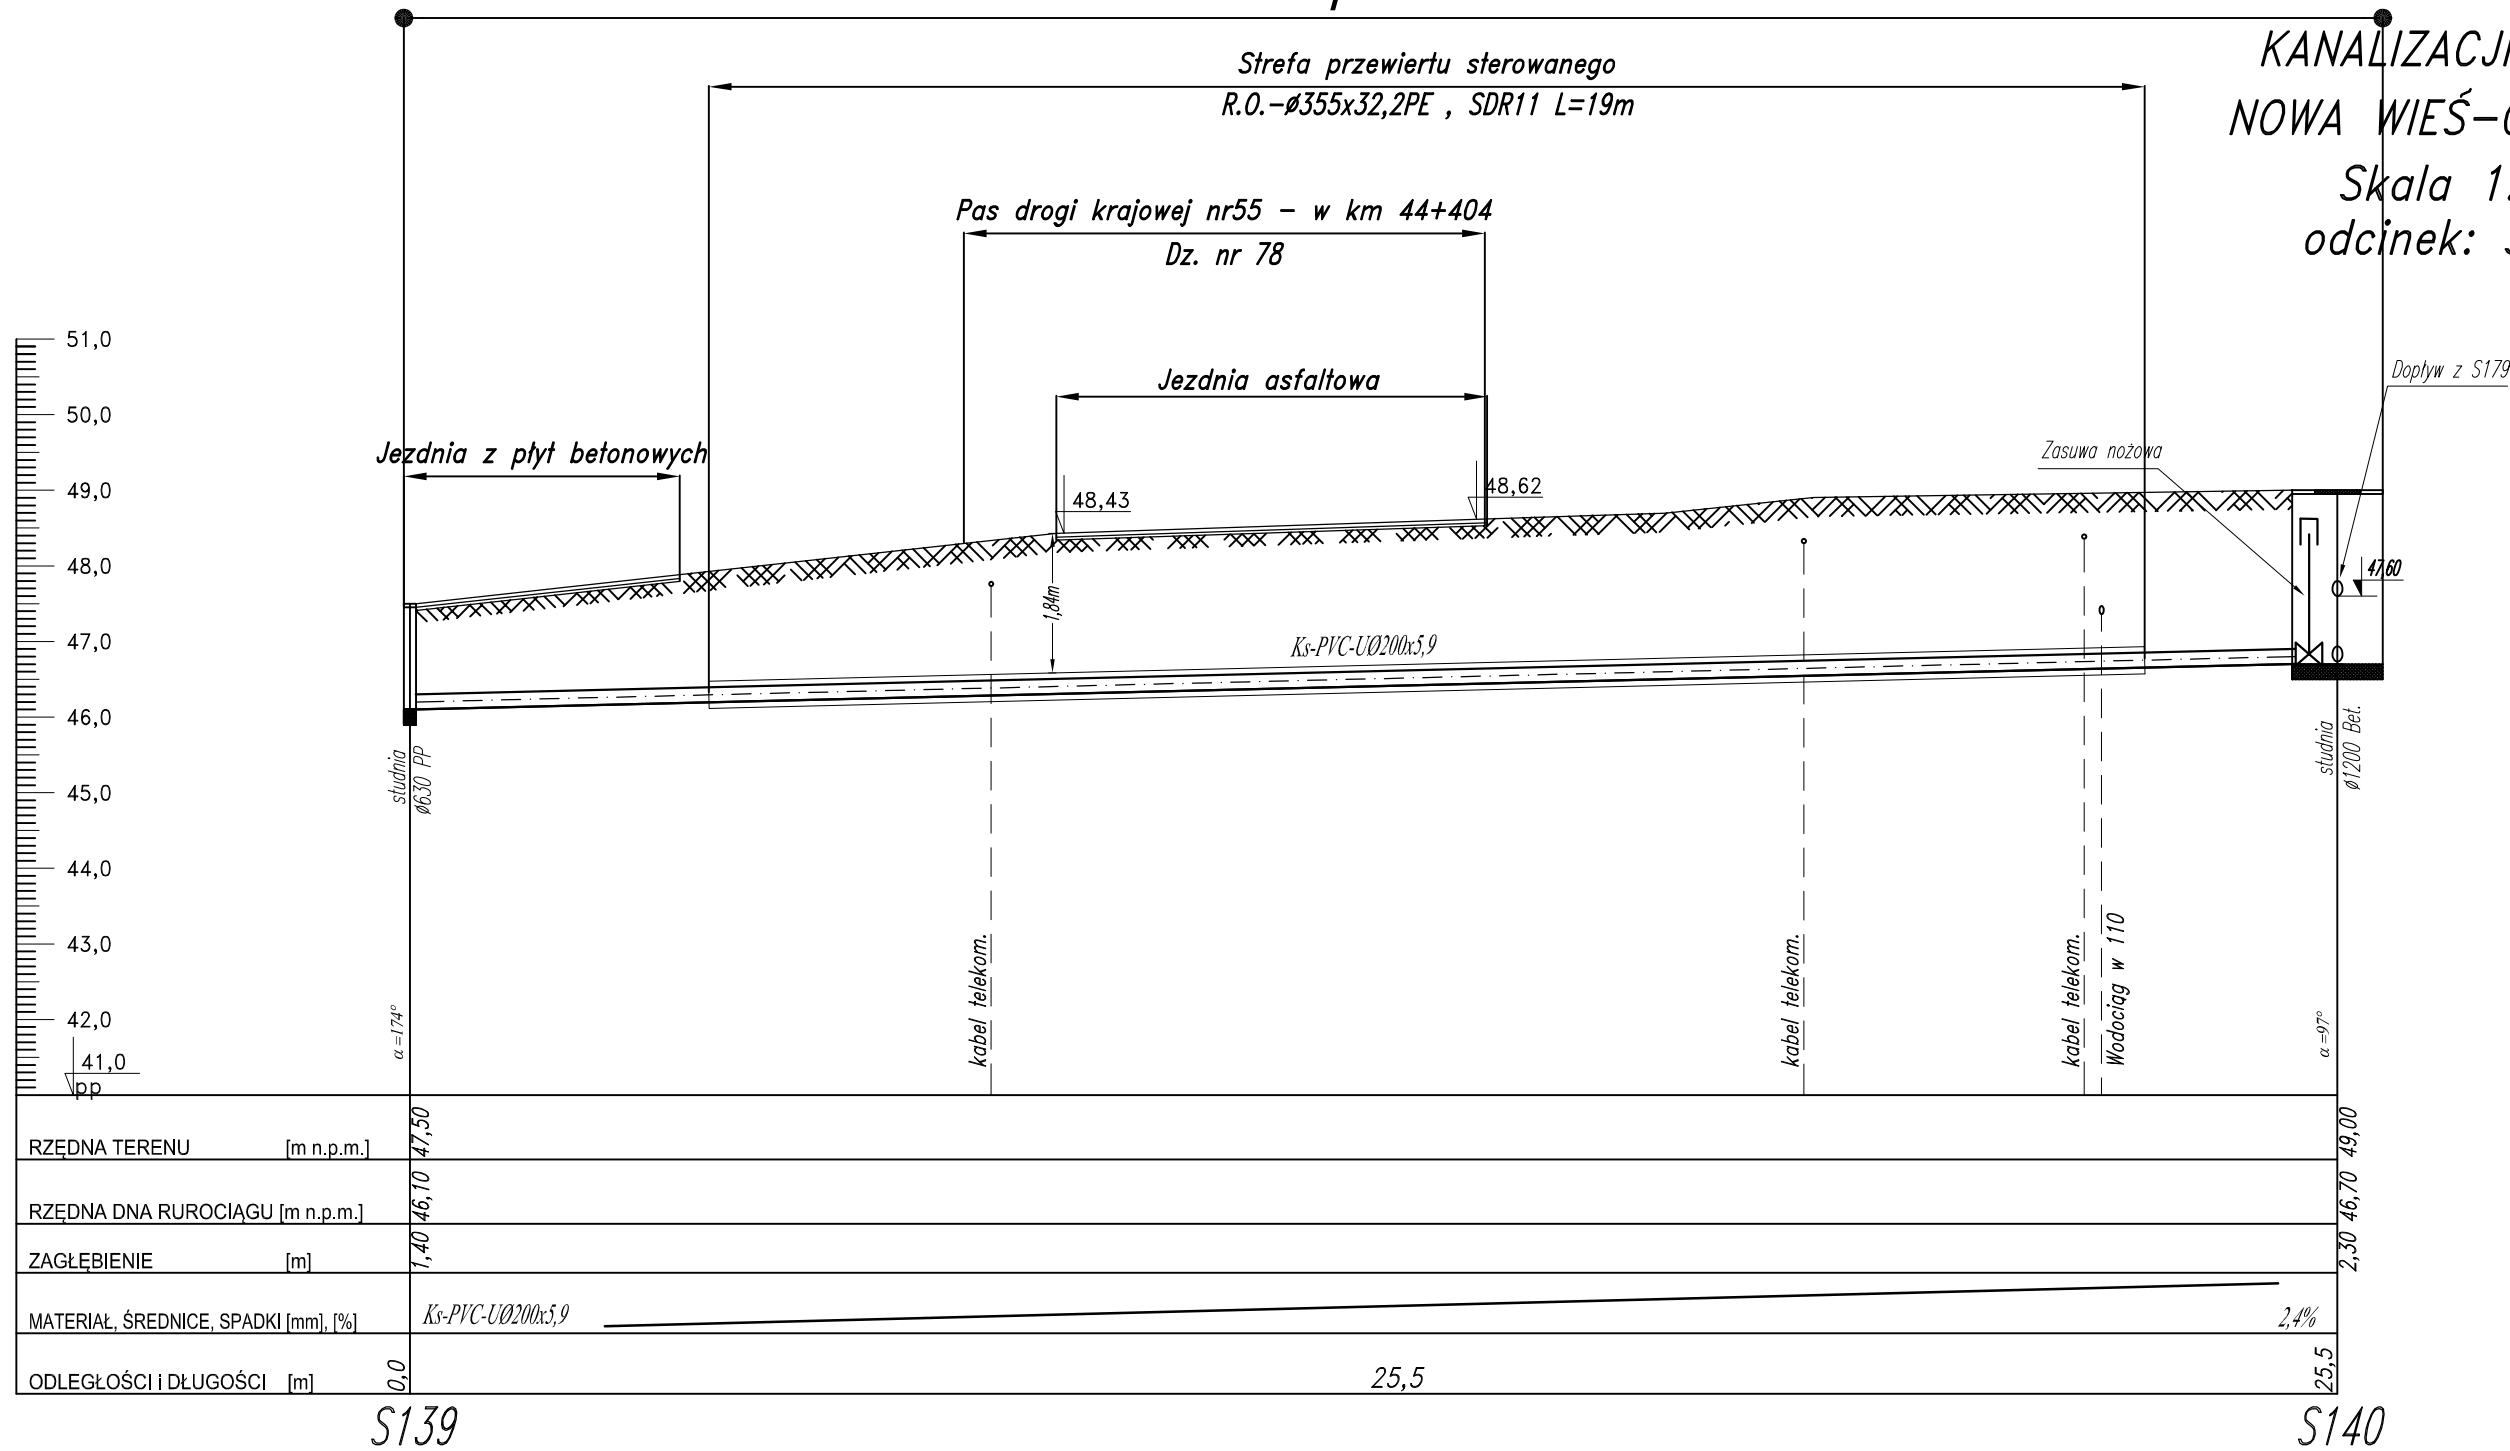


S139

S140

OZNACZENIA:

B - Blok oporowy

1. Łącznik żeliwny ciśnieniowy kołnierzowy typ FW DN200
2. Zasuwa żel. ciśnie. kołnie. nożowa DN200
3. Łącznik ruroy PVC dwukielichowy R-R Ø200

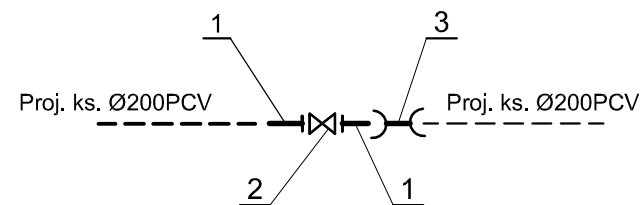

82-200 MALBORK Al. Wojska Polskiego 90A/b tel. (0-55) 272-70-81 e-mail: biuro@hydroterm.strefa.pl NIP579-113-23-72

ZADANIE: PROJEKT ZAGOSPODAROWANIA TERENU BUDOWA SIECI KANALIZACJI SANITARNEJ W OBRĘBIE MIEJSCOWOŚCI SZTUMSKA WIEŚ NOWA WIEŚ I ZAJEZIERZE ETAP II	Branża: SANITARNA Projektant: mgr inż. Adam Papaj 1529/EL/90 Uprawnienia budowlane w specjalności instalacyjno-inżynierskiej	Data: GRUDZIEŃ 2016r.	Skala 1:100/100
LOKALIZACJA: NOWA WIEŚ - GMINA SZTUM	POM/IS/3649/01	Asystent: tech. K. Zelman	Rys. 32
TYTUŁ RYS. PROFIL SIECI KANALIZACJI SANITARNEJ ODCINEK : S139 - S140	Sprawdzający: mgr inż. Jacek Popławski POM/0139/POOOS/04 Uprawnienia budowlane bez ograniczeń w specjalności instalacyjnej	POM/IS/0213/05	Nr zlecenia 5152