


Mapa nr 4

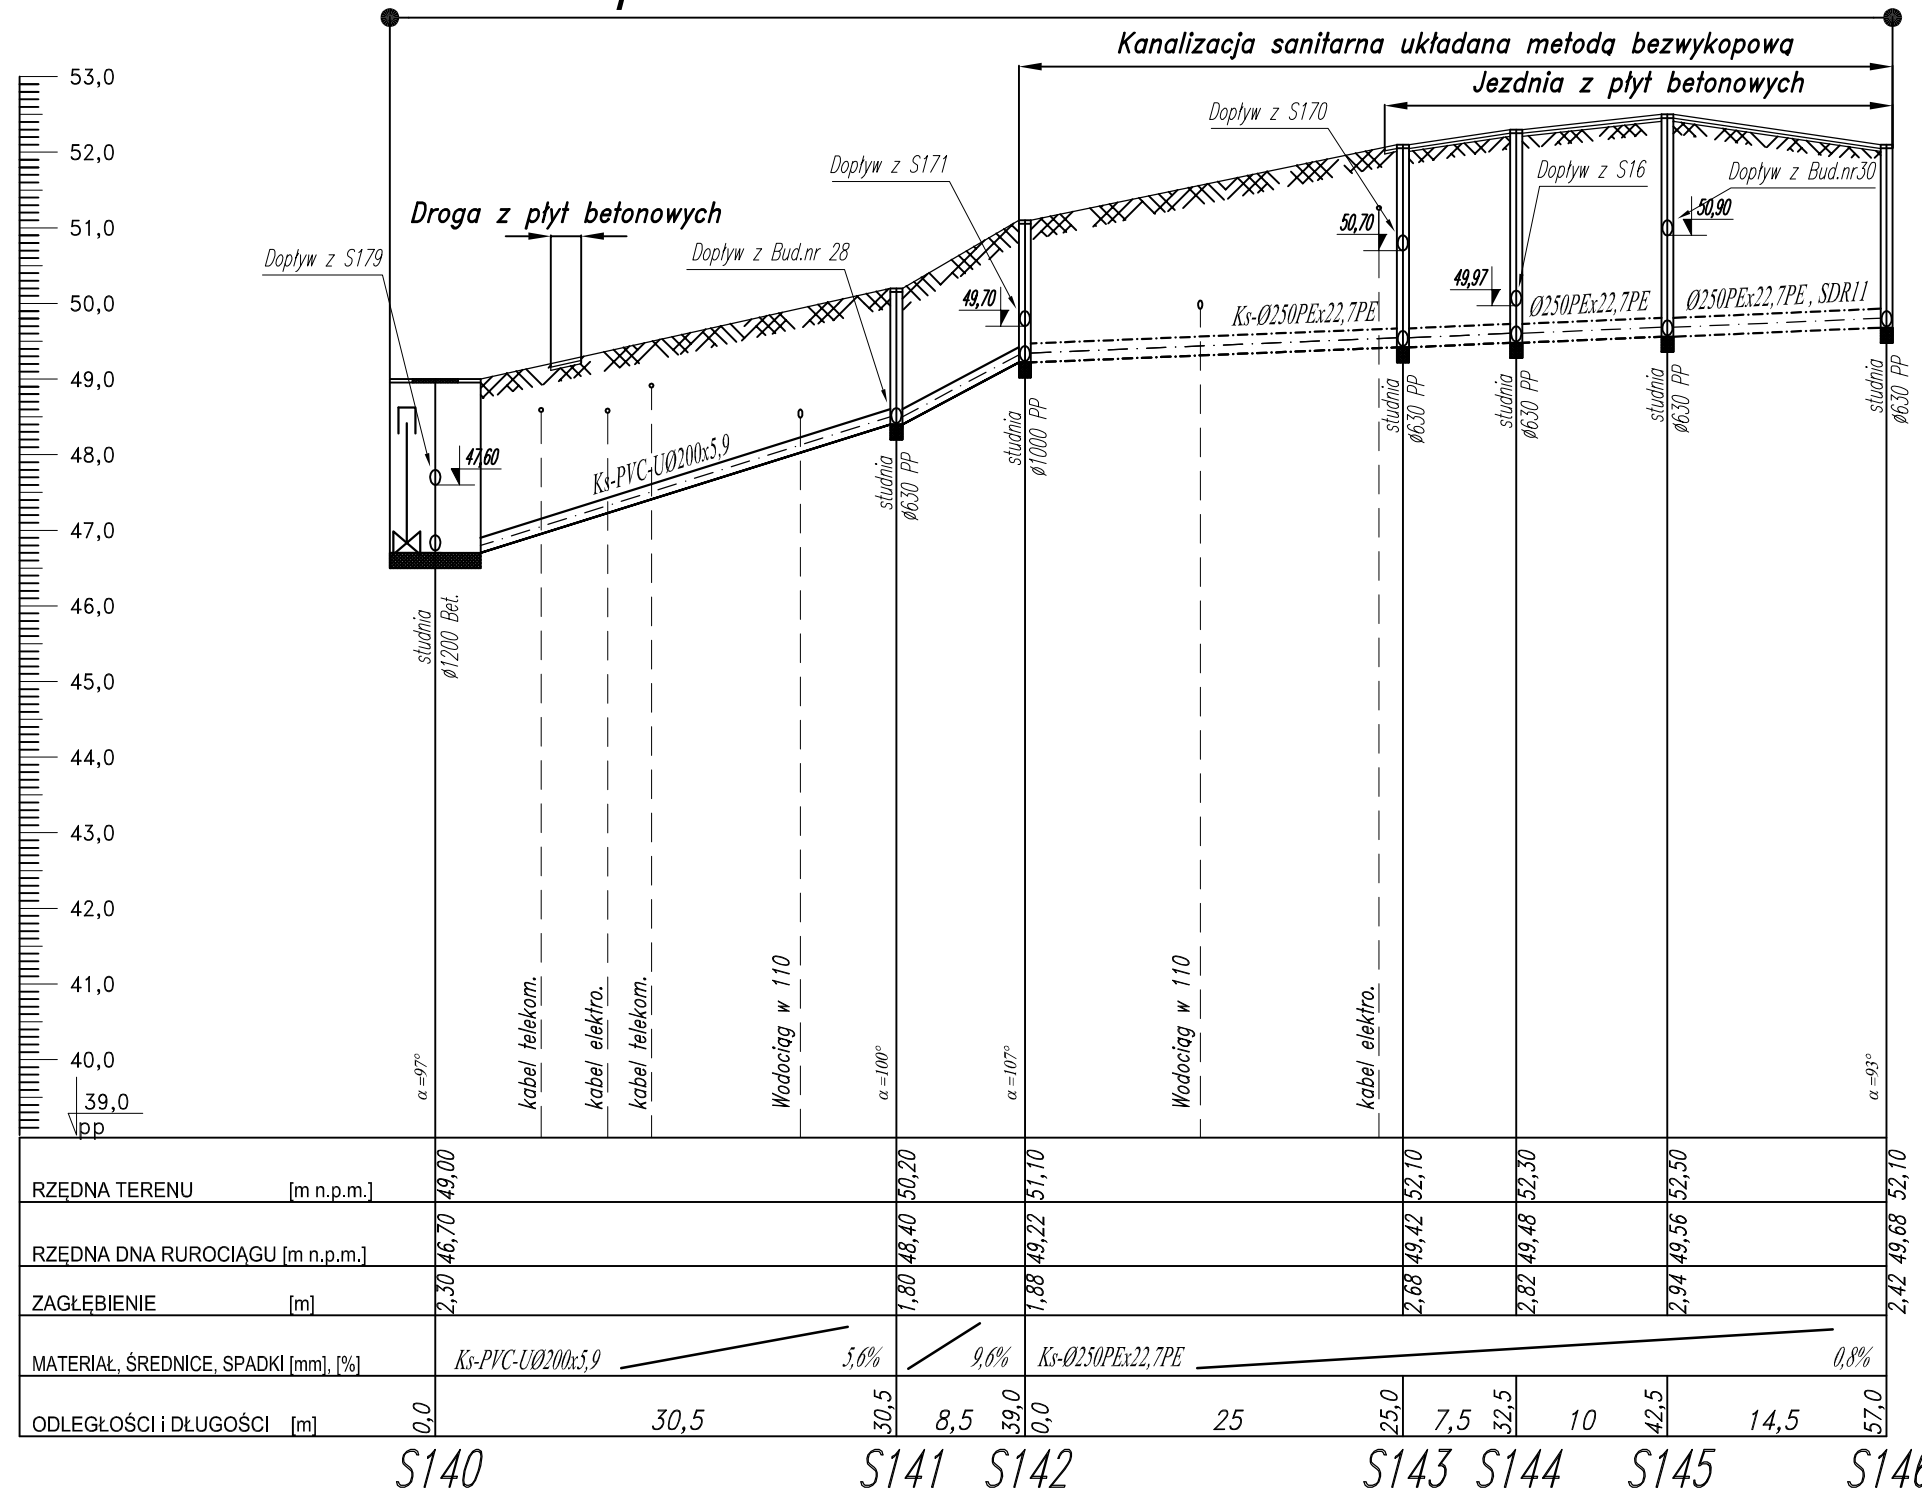

PROFIL PODŁUŻNY SIECI
KANALIZACJI SANITARNEJ
NOWA WIEŚ – GMINA SZTUM
Skala 1:100/500
odcinek: S140 – S146



82-200 MALBORK Al. Wojska Polskiego 90A/b tel. (0-55) 272-70-81 e-mail: biuro@hydroterm.strefa.pl NIP579-113-23-72	
ZADANIE: PROJEKT ZAGOSPODAROWANIA TERENU BUDOWA SIECI KANALIZACJI SANITARNEJ W OBRĘBIE MIEJSCOWOŚCI SZTUMSKA WIEŚ NOWA WIEŚ I ZAJEZIERZE ETAP II	Branża: SANITARNA Data: GRUDZIEŃ 2016r.
LOKALIZACJA: NOWA WIEŚ - GMINA SZTUM	Projektant: mgr inż. Adam Papaj 1529/EL/90 Uprawnienia budowlane w specjalności Instalacyjno-inżynierskiej POM/IS/3649/01
TYTUŁ RYS. PROFIL SIECI KANALIZACJI SANITARNEJ ODCINEK : S140 - S146	Asystent: tech. K. Zelman Sprawdzający: mgr inż. Jacek Popławski POM/0139/POOOS/04 Uprawnienia budowlane bez ograniczeń w specjalności Instalacyjnej POM/IS/0213/05
	Skala 1:100/500 Rys. 33 Nr zlecenia 5152