


Mapa nr 4

PROFIL PODŁUŻNY SIECI
KANALIZACJI SANITARNEJ
NOWA WIEŚ-GMINA SZTUM
Skala 1:100/500
odcinek: S146-S154a

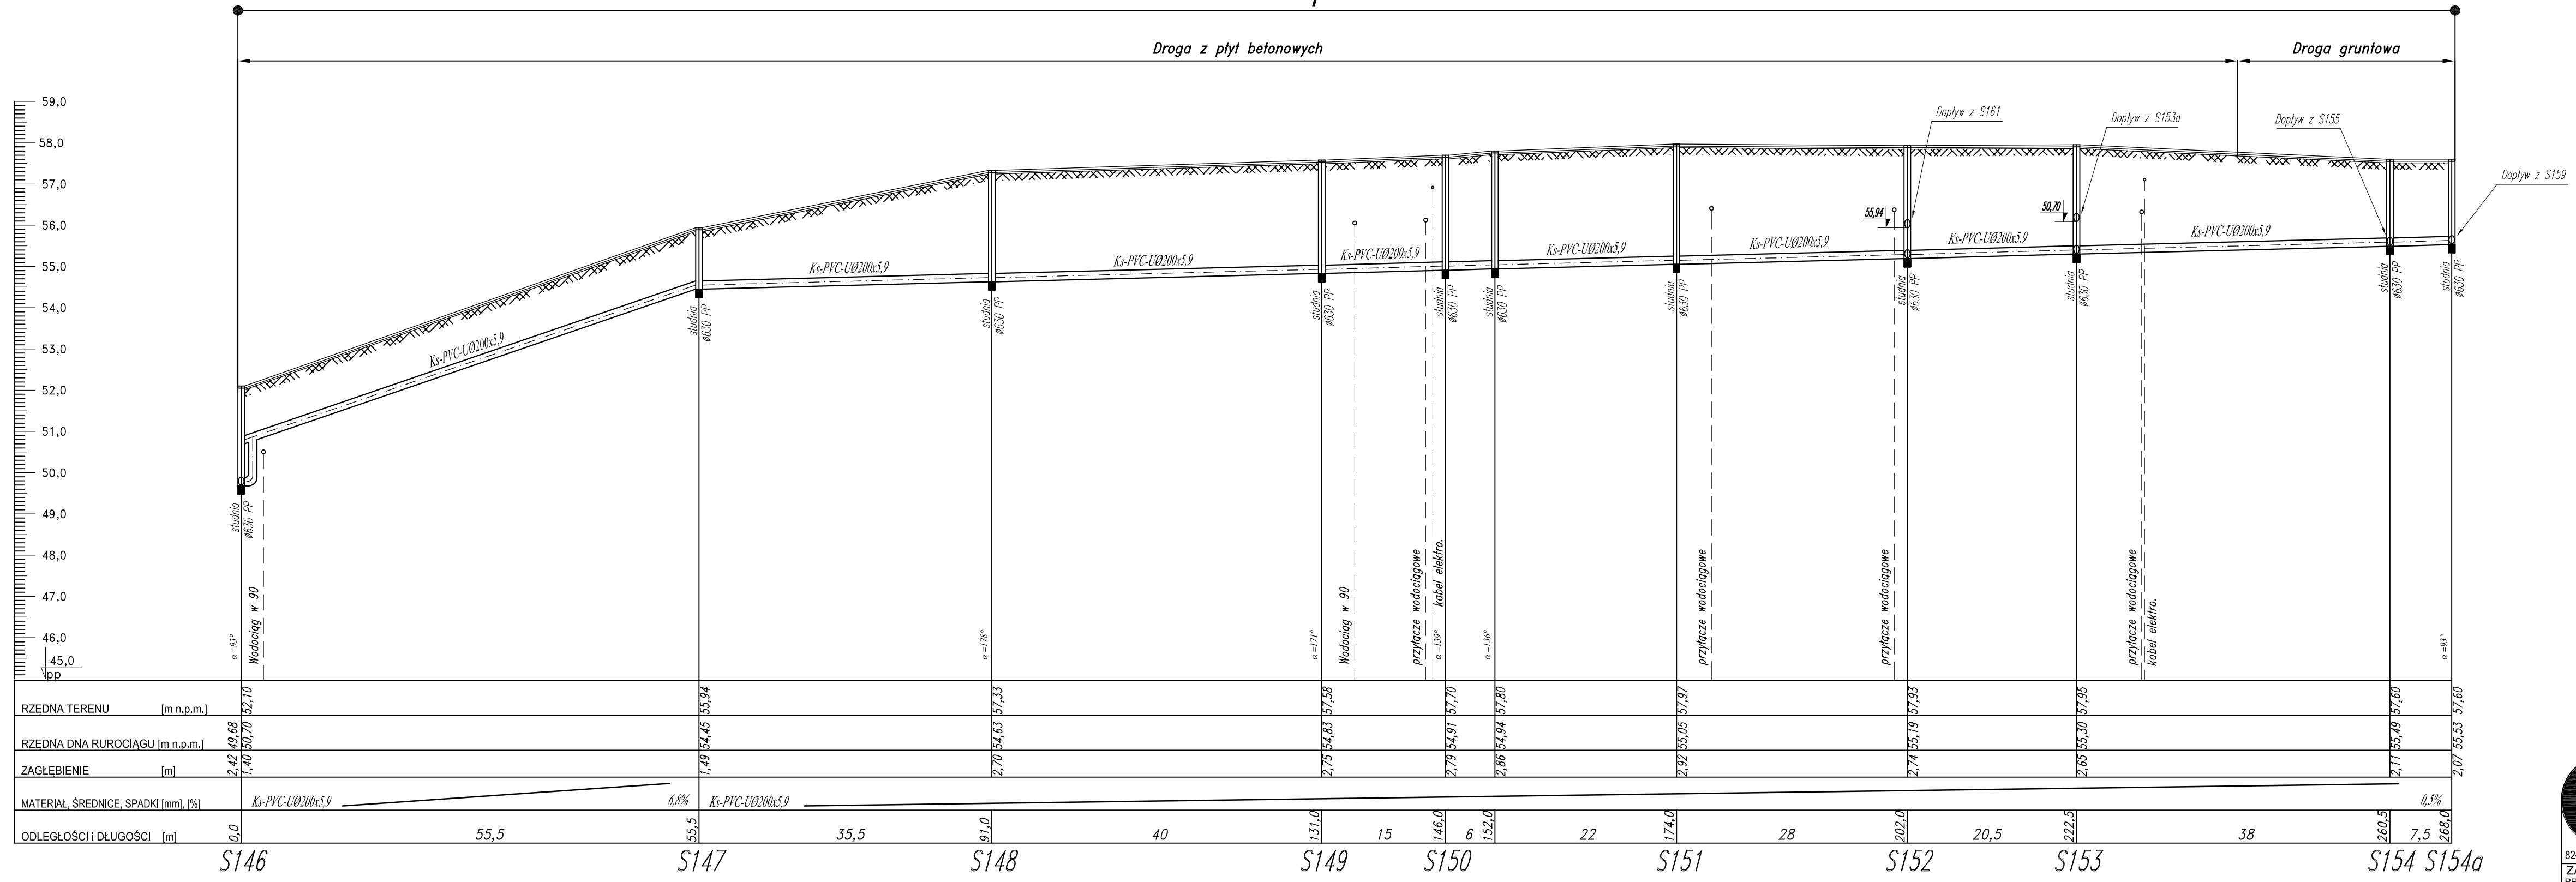

RZEDNA TERENU [m n.p.m.]		59,0	58,0	57,0	56,0	55,0	54,0	53,0	52,0	51,0	50,0	49,0	48,0	47,0	46,0	45,0						
RZEDNA DŃA RUROCIĄGU [m n.p.m.]		52,10	54,45	57,53	57,58	57,70	57,80	57,97	57,93	57,95	57,60	57,60	57,60	57,60	57,60	57,60						
ZAGŁĘBIENIE [m]		2,42	1,40	2,70	2,75	2,79	2,86	2,92	2,74	2,85	2,17	2,07	2,07	2,07	2,07	2,07						
MATERIAŁ, ŚREDNICE, SPADKI [mm], [%]		Ks-PVC-U Ø200x5,9	Ks-PVC-U Ø200x5,9	Ks-PVC-U Ø200x5,9	Ks-PVC-U Ø200x5,9	Ks-PVC-U Ø200x5,9	Ks-PVC-U Ø200x5,9	Ks-PVC-U Ø200x5,9	Ks-PVC-U Ø200x5,9	Ks-PVC-U Ø200x5,9	Ks-PVC-U Ø200x5,9	Ks-PVC-U Ø200x5,9	Ks-PVC-U Ø200x5,9	Ks-PVC-U Ø200x5,9	Ks-PVC-U Ø200x5,9	Ks-PVC-U Ø200x5,9						
ODLEGŁOŚCI I DŁUGOŚCI [m]		0,0	55,5	35,5	91,0	40	131,0	15	146,0	6	152,0	22	174,0	28	202,0	20,5	222,5	38	260,5	7,5	268,0	
		S146	S147	S148	S149	S150	S150a	S151	S152	S153	S154	S154a										

HYDRO-TERM
BIURO PROJEKTOWO-INWESTYCYJNE

82-200 MALBORK Al. Wojska Polskiego 90A/b tel. (0-55) 272-70-81 e-mail: biuro@hydroterm.strefa.pl NIP579-113-23-72

ZADANIE: PROJEKT ZAGOSPODAROWANIA TERENU BUDOWA SIECI KANALIZACJI SANITARNEJ W OBRĘBIE MIEJSCOWOŚCI SZTUMSKA WIEŚ NOWA WIEŚ I ZAJEZDZIE ETAP II	Branża: SANITARNA Projektant: mgr inż. Adam Papaj 1529/EL/90 Uprawnienia budowlane w specjalności instalacyjno-inżynierskiej	Data: GRUDZIEŃ 2016r.	Skala: 1:100/500
LOKALIZACJA: NOWA WIEŚ - GMINA SZTUM	Asystent: tech. K. Zelman		Rys. 34
TYTUŁ RYS. PROFIL SIECI KANALIZACJI SANITARNEJ ODCINEK : S146 - S154a	Sprawdzający: mgr inż. Jacek Popławski POM/0139/POO/S/04 Uprawnienia budowlane bez ograniczeń w specjalności instalacyjnej		Nr zlecenia 5152

POM/IS/3649/01
POM/IS/0213/05