



Mapa nr 4

PROFIL PODŁUŻNY SIECI KANALIZACJI SANITARNEJ NOWA WIEŚ-GMINA SZTUM

Skala 1:100/200
odcinek: S7-S188

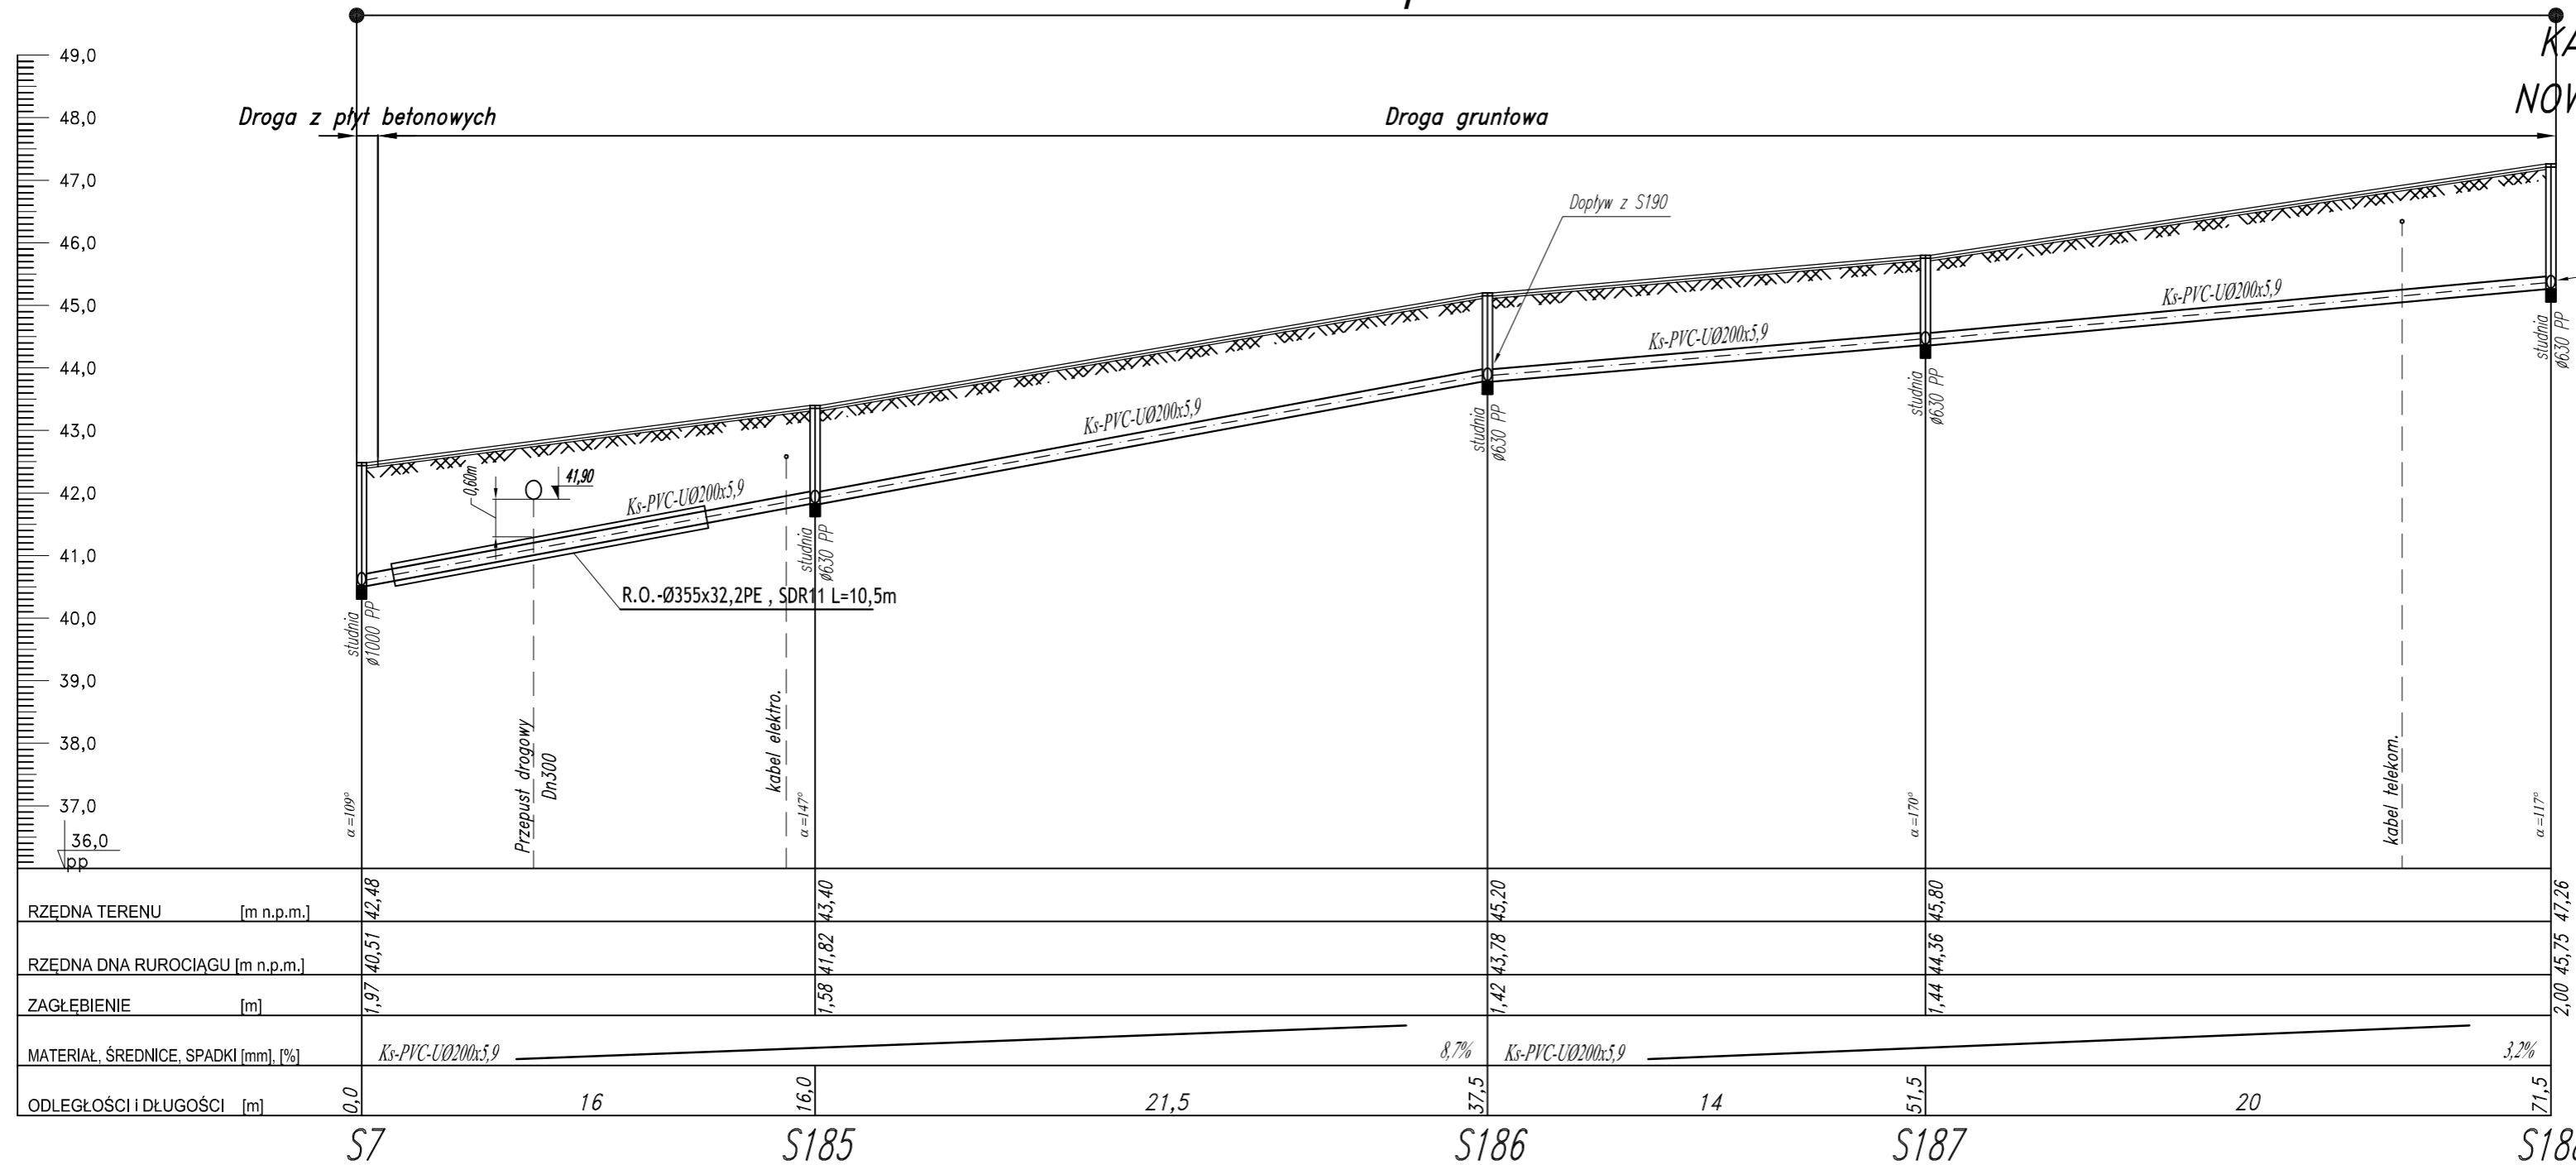

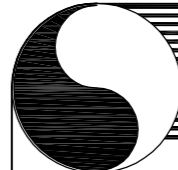

HYDRO-TERM

BIURO PROJEKTOWO-INWESTYCYJNE

82-200 MALBORK Al. Wojska Polskiego 90A/b tel. (0-55) 272-70-81 e-mail: biuro@hydroterm.strefa.pl NIP579-113-23-72

ZADANIE: PROJEKT ZAGOSPODAROWANIA TERENU BUDOWA SIECI KANALIZACJI SANITARNEJ W OBRĘBIE MIEJSCOWOŚCI SZTUMSKA WIEŚ NOWA WIEŚ I ZAJEZIERZE ETAP II		Branża: SANITARNA		Data: GRUDZIEŃ 2016r.
LOKALIZACJA: NOWA WIEŚ - GMINA SZTUM		Projektant: mgr inż. Adam Papaj 1529/EL/90 Uprawnienia budowlane w specjalności instalacyjno-inżynieryjnej	POM/IS/3649/01	Skala 1:100/200
TYTUŁ RYS. PROFIL SIECI KANALIZACJI SANITARNEJ odcinek: S7 - S188		Asystent: tech. K. Zelman	Sprawdzający: mgr inż. Jacek Popławski POM/0139/POOOS/04 Uprawnienia budowlane bez ograniczeń w specjalności instalacyjnej	Rys. 36 Nr zlecenia 5152