



Mapa nr 3

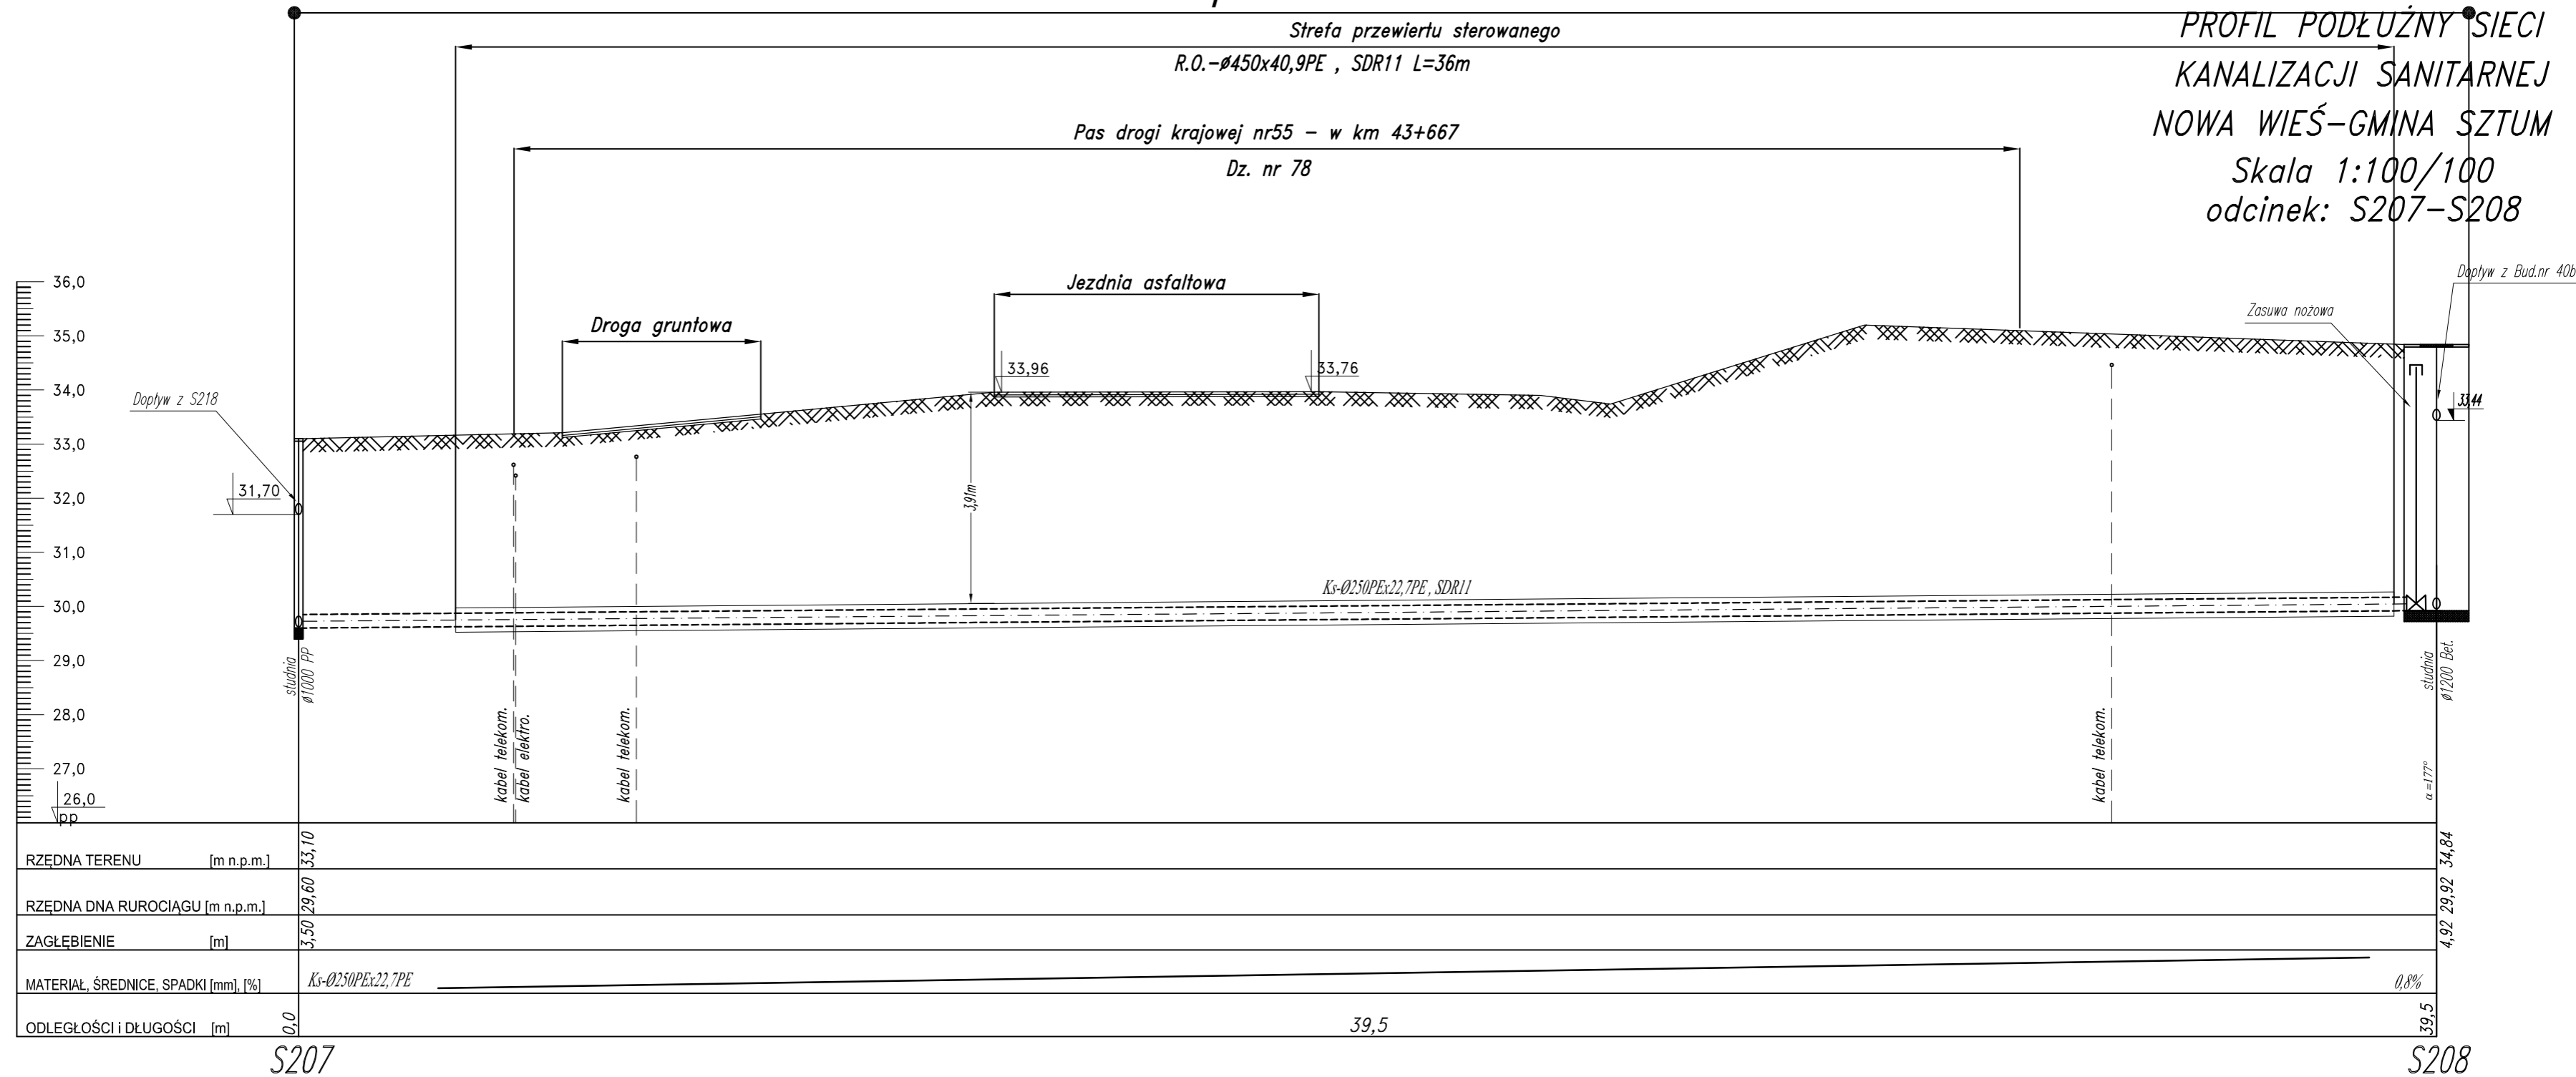

**PROFIL PODŁUŻNY SIECI
KANALIZACJI SANITARNEJ
NOWA WIEŚ-GMINA SZTUM
Skala 1:100/100
odcinek: S207-S208**

OZNACZENIA:

- B - Blok опорowy
- 1. Łącznik żeliwny ciśnieniowy kolnierzowy typ FW DN200
- 2. Zasuwa żel. ciśnie. kolnie. nożowa DN200
- 3. Łącznik rurowy PVC dwukielichowy R-R Ø200

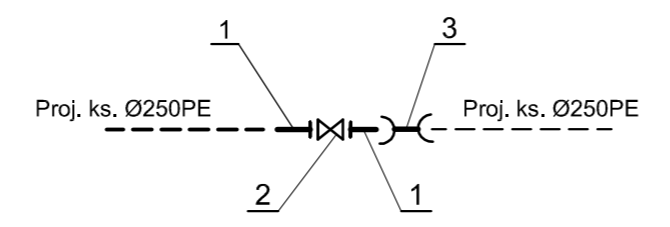

82-200 MALBORK Al. Wojska Polskiego 90A/b tel. (0-55) 272-70-81 e-mail: biuro@hydroterm.strefa.pl NIP579-113-23-72	
ZADANIE: PROJEKT ZAGOSPODAROWANIA TERENU BUDOWA SIECI KANALIZACJI SANITARNEJ W OBRĘBIE MIEJSCOWOŚCI SZTUMSKA WIEŚ NOWA WIEŚ I ZAJEZDZIE ETAP II	Branża: SANITARNA Projektant: mgr inż. Adam Papaj 1529/EL/90 Uprawnienia budowlane w specjalności Instalacyjno-Inżynierskiej
LOKALIZACJA: NOWA WIEŚ - GMINA SZTUM	POM/IS/3649/01 Asystent: tech. K. Zelman
TYTUŁ RYS. PROFIL SIECI KANALIZACJI SANITARNEJ ODCINEK : S207 - S208	Sprawdzający: mgr inż. Jacek Popławski POM/0139/POOOS/04 Uprawnienia budowlane bez ograniczeń w specjalności Instalacyjnej POM/IS/0213/05
	Data: GRUDZIEŃ 2016r.
	Skala 1:100/100
	Rys. 40
	Nr zlecenia 5152