


PROFIL SIECI KANALIZACJI SANITARNEJ-TŁOCZNEJ
NOWA WIEŚ - Gm. Sztum
Skala 1:100/500
odcinek: Ps1-SR1

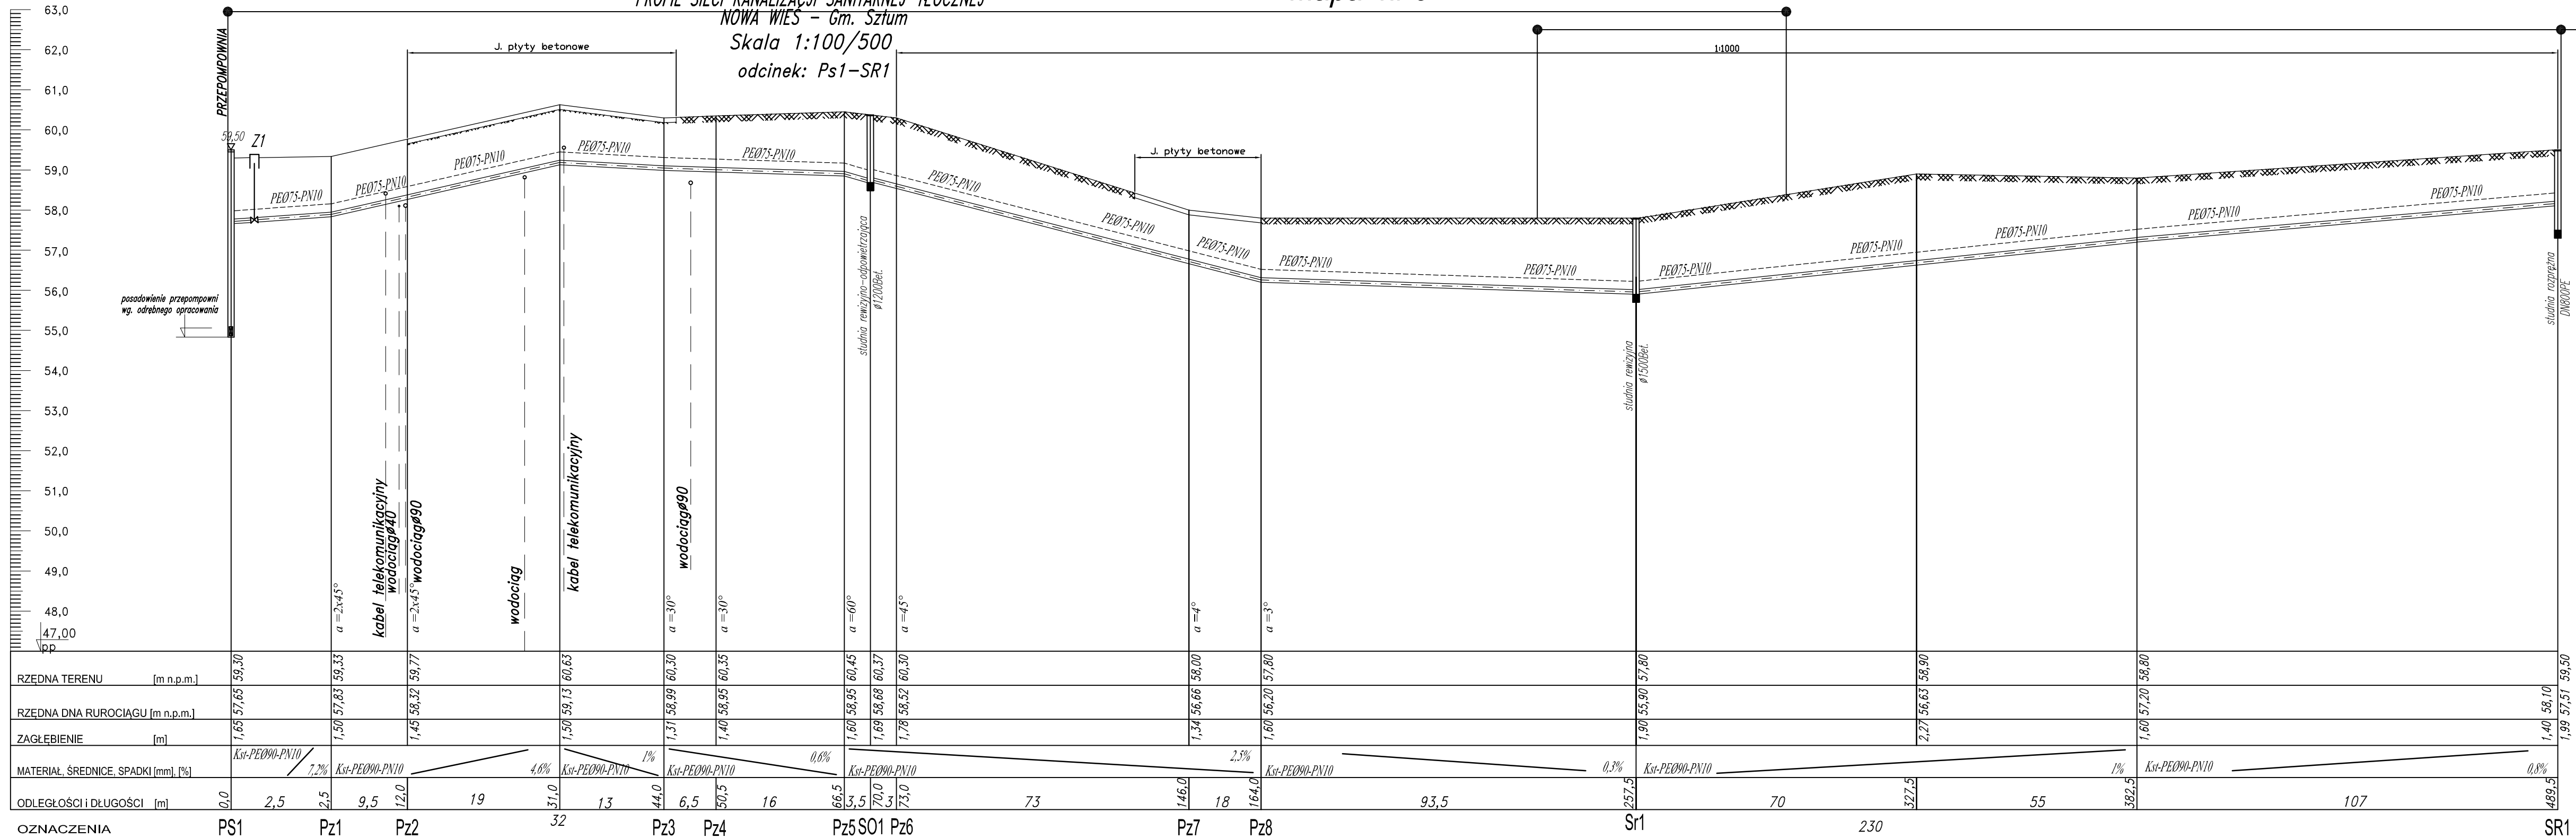

HYDRO-TERM
BIURO PROJEKTOWO-INWESTYCYJNE

82-200 MALBORK Al. Wojska Polskiego 90A/b tel. (56) 272-70-81 e-mail: biuro@hydroterm.stefa.pl NIP579-113-23-72

ZADANIE:
PROJEKT ZAGOSPODAROWANIA TERENU
BUDOWA SIECI KANALIZACJI SANITARNEJ
W OBRĘBIE MIEJSCOWOŚCI SZTUMSKA WIEŚ
NOWA WIEŚ I ZAJĘCZERZE
ETAP II

LOKALIZACJA:
NOWA WIEŚ - GMINA SZTUM

TYTUŁ RYS.
PROFIL SIECI KANALIZACJI SANITARNEJ - TŁOCZNEJ
odcinek: Ps1 - SR1

branża: SANITARNA
Projektant: mgr inż. Adam Papaj 1529/EL/90
Lokalizacja: Usługi inżynierskie w specjalności Instalacyjno-Szymerijnej
Asystent: POM/IS/3649/01 B. Głąb
Sprawdzający: mgr inż. Jacek Popławski POM/0139/POOOS/04
Uprawnienia budowlane w specjalności Instalacyjno-Szymerijnej

Data: Lipiec 2016r.
Skala: 1:100/500
Rys.: 44
Nr zlecenia: 5152