


PROFIL SIECI KANALIZACJI SANITARNEJ-TŁOCZNEJ
 NOWA WIEŚ - Gm. Sztum
 Skala 1:100/500
 odcinek: B-Pz16

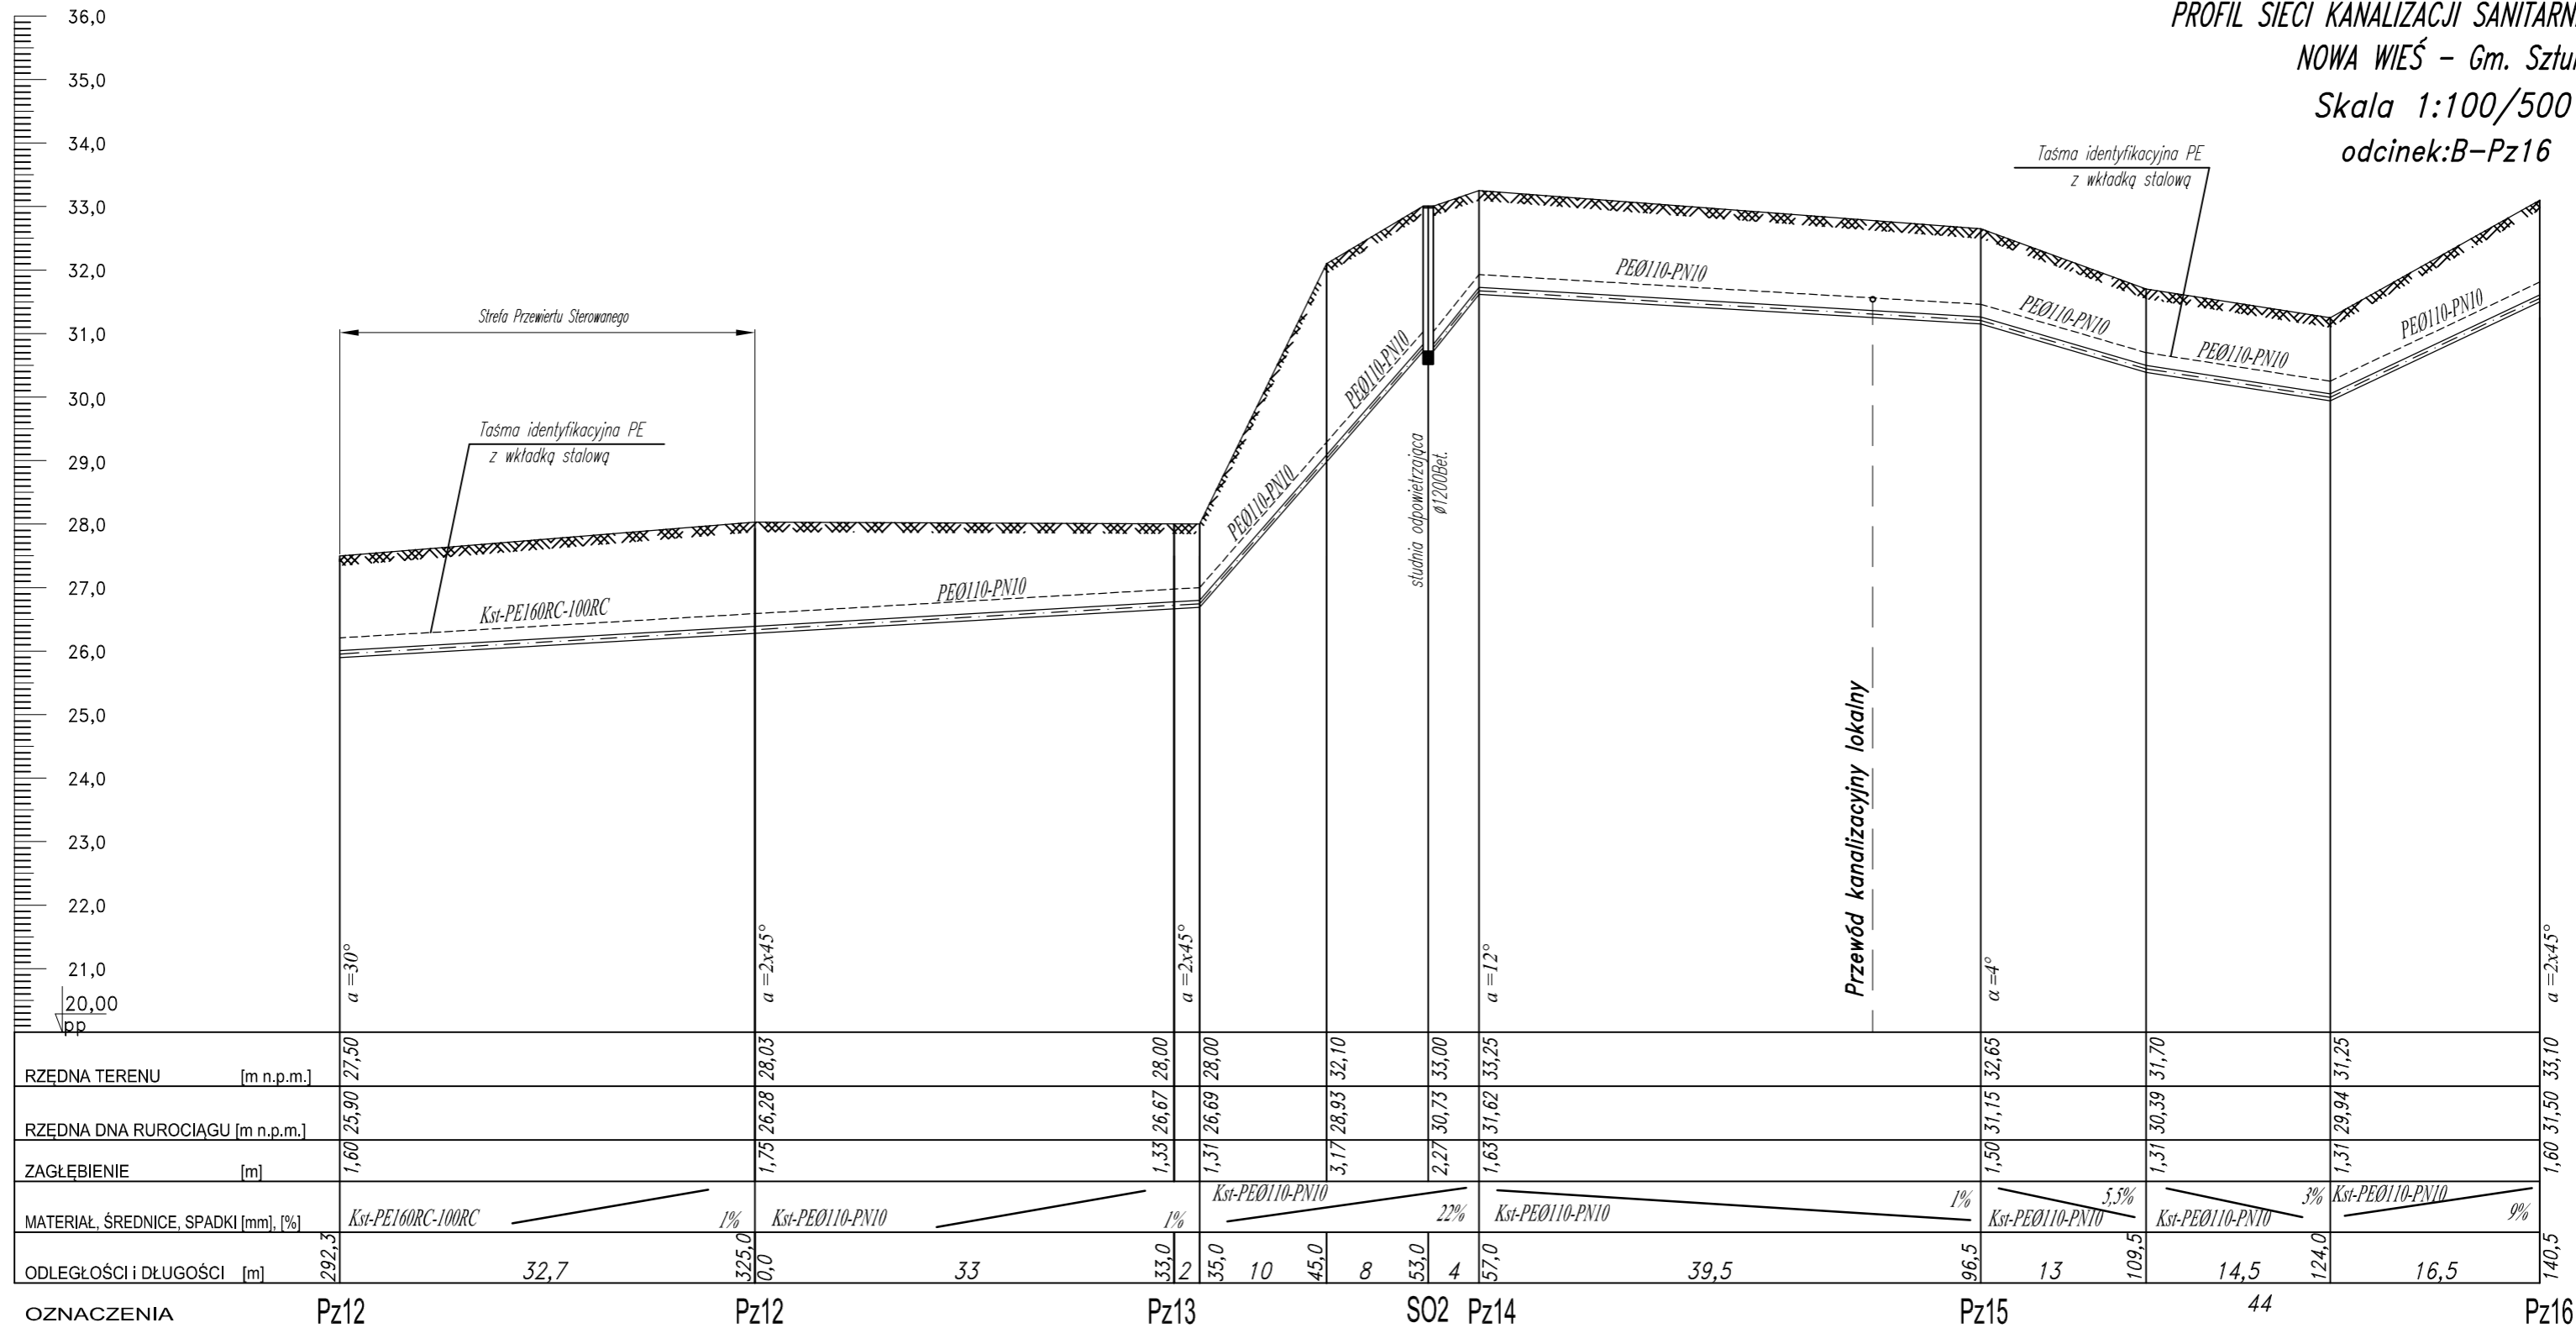

RZĘDNA TERENU [m n.p.m.]	27,50	28,03	28,00	28,00	32,10	33,00	33,25	32,65	31,70	31,25	33,10													
RZĘDNA DNA RUROCIĄGU [m n.p.m.]	25,90	26,28	26,67	26,69	28,93	30,73	31,62	31,15	30,59	29,94	31,50													
ZAGŁĘBIENIE [m]	1,60	1,75	1,33	1,31	3,17	2,27	1,63	1,50	1,31	1,31	1,60													
MATERIAŁ, ŚREDNICE, SPADKI [mm], [%]	Kst-PE160RC-100RC 1%		Kst-PE0110-PN10 1%		Kst-PE0110-PN10 22%		Kst-PE0110-PN10 1%		Kst-PE0110-PN10 5,5%		Kst-PE0110-PN10 3%		Kst-PE0110-PN10 9%											
ODLEGŁOŚCI I DŁUGOŚCI [m]	292,3	32,7	325,0	0,0	33	33,0	2	35,0	10	45,0	8	53,0	4	57,0	39,5	96,5	13	109,5	44	14,5	124,0	16,5	140,5	
OZNACZENIA	Pz12	Pz12	Pz13	SO2	Pz14	Pz15	Pz16																	



82-200 MALBORK Al. Wojska Polskiego 90A/b tel. (55) 272-70-81 e-mail: biuro@hydroterm.strefa.pl NIP579-113-23-72

ZADANIE: PROJEKT ZAGOSPODAROWANIA TERENU BUDOWA SIECI KANALIZACJI SANITARNEJ W OBRĘBIE MIEJSCOWOŚCI SZTUMSKA WIEŚ NOWA WIEŚ I ZAJĘZIERZE ETAP II	Branża: SANITARNA Projektant: mgr inż. Adam Papaj 1529/EL/90 Uprawnienia budowlane w specjalności instalacyjno-inżynierskiej	Data: Lipiec 2016r.	Skala 1:100/500
LOKALIZACJA: NOWA WIEŚ - GMINA SZTUM	POM/IS/3649/01 Asystent: B. Głęb		Rys. 47
TYTUŁ RYS. PROFIL SIECI KANALIZACJI SANITARNEJ - TŁOCZNEJ odcinek: B - Pz16	mgr inż. Jacek Popławski POM/0139/POOOS/04 Uprawnienia budowlane bez ograniczeń w specjalności Instalacyjnej		Nr zlecenia 5152
	POM/IS/0213/05		