


PROFIL SIECI KANALIZACJI SANITARNEJ-TŁOCZNEJ
 NOWA WIEŚ – Gm. Sztum
 Skala 1:100
 odcinek: Pz16-Tks1

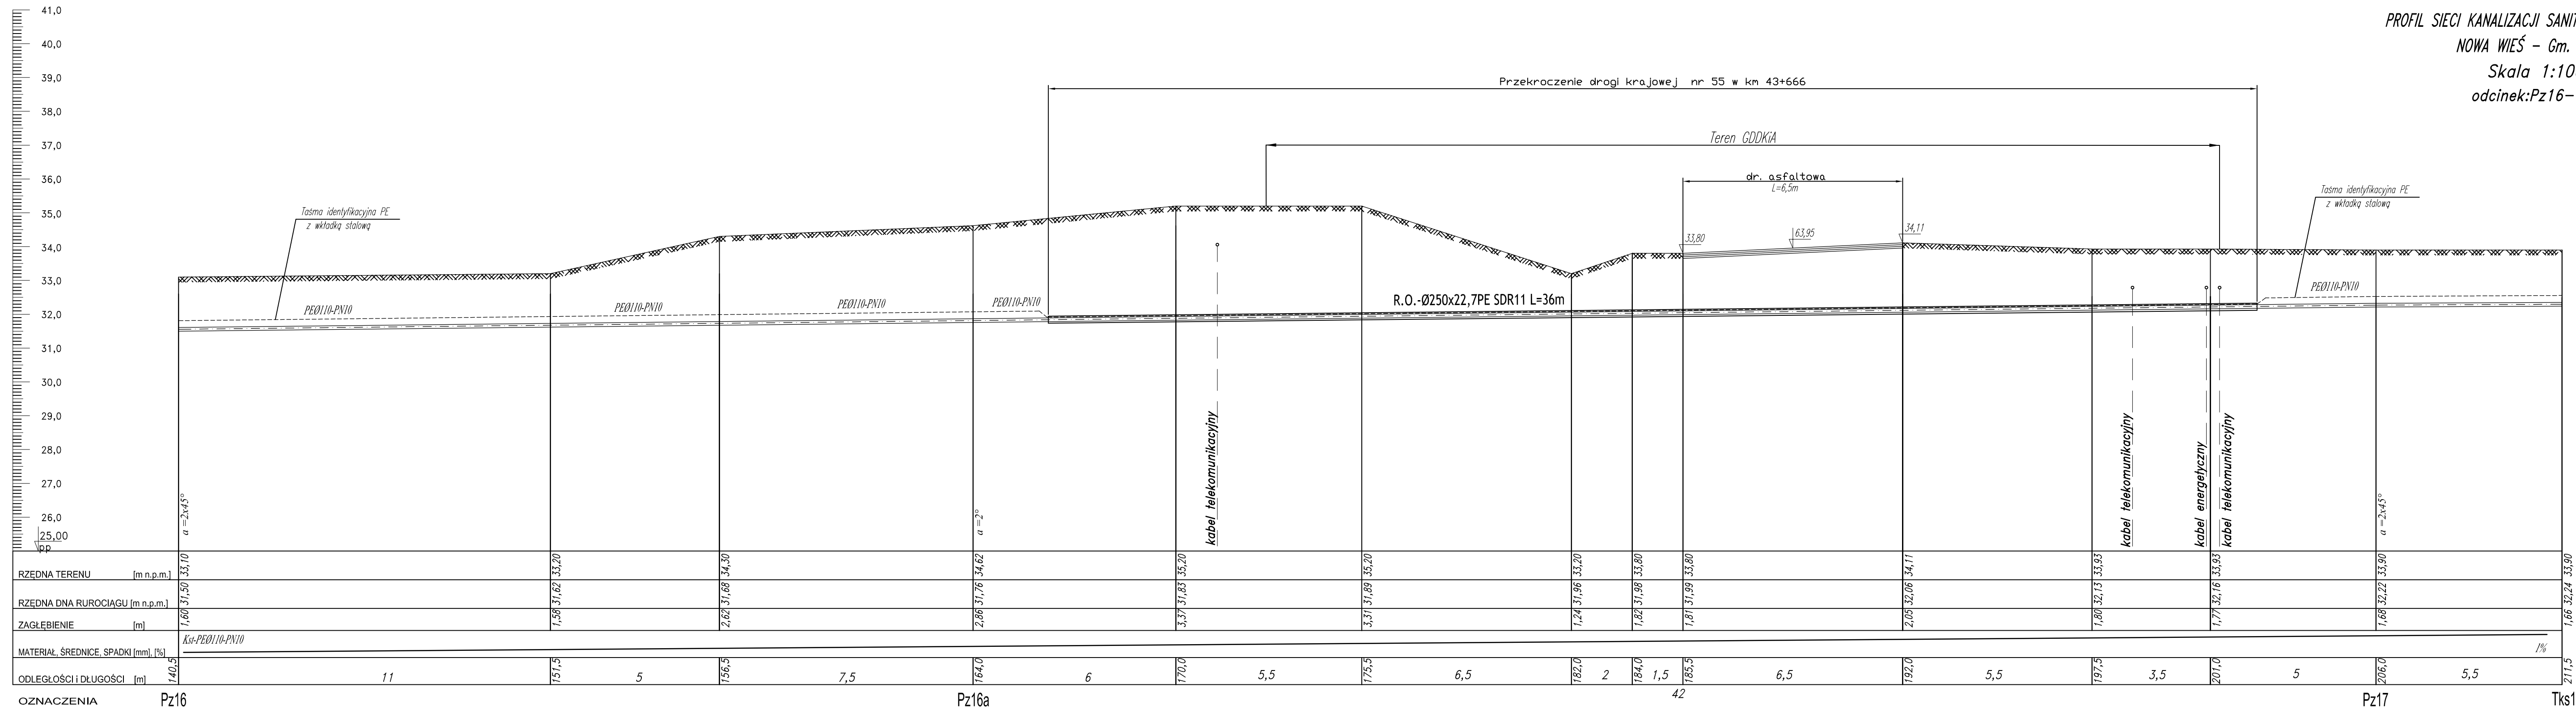

OZNACZENIA Pz16 Pz16a Pz17 Tks1

HYDRO-TERM
 BIURO PROJEKTOWO-INWESTYCYJNE

82-200 MALBORK Al. Wojska Polskiego 90A/b tel. (55) 272-70-81 e-mail: biuro@hydroterm.strefa.pl NIP579-113-23-72

ZADANIE: PROJEKT ZAGOSPODAROWANIA TERENU BUDOWA SIECI KANALIZACJI SANITARNEJ W OBRĘBIE MIEJSCOWOŚCI SZTUMSKA WIEŚ NOWA WIEŚ I ZAJĘCIEZICE ETAP #	Brand: SANITARNA Projektant: mgr inż. Adam Papaj 1029/EU/90 Uprawnienia zawodowe w specjalności Instalacje i sieci inżynierii	Data: Lipiec 2016r.	Skala: 1:100
LOKALIZACJA: NOWA WIEŚ - GMINA SZTUM	POMIS/0649/01 Asystent: B. Głęb		Rys. 48
TYTUŁ RYS. PROFIL SIECI KANALIZACJI SANITARNEJ - TŁOCZNEJ odcinek: Pz16 - Tks1	Sprawdzający: mgr inż. Jacek Podgórski POKW138/POC/S104 Uprawnienia zawodowe bez ograniczeń w specjalności Instalacyjnej		Nr zlecenia: 5152

POMIS/0213/05