


PROFIL SIECI KANALIZACJI SANITARNEJ-TŁOCZNEJ
 NOWA WIEŚ - Gm. Sztum
 Skala 1:100/1000
 odcinek:Pz20-Pz22

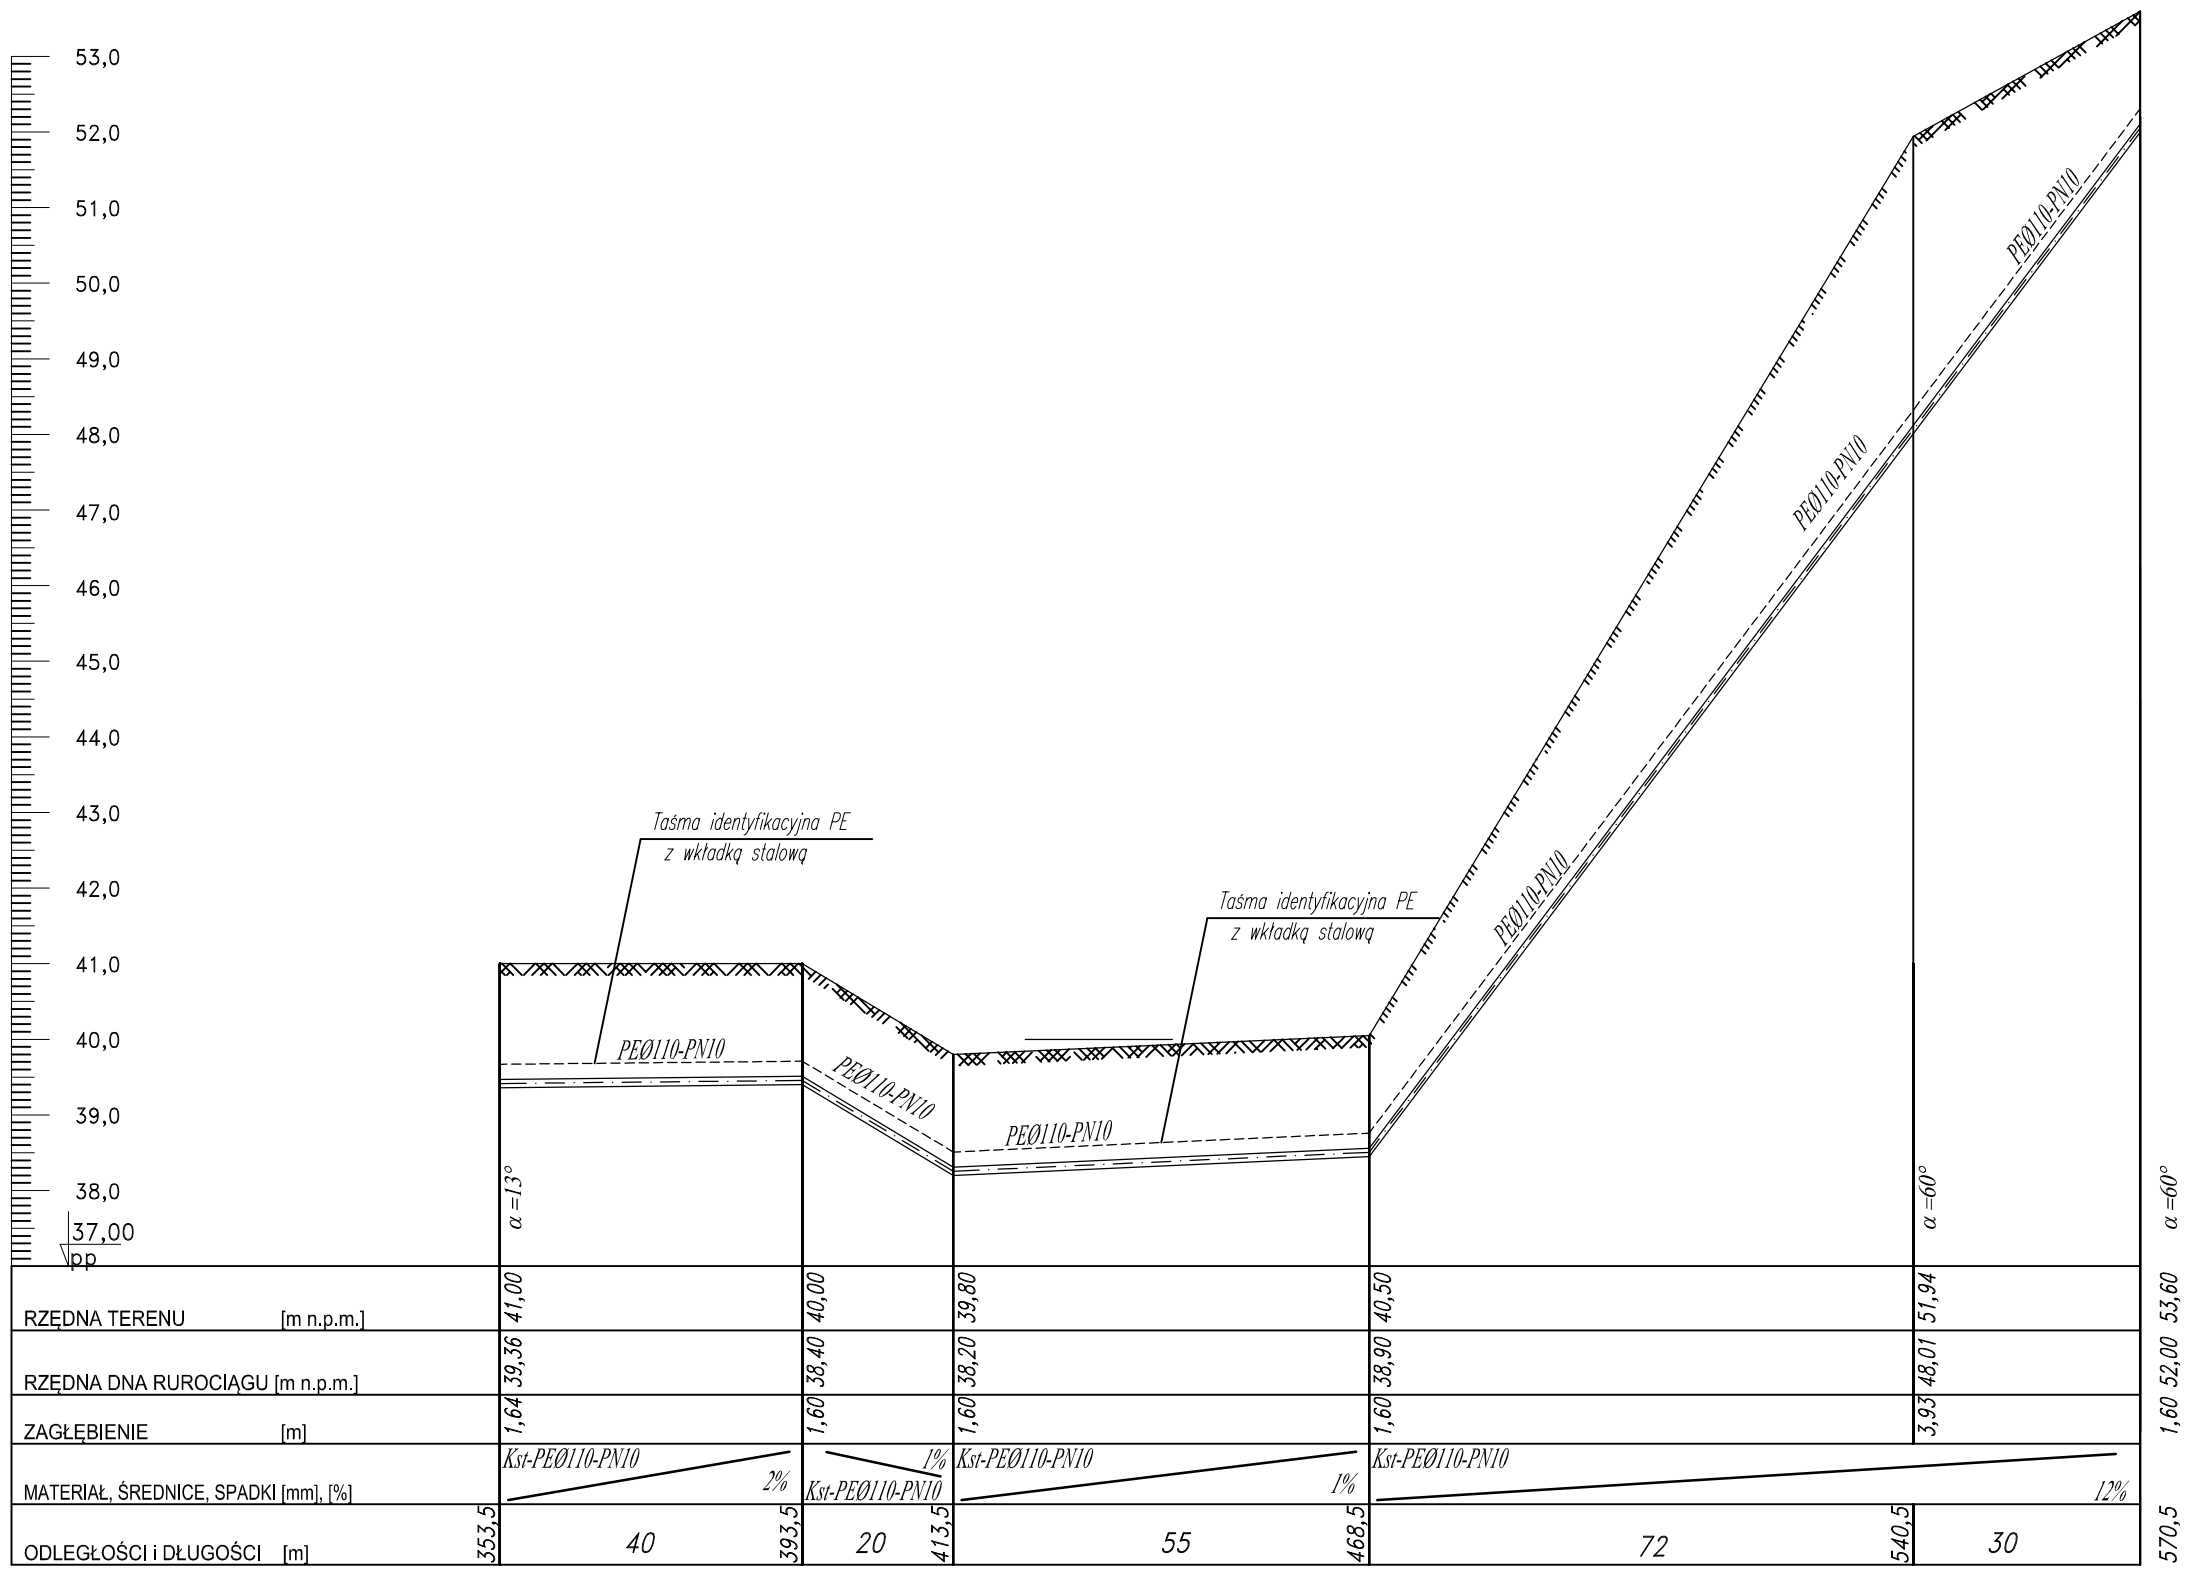

OZNACZENIA Pz20 Pz21 Pz22



82-200 MALBORK Al. Wojska Polskiego 90A/b tel. (55) 272-70-81 e-mail: biuro@hydroterm.strefa.pl NIP579-113-23-72

ZADANIE: PROJEKT ZAGOSPODAROWANIA TERENU BUDOWA SIECI KANALIZACJI SANITARNEJ W OBRĘBIE MIEJSCOWOŚCI SZTUMSKA WIEŚ NOWA WIEŚ I ZAJEZIERZE ETAP II LOKALIZACJA: NOWA WIEŚ - GMINA SZTUM	Branża: SANITARNA Projektant: mgr inż. Adam Papaj 1529/EL/90 Uprawnienia budowlane w specjalności Instalacyjno-Inżynierskiej POM/IS/3649/01	Data: Lipiec 2016r. Skala 1:100/1000
	Asystent: B. Głęb Rys. 50	Sprawdzający: mgr inż. Jacek Popławski POM/0139/POOOS/04 Uprawnienia budowlane bez ograniczeń w specjalności Instalacyjnej POM/IS/0213/05 Nr zlecenia 5152
TYTUŁ RYS. PROFIL SIECI KANALIZACJI SANITARNEJ - TŁOCZNEJ odcinek:Pz20 - Pz22		