


PROFIL SIECI KANALIZACJI SANITARNEJ-TŁOCZNEJ

NOWA WIEŚ - Gm. Sztum

Skala 1:100/1000

odcinek: Pz26 - SR1

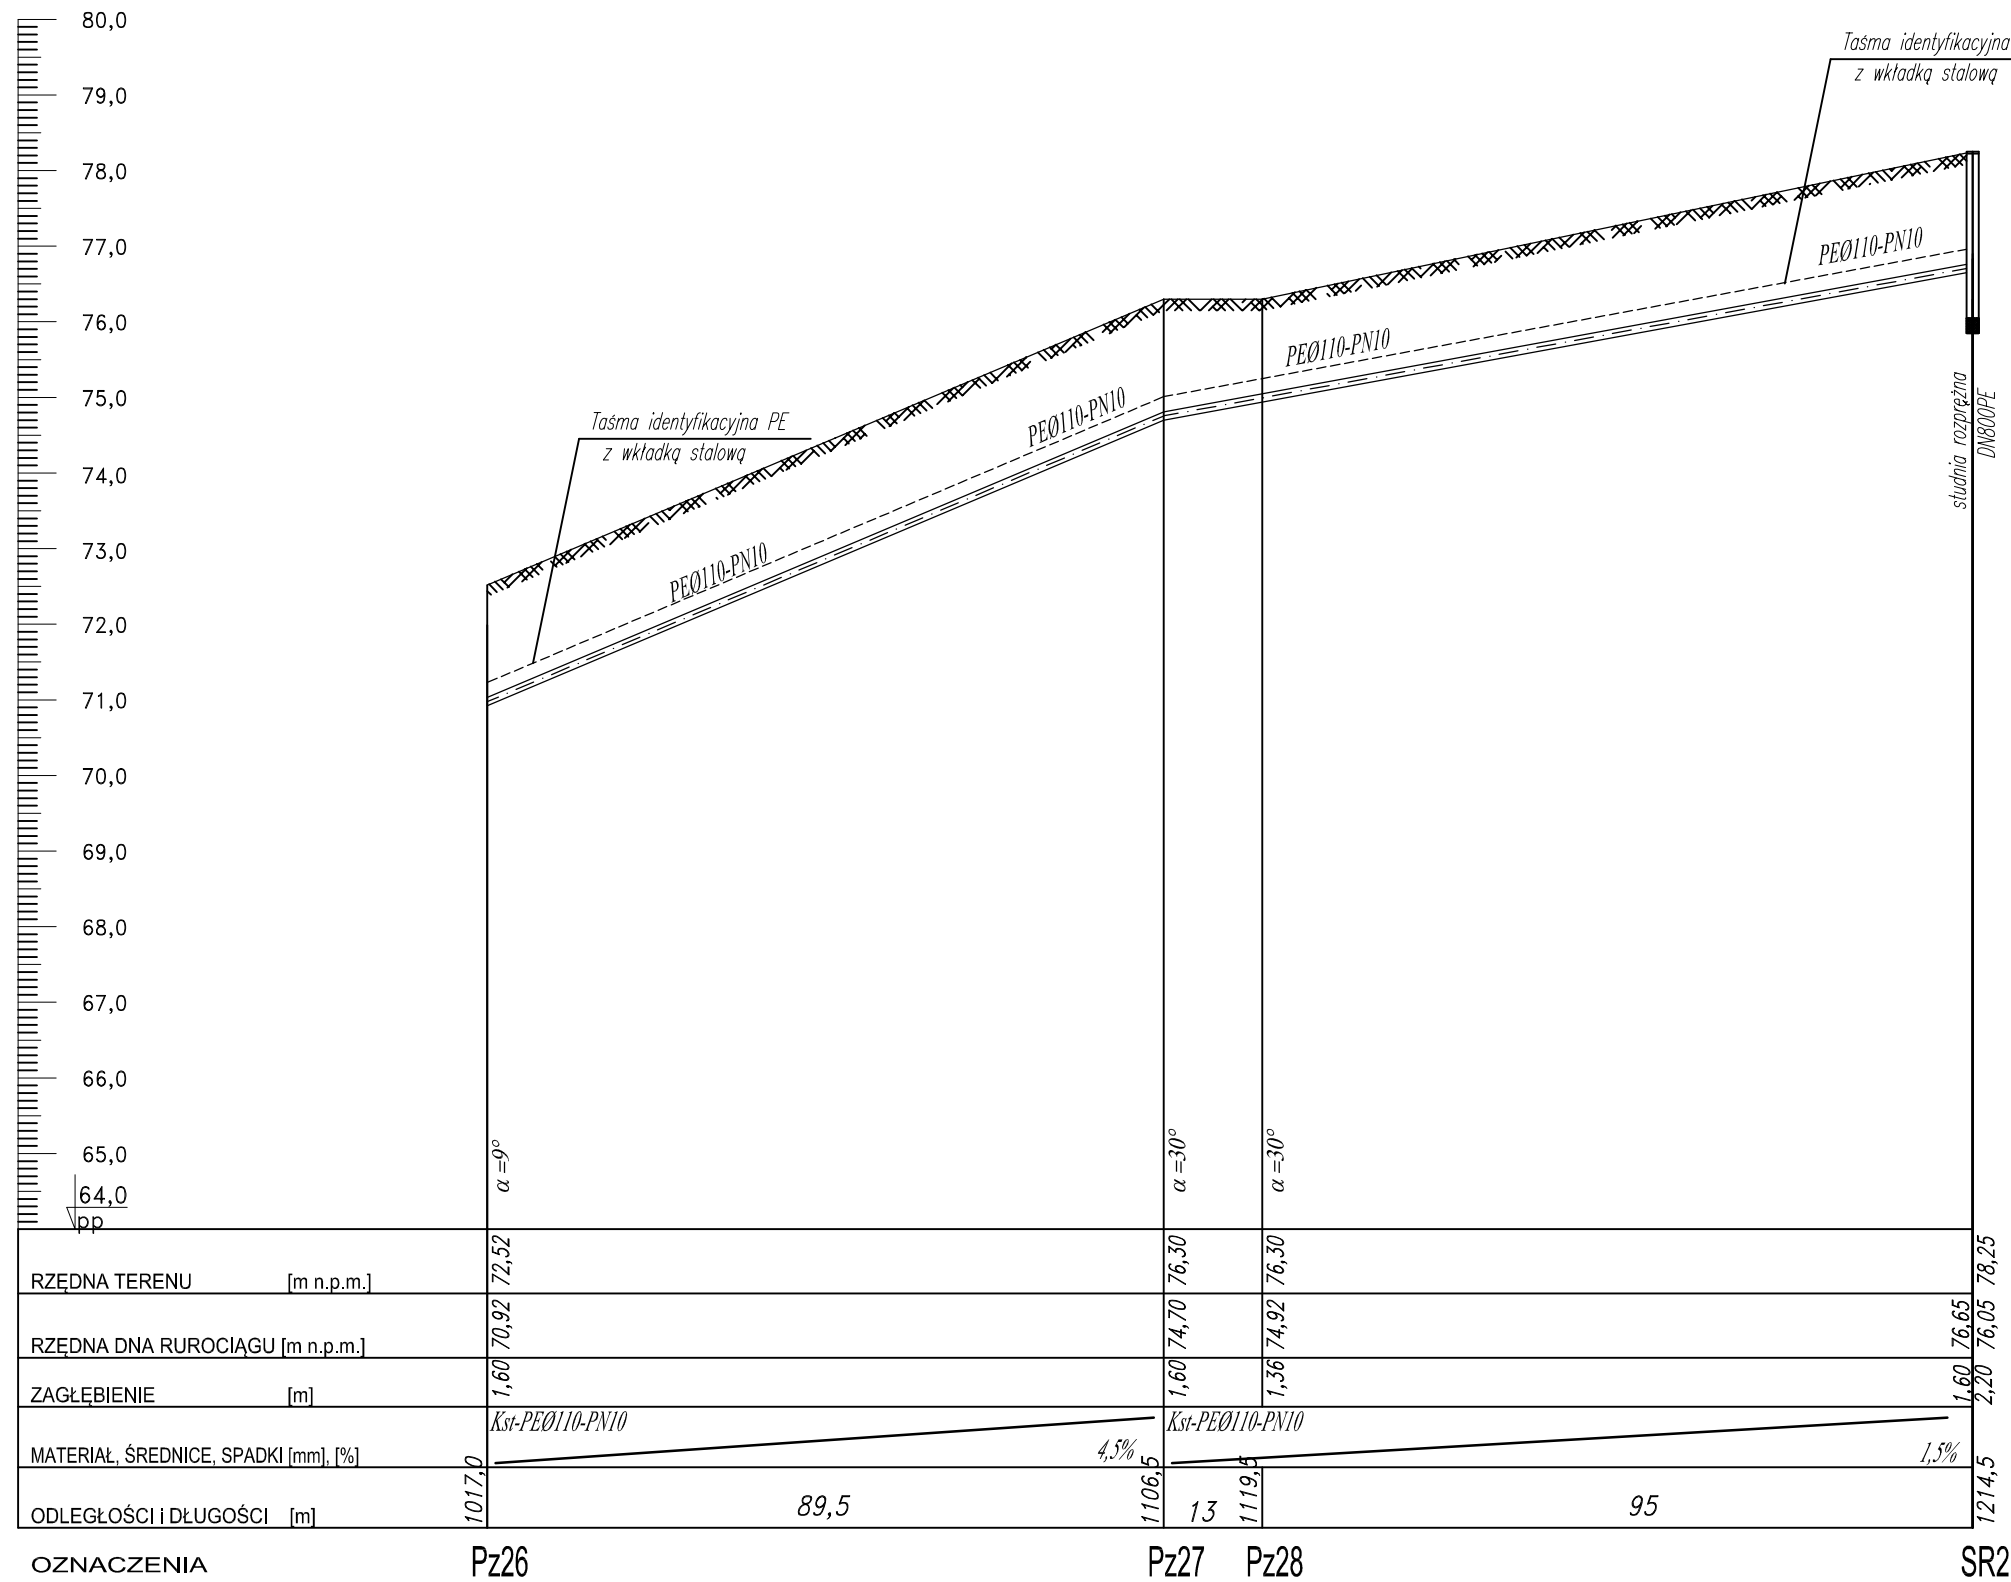

OZNACZENIA

Pz26

Pz27 Pz28

SR2



82-200 MALBORK Al. Wojska Polskiego 90A/b tel. (55) 272-70-81 e-mail: biuro@hydroterm.strefa.pl NIP579-113-23-72

ZADANIE: PROJEKT ZAGOSPODAROWANIA TERENU BUDOWA SIECI KANALIZACJI SANITARNEJ W OBRĘBIE MIEJSCOWOŚCI SZTUMSKA WIEŚ NOWA WIEŚ I ZAJEZIERZE ETAP II	Branża: SANITARNA Projektant: mgr inż. Adam Papaj 1529/EL/90 Uprawnienia budowlane w specjalności instalacyjno-inżynierskiej	Data: Lipiec 2016r.	Skala 1:100/1000
LOKALIZACJA: NOWA WIEŚ - GMINA SZTUM	POM/IS/3649/01 Asystent: B. Głęb		Rys. 54
TYTUŁ RYS. PROFIL SIECI KANALIZACJI SANITARNEJ - TŁOCZNEJ odcinek: Pz26 - SR1	Sprawdzający: mgr inż. Jacek Popławski POM/0139/POOS/04 Uprawnienia budowlane bez ograniczeń w specjalności instalacyjnej		Nr zlecenia 5152