
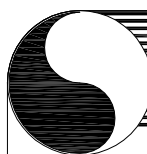


PROFIL SIECI KANALIZACJI SANITARNEJ-TŁOCZNEJ

NOWA WIEŚ - Gm. Sztum

Skala 1:100/100

odcinek:PS3-Tks1

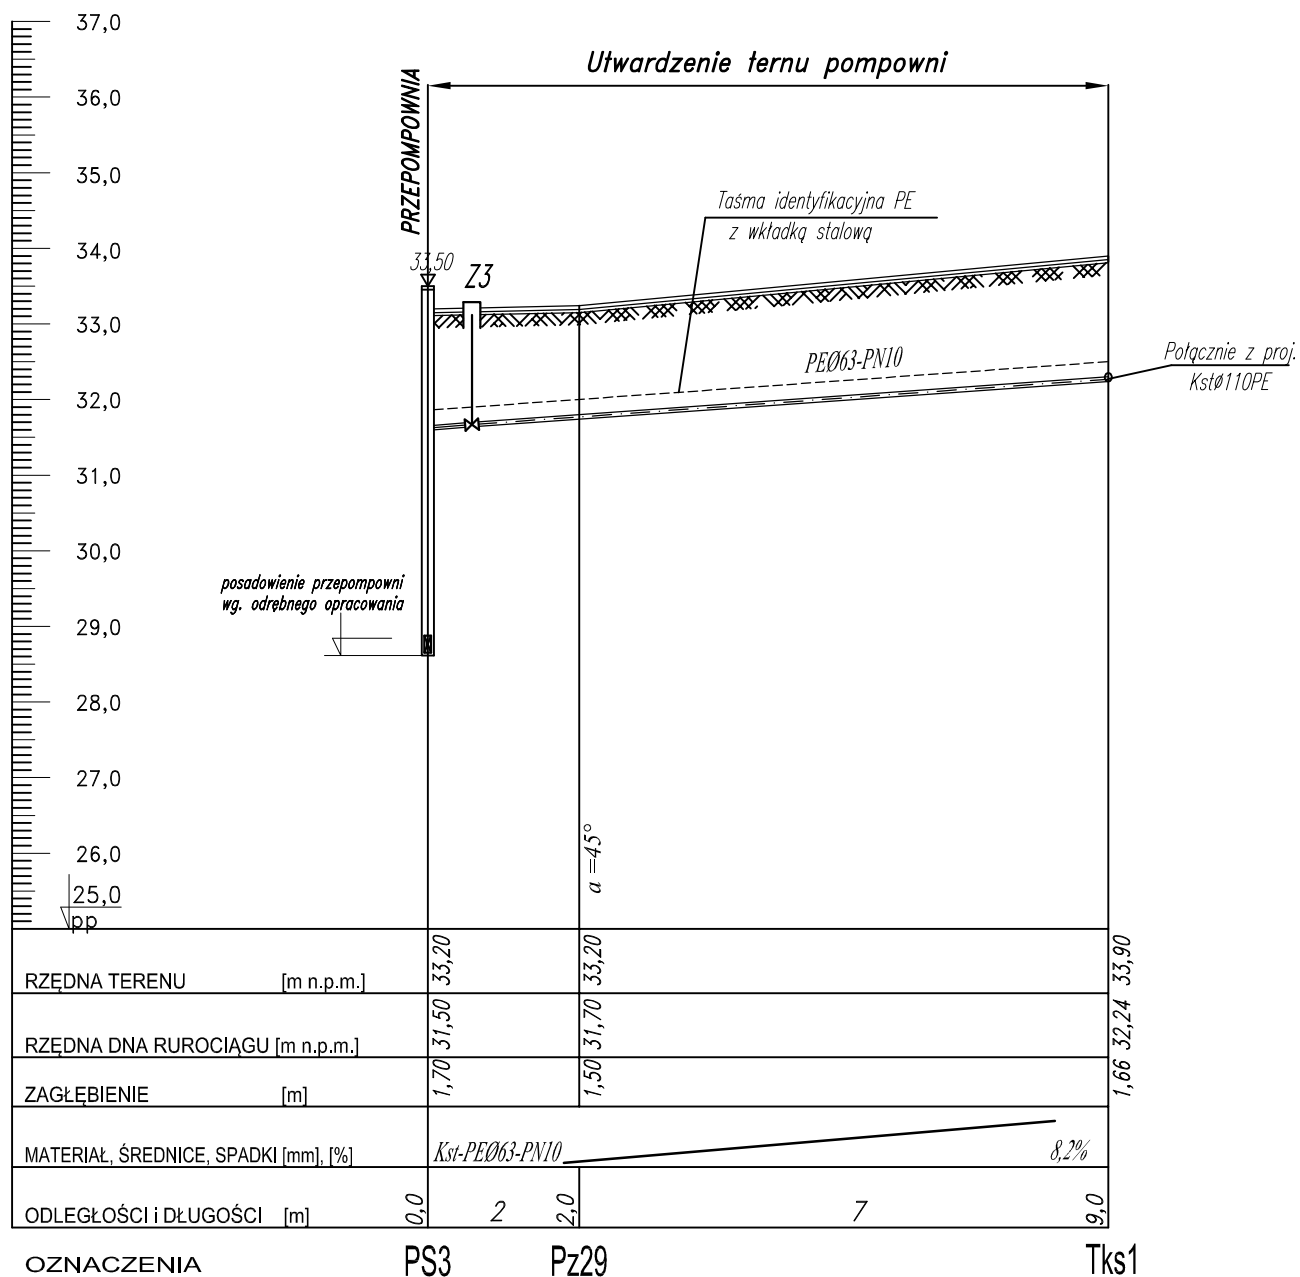

**HYDRO-TERM**  
BIURO PROJEKTOWO-INWESTYCYJNE

82-200 MALBORK Al. Wojska Polskiego 90A/b tel. (55) 272-70-81 e-mail: biuro@hydroterm.strefa.pl NIP579-113-23-72

<b>ZADANIE:</b> PROJEKT ZAGOSPODAROWANIA TERENU BUDOWA SIECI KANALIZACJI SANITARNEJ W OBRĘBIE MIEJSCOWOŚCI SZTUMSKA WIEŚ NOWA WIEŚ I ZAJEZIERZE ETAP II	Branża: SANITARNA Projektant: mgr inż. Adam Papaj 1529/EL/90 Uprawnienia budowlane w specjalności instalacyjno-inżynierskiej	Data: Lipiec 2016r.	Skala 1:100/100
<b>LOKALIZACJA:</b>  <b>NOWA WIEŚ - GMINA SZTUM</b>	POM/IS/3649/01 Asystent: B. Głęb		Rys. 55
<b>TYTUŁ RYS.</b>  PROFIL SIECI KANALIZACJI SANITARNEJ - TŁOCZNEJ odcinek:PS3 - Tks1	Sprawdzający: mgr inż. Jacek Popławski POM/0139/POOOS/04 Uprawnienia budowlane bez ograniczeń w specjalności Instalacyjnej		Nr zlecenia 5152
	POM/IS/0213/05		