



PLAN URZĄDZENIA PRZEPOMPOWNIA ŚCIEKÓW - PS2 NOWA WIEŚ - DZ. 332, GM. SZTUM SKALA 1:100

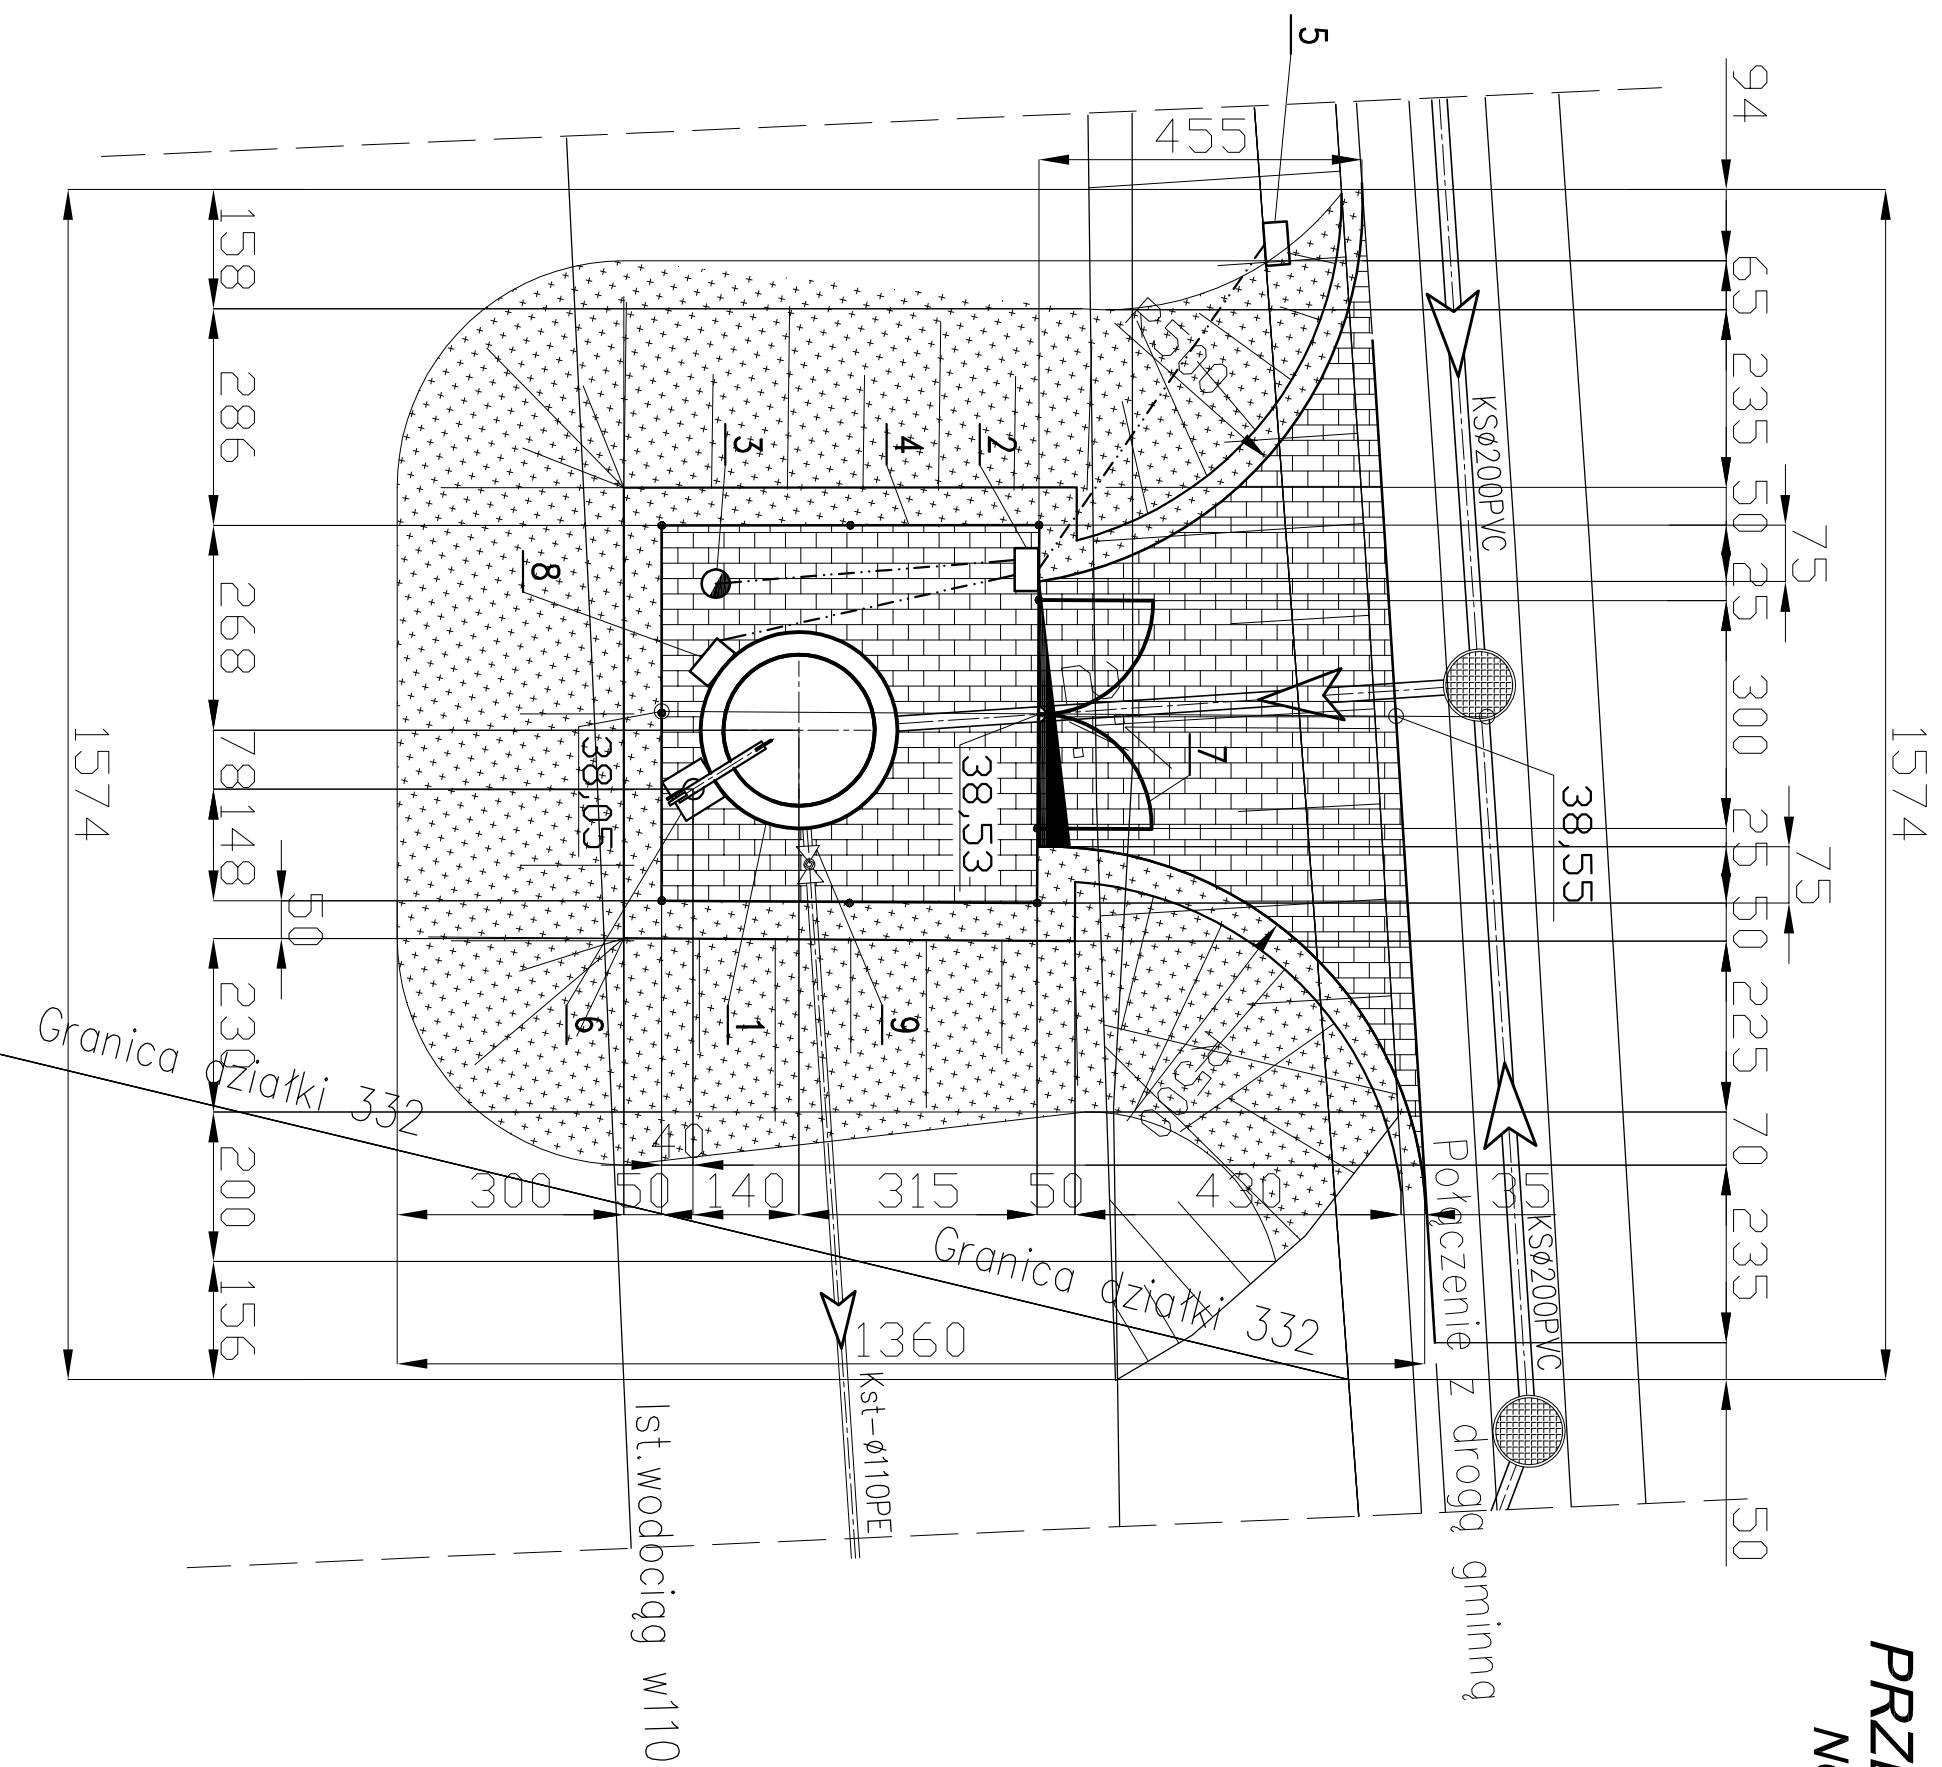


OZNACZENIA:



1. Projektowana przepompownia ścieków DN2000
2. Projektowana szafka rozdzielcza eNN
3. Projektowany maszt lampy oświetleniowej
4. Projektowane ogrodzenie z siatki ocynk. h=1,5m na słupkach stalowych Dn 65 mm
5. Projektowane złącze kablowe – pomiarowe
6. Żuraw
7. Furtka
8. Projektowana szafka sterująca przepompowni
9. Zasuwa żel. ciśn. kolnie. DN100

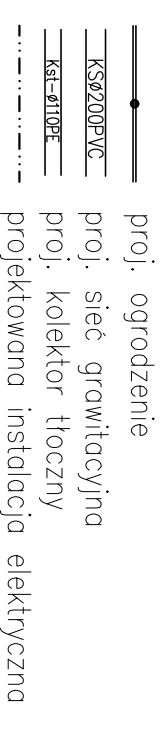

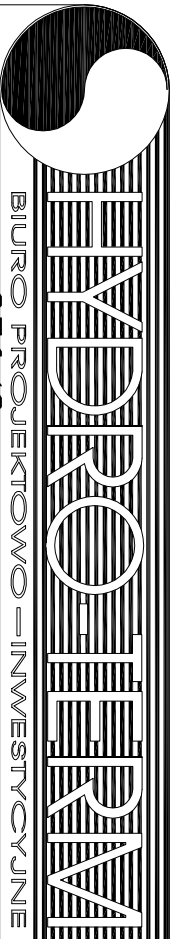	
82-200 MALBORK Al. Wojska Polskiego 66A-66B tel. (65) 272-70-81 e-mail: biuro@hydrotm.strefa.pl NIP579-113-23-72	
ZADANIE:	Projekt zagospodarowania terenu budowlanej sieci kanalizacji sanitarnej z odgaleźnieniami i przyłączami oraz przepompowniami ścieków ETAP II
LOKALIZACJA:	NOWA WIEŚ, GMINA SZTUM DZ. 332
TYTUŁ RYS.	PLAN ZAGOSPODAROWANIA TERENU PRZEPOMPOWNIA ŚCIEKÓW - PS2
Sprawdzający:	mgr inż. Jacek Popławski POM/0139/P/OO/S/04
Projektant:	mgr inż. Adam Papaj 1529/EI/90
Asystent:	lechn. K. Zelman
Skala	1:100
Rys.	63
Nr zlecenia	5152