


69/15


**PLAN URZĄDZENIA
PRZEPOMPOWNIA ŚCIEKÓW - PS3
NOWA WIEŚ - DZ. 69/15, GM. SZTUM
SKALA 1:100**

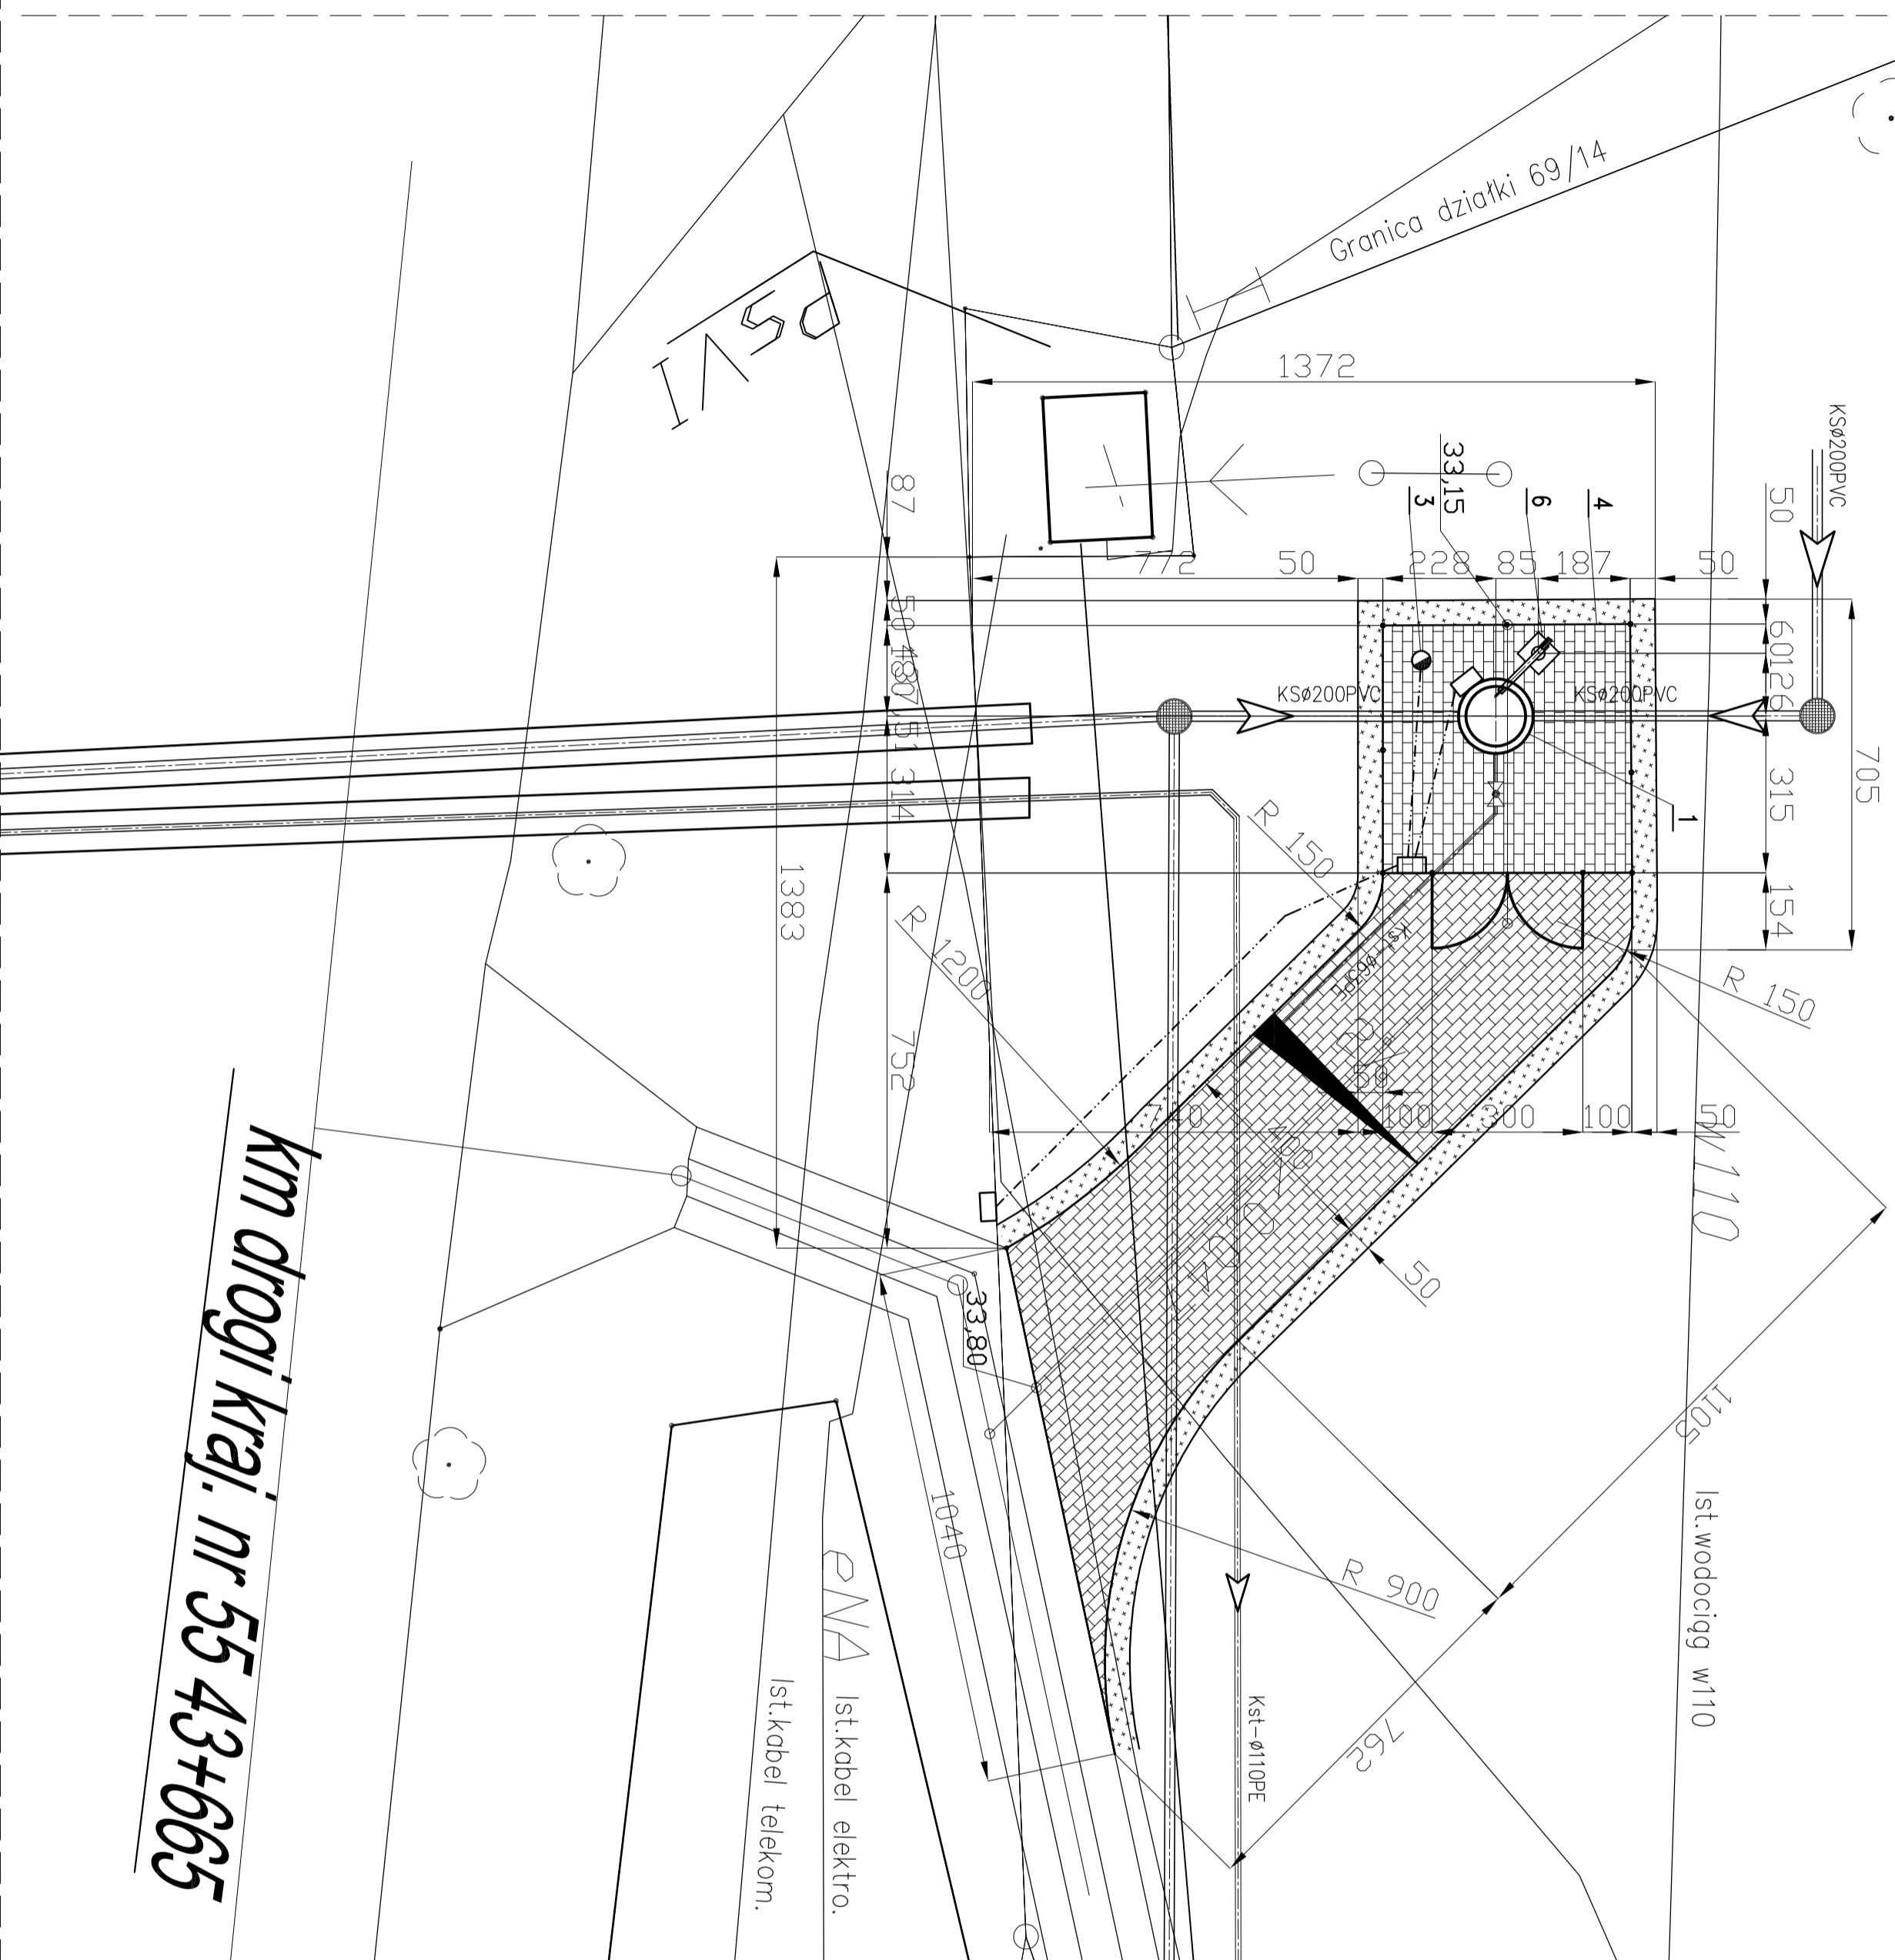

OZNACZENIA:



1. Projektowana przepompownia ścieków DN1200
2. Projektowana szafka rozdzielcza ENN
3. Projektowany moszlit oświetleniowej
4. Projektowane ogrodzenie z siatki ocynk. h=1,5m na słupkach stalowych Dn 65 mm
5. Projektowane złącze kablowe – pomidorowe
6. Żuraw
7. Furtka
8. Projektowana szafka sterująca przepompowni
9. Zasuwa zel. ciśnie. kolnie. DN50

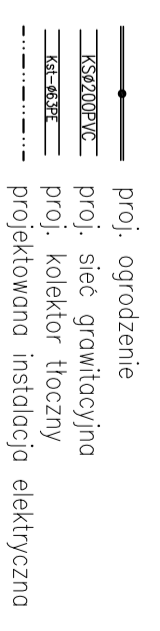

km drogi kraj. nr 55 43+665

BYDROHERVA
BIURO PROJEKOWO-INWESTYCYJNE

82-500 WALBRZĘK, Al. Wolności 66A, 66B (5) 77-70-61 | e-mail: biuro@bydroherwa.pl, biuro@wp.pl | NIP: 794-113-25-72

ZADANIEM: GOSPODAROWANIE TERENU
BUDOWA SIĘCI KANALIZACJI SANIT. GW.W.-TL.CZYNELI
ZOBECZNIENIA PRZETWÓRZENIA
EVP II - WYKONANIE SIĘCI WYKONANIE SIĘCI WYKONANIE SIĘCI

LOKALIZACJA:
NOWA WIEŚ, GMINA SZTUM
DZ. 69/15

TYTUŁ RYS.:
PLAN ZAGOSPODAROWANIA TERENU
PRZEPOMPOWNIA ŚCIEKÓW - PS3

Projektant:
mgr inż. Adam Pająk
Sprawdził:
mgr inż. K. Złaman

Skala: 1:100
Rys.: 64
Nr. zleceń: 5152