
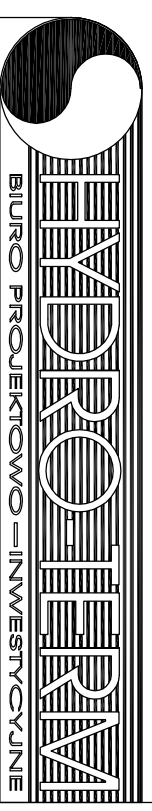
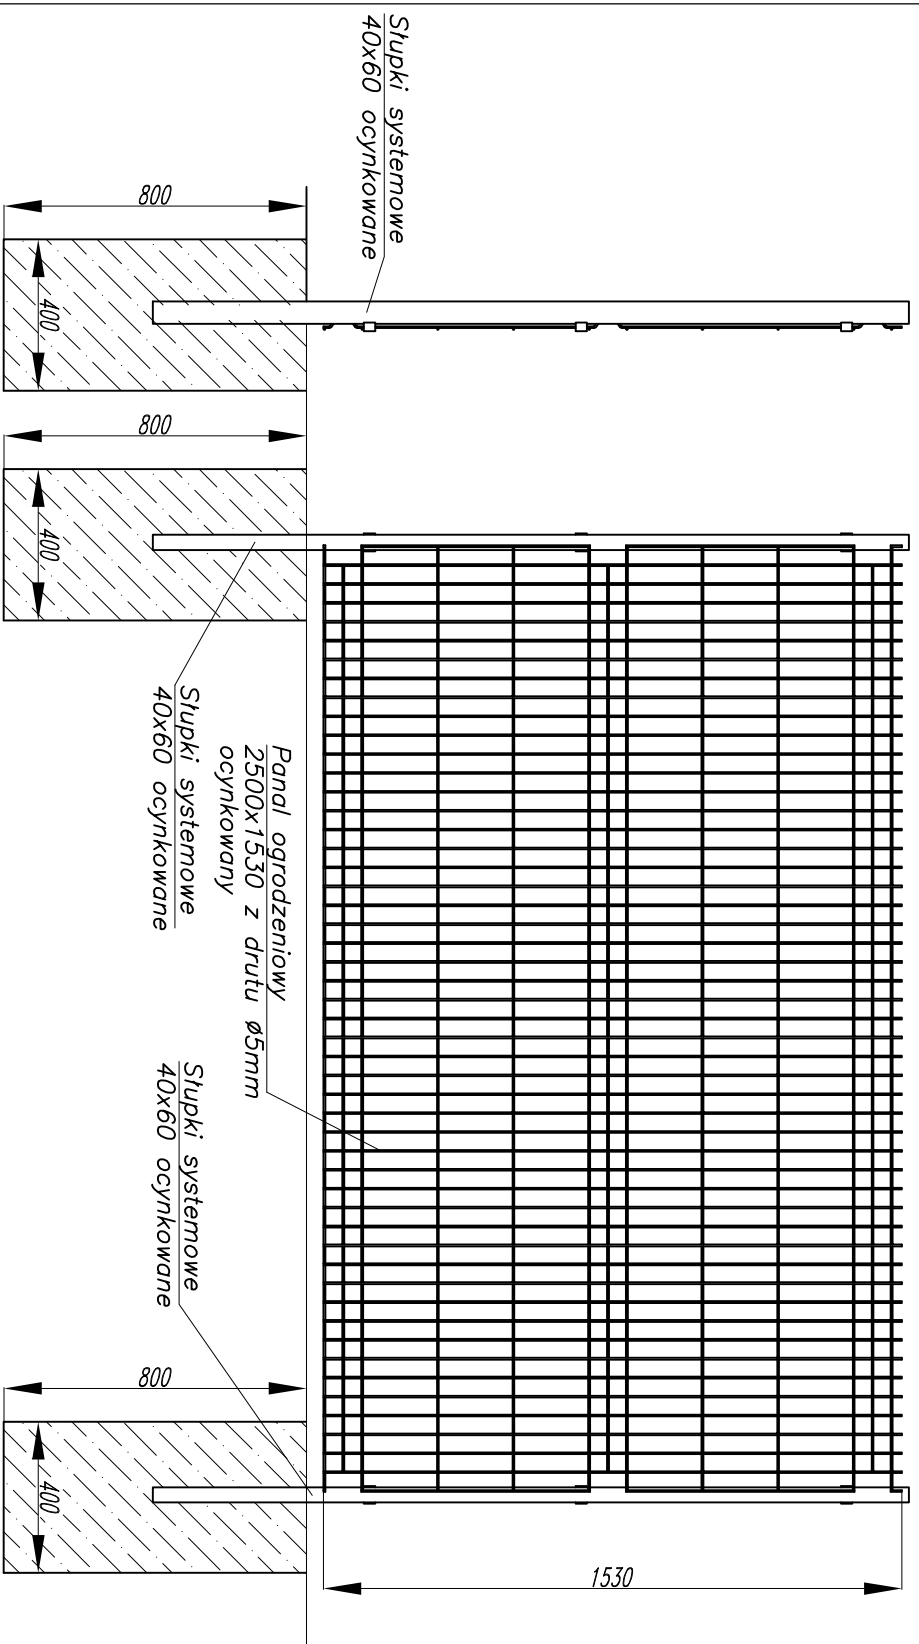


# OGRODZENIE STREFY BEZPOŚREDNIEJ PRZEPOMPOWNI ŚCIEKÓW

3100  
3000

50  
SKALA 1:20

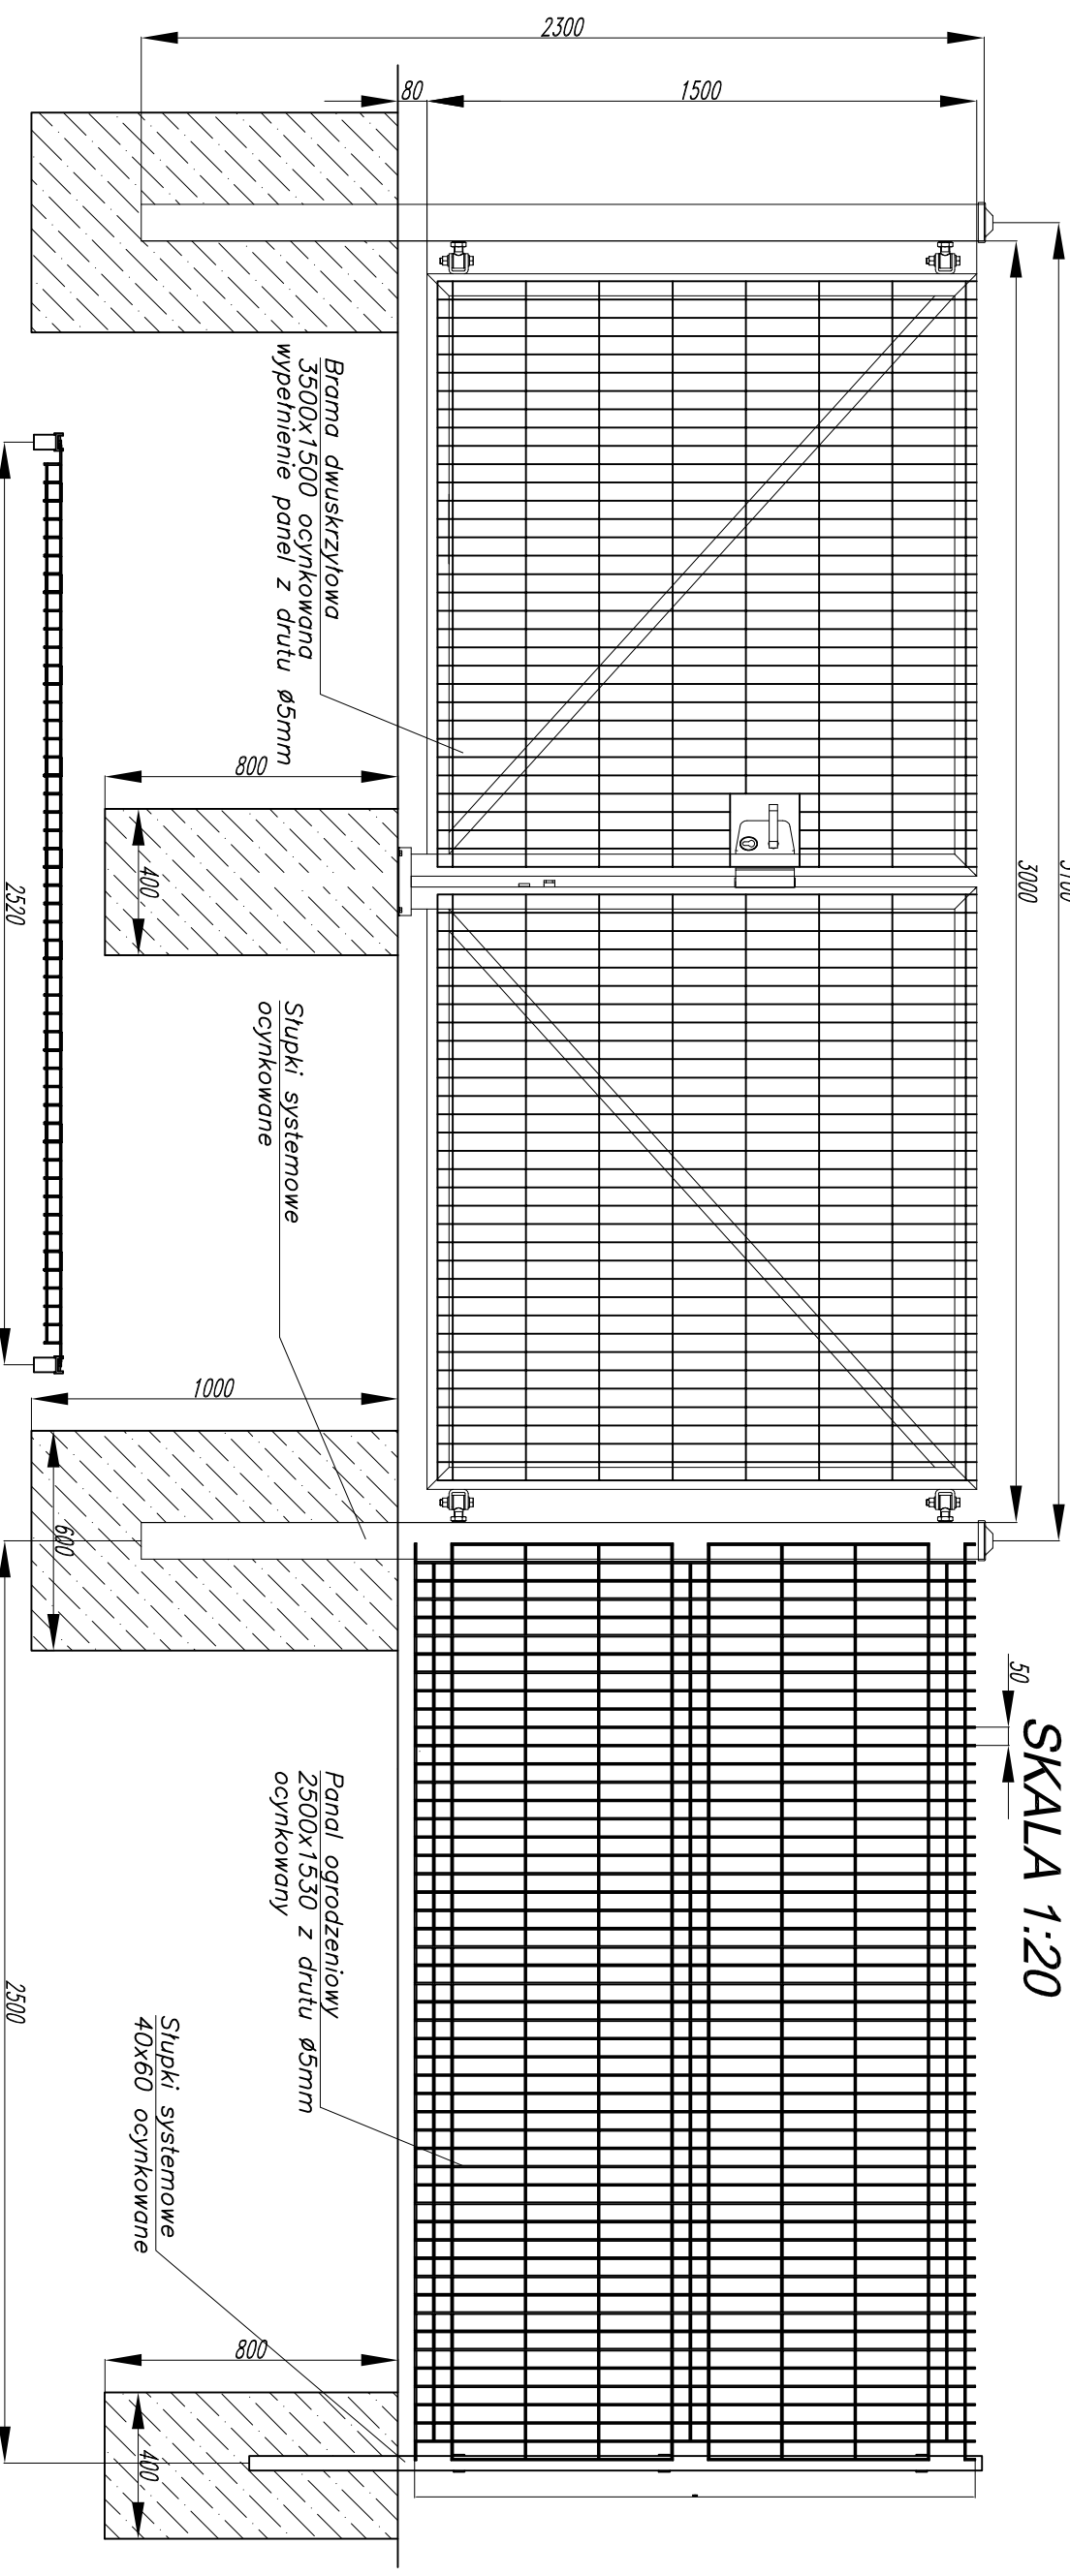

**BIURO PROJEKTOWO-INWESTYCYJNE**

82-200 MALBORK Al. Wojska Polskiego 90A/B tel. (0-55) 272-70-81 e-mail: biuro@hydroherma.strefa.pl NIP:579-113-23-72

**ZADANIE:** PROJEKT ZAGOSPODAROWANIA TERENU BUDOWA SIECI KANALIZACJI SANITARNEJ W OBRĘBIE MIEJSCOWOŚCI SZTUMSKA WIEŚ NOWA WIEŚ I ZAJEZDZIE

**ETAP II** Ustalenie i budowlana w specjalności Lokalizacja

**LOKALIZACJA:** POM/MS/3849/01

**ASYSTENT:** techn. K. Zelman

**SPRAWDZAJĄCY:** mgr inż. Jacek Popławski

**TYTUŁ RYS:** OGRODZENIE STREFY BEZPOŚREDNIEJ PRZEPOMPOWNI ŚCIEKÓW

Data: GRUDZIEŃ 2016r.

Biuro: SANITARNIA

Projektant: mgr inż. Adam Papaj

1529/EL/00

Skala

Rys. 71

Nr zlecenia 5152

POM/MS/021/3/05