


KRAWĘŻNIK WTOPIONY NA LINII KRAWĘDZI JEZDNI DROGI GMIN.

JEZDNIA DROGI GMINNEJ

JEZDNIA ZJAZDU

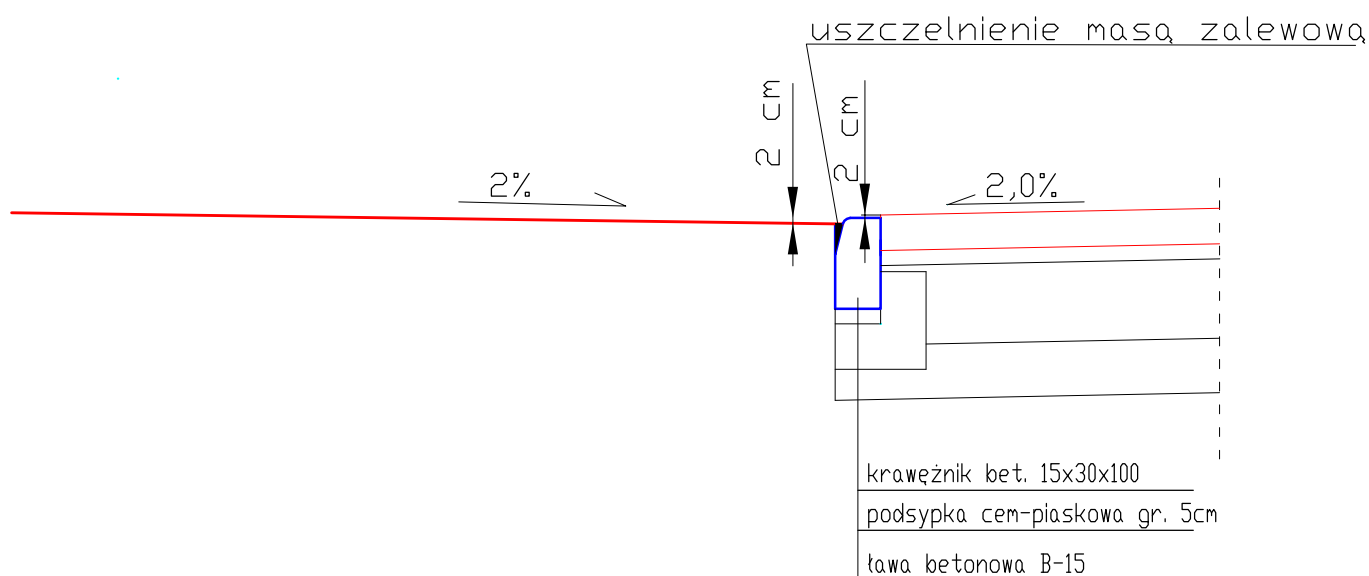

82-200 MALBORK Al. Wojska Polskiego 90A/b tel. (55) 272-70-81 e-mail: biuro@hydroterm.strefa.pl NIP579-113-23-72		Branża: DROGOWA		Data: Listopad 2016r.	
ZADANIE: KONCEPCJA ZAGOSPODAROWANIA TERENU BUDOWA SIECI KANALIZACJI SANIT. GRAW.-TŁOCZNEJ Z ODGALEZIENIAMI I PRZYŁĄCZAMI ORAZ PRZEPOMPOWNIAMI ŚCIEKÓW PS1		Projektant: tech. Jerzy Cieszek 1299/EL/88 Uprawnienia budowlane w specjalności konstrukcyjno-inżynierskiej w zakresie drog.		Skala 1:250	
LOKALIZACJA: NOWA WIEŚ, GMINA SZTUM		Sprawdzający: inż. Edward Żak 1974/EL/94 Uprawnienia budowlane w specjalności konstrukcyjno-inżynierskiej w zakresie drog.		Rys. 4	
TYTUŁ RYS. SZCZEGÓŁ WŁĄCZENIA DO ISTN. JEZDNI				Nr zlecenia 5152	