


KRAWĘŻNIK WTOPIONY NA LINII KRAWĘDZI JEZDNI DROGI GMIN.

JEZDNIA DROGI GMINNEJ

JEZDNIA ZJAZDU

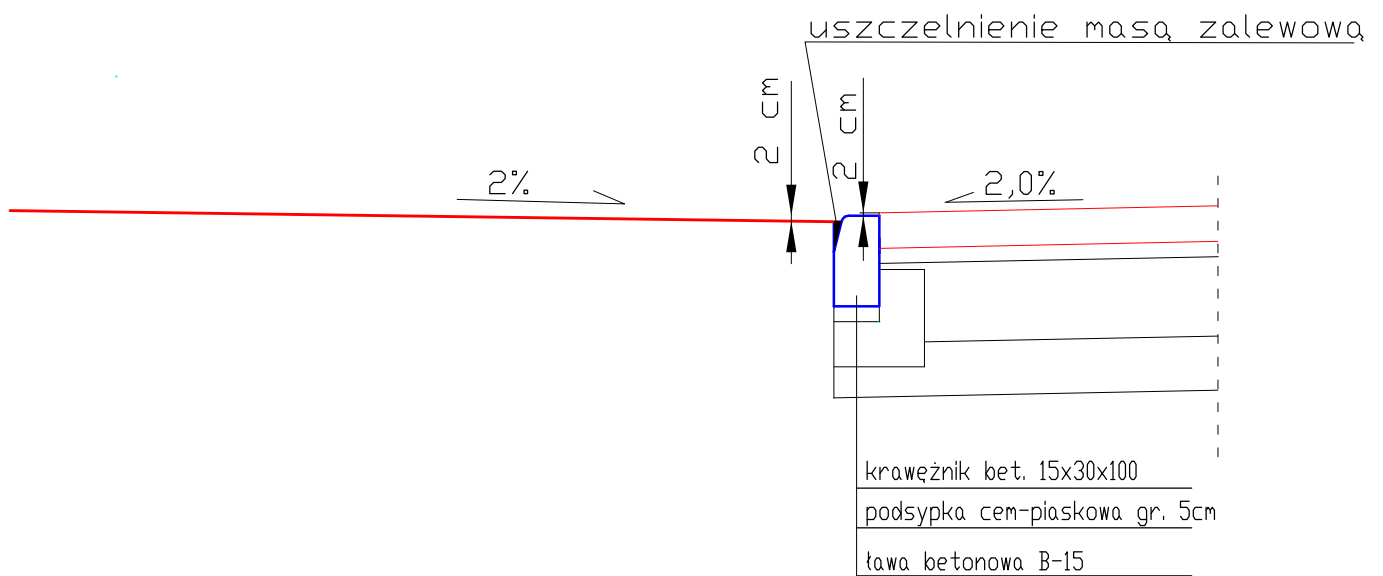

82-200 MALBORK Al. Wojska Polskiego 90A/b tel. (55) 272-70-81 e-mail: biuro@hydroterm.strefa.pl NIP579-113-23-72

ZADANIE: KONCEPCJA ZAGOSPODAROWANIA TERENU BUDOWA SIECI KANALIZACJI SANIT.-GRAW.-TŁOCZNEJ Z ODGAŁĘZIENIAMI I PRZYŁĄCZAMI ORAZ PRZEPOMPOWNIAMI ŚCIEKÓW	Branża: DROGOWA	Data: Listopad 2016r.	Skala 1:250
LOKALIZACJA: SZTUMSKA WIEŚ, GMINA SZTUM	Projektant: tech. Jerzy Cieszek 1239/EL/88 Uprawnienia budowlane w specjalności konstrukcyjno-inżynierskiej w zakresie drog.		Rys. 4
TYTUŁ RYS. SZCZEGÓŁ WŁĄCZENIA DO ISTN. JEZDNI	Sprawdzający: Inż. Edward Zak 1914/EL/04 Uprawnienia budowlane w specjalności konstrukcyjno-inżynierskiej w zakresie drog.		Nr zlecenia 5152