


PROJEKT ZAGOSPODAROWANIA TERENU
 BUDOWA SIECI KANALIZACJI SANITARNEJ GRAWIATYCZYNO-TŁOCZNEJ
 Z ODGAŁĘZIENIAMI I PRZYŁĄCZAMI ORAZ PRZEPOMPNIAMI ŚCIEKÓW
 NOWA WIEŚ , GMINA SZTUM
 SKALA 1:500

ETAP II

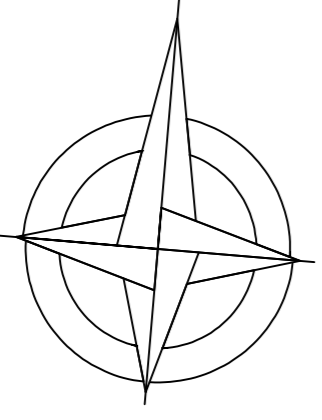

LEGENDA :

URZĄDZENIA ISTNIEJĄCE

- Sieć wodociągowa
- Sieć elektroenergetyczna
- Sieć telekomunikacyjna
- Kanalizacja sanitarna

URZĄDZENIA PROJEKTOWANE


- Kanalizacja sanitarna - grawitacja
- Kanalizacja sanitarna - tłoczna
- Kabel elektroenergetyczny

URZĄDZENIA PROJEKTOWANE RÓWNOLEGLE - ETAP I

- Kanalizacja sanitarna - grawitacyjna

MAPA DO CELÓW PROJEKTOWYCH		WYKONAWCA	
w. J. Pomorskie		HYDROTERM	
Gm. Sztum		Skala 1:500	
Obr. Nowa Wieś		Nr 4	
OZiA UKI - GOSZCZAR WSI		Przegląd	
T.S. Ródek 479/2016		Data 2016 r.	
Szkicja mapy 621/2916 4		Data 2016 r.	

Podział arkuszy

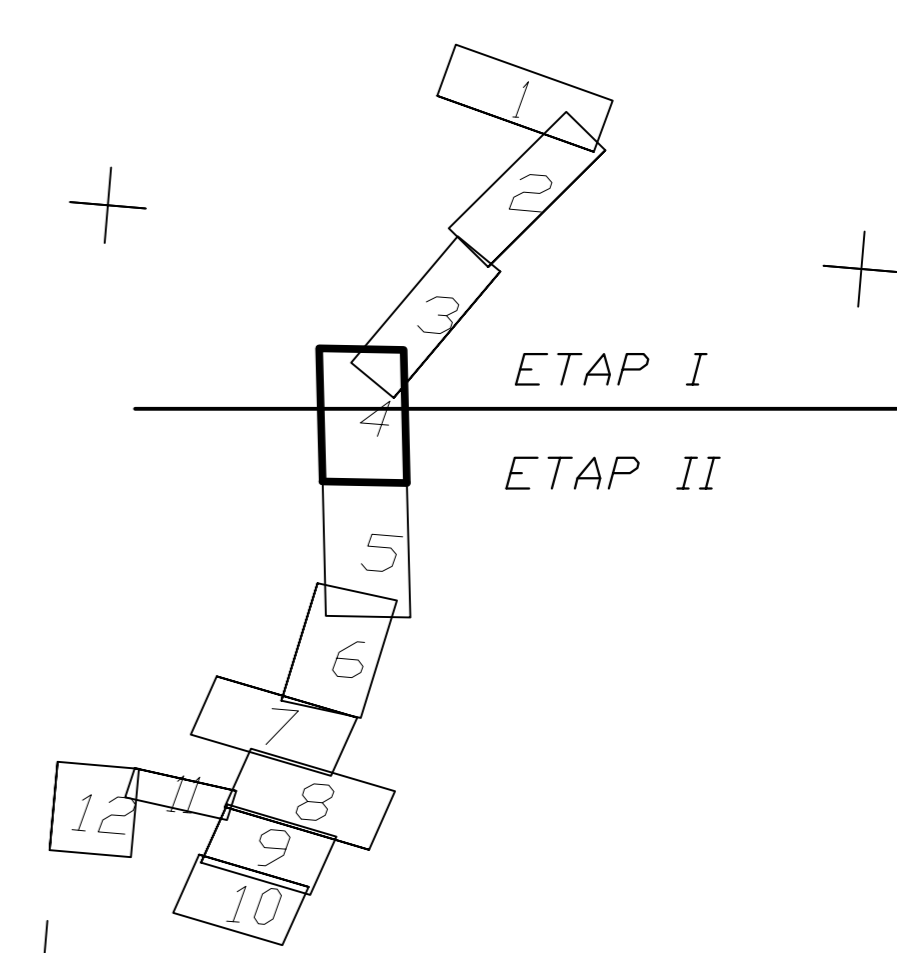

Mapa elektroniczna zgodna z mapą do celów projektowych
 wpisaną do zasobów ośrodka geodezyjnego dnia
 pod numerem

HYDROTERM BIURO PROJEKTOWO-INWESTYCYJNE 82-200 MALBORK Al. Wolności 66A tel. (52) 772-70-81 e-mail: biuro@hydroterm.pl, info@hydroterm.pl	Nazwa: ELEKTRYCZNA Nazwa:		Data: Luty 2016 r.	
	ZADANIE: PROJEKT ZAGOSPODAROWANIA TERENU BUDOWA SIECI KANALIZACJI SANIT.-TŁOCZNEJ Z ODGAŁĘZIENIAMI I PRZYŁĄCZAMI ORAZ PRZEPOMPNIAMI ŚCIEKÓW		Skala: 1:500 Lokalizacja:	
NOWA WIEŚ , GMINA SZTUM		Nr: 4		Strona: 4
TYTUŁ RYS: PLAN ZAGOSPODAROWANIA TERENU		Nr: 4		Strona: 5152